



01 PLANTA DE LAYOUT G1 - AMPLIAÇÃO 01  
ESCALA: 1/75



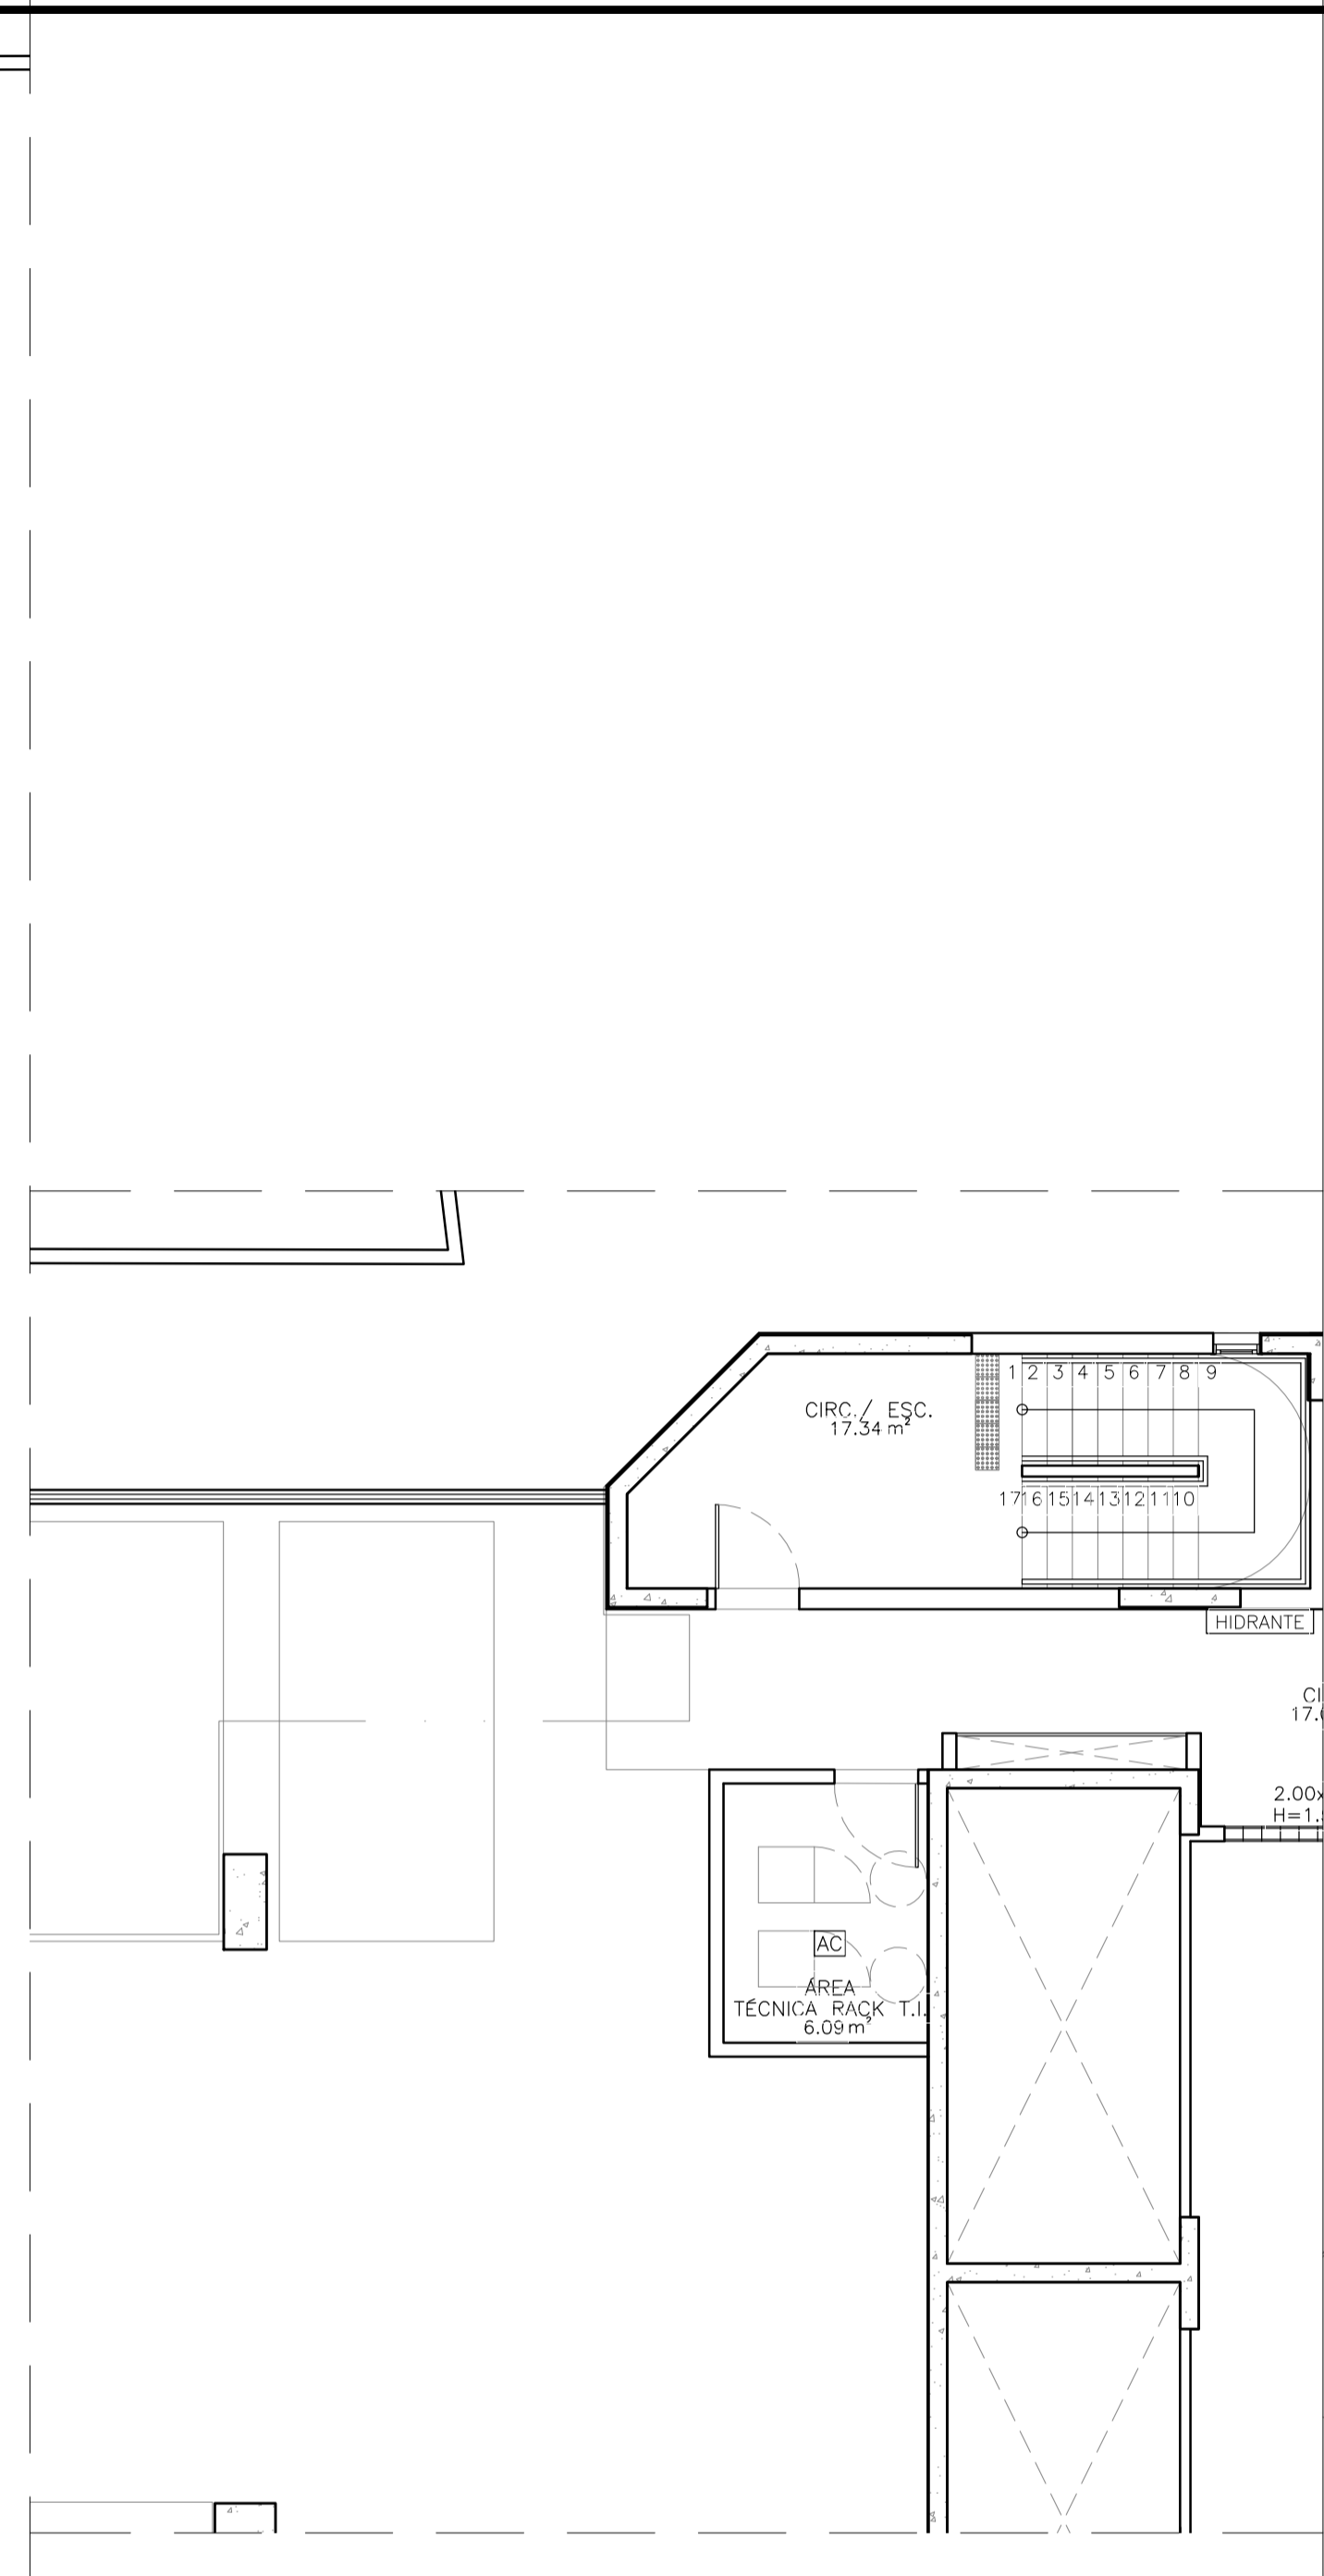

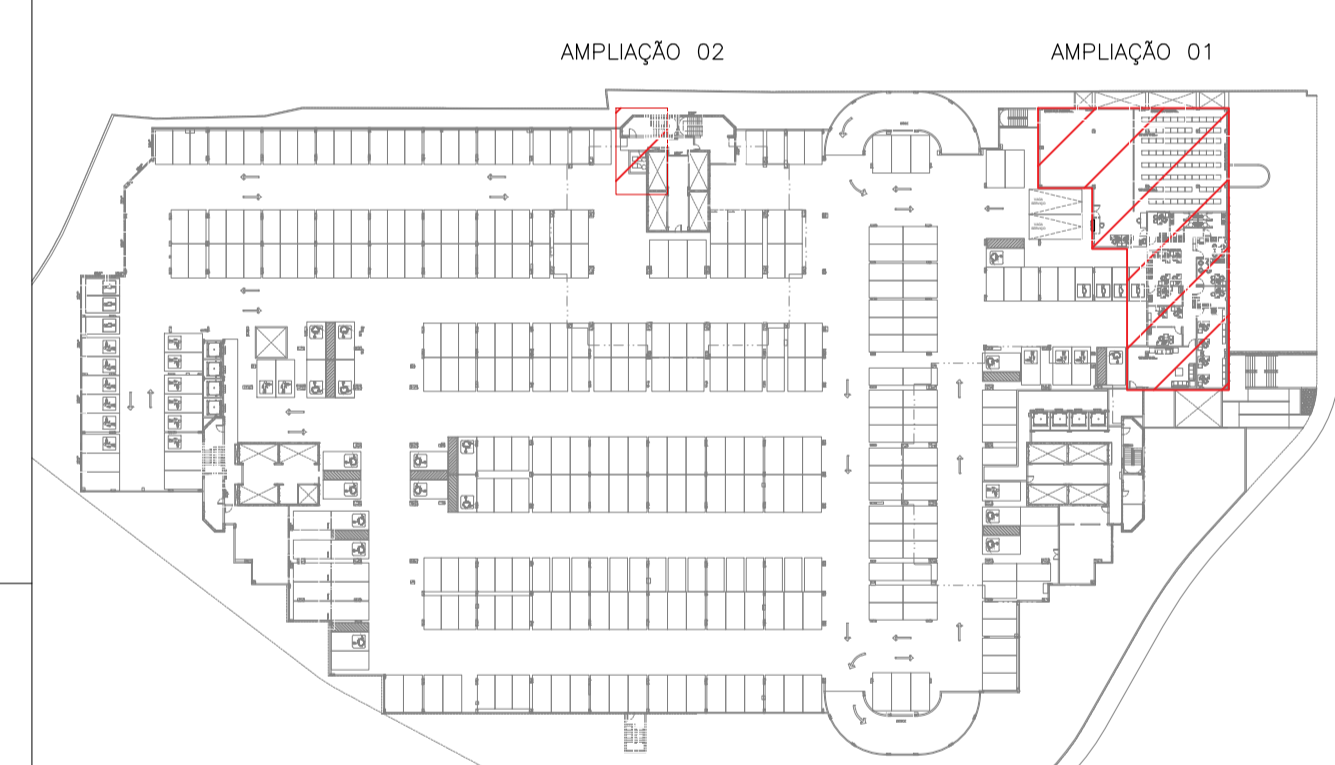

02 PLANTA DE LAYOUT G1 - AMPLIAÇÃO 02  
ESCALA: 1/75

LEGENDA DE INSTALAÇÕES - RDC50	
CÓD.	DESCRIÇÃO
HF	ÁGUA FRIA
AC	AR. CONDICIONADO
EX	EXAUSTÃO MECÂNICA
FVC	VÁCUO CLÍNICO
FAM	AR. COMP. MEDICINAL




03 PLANTA CHAVE - G1  
ESCALA: 1/1000

PROPRIETÁRIO	 <b>Conselho de Arquitetura e Urbanismo RRT</b>		
PROJETO	<b>Nº 0000009854380</b>		
CONSTRUÇÃO	<b>ROGÉRIO VASCONCELOS DE SOUZA</b> CAU A29.399-7		
REVISÃO	DATA	RESPONSÁVEL	DESCRIÇÃO
01	JUL/21	ROGÉRIO	ALTERAÇÕES CONFORME RELATÓRIO DE ANÁLISE DA ETAPA 5

 			
PROJETO:	NOVA SEDE DO TRT 5ª REGIÃO	CLIENTE:	TRT 5ª REGIÃO
ENDEREÇO:	RUA IVONNE SILVEIRA, Nº 248, DORON	CIDADE / UF:	SALVADOR/BA
		CONTRATO:	5029/2020
1.	PLANTA DE LAYOUT G1 - AMPLIAÇÃO 01	FRANCA:	G1 04
2.	PLANTA DE LAYOUT G1 - AMPLIAÇÃO 02		
3.			
4.			
RESPONSÁVEL TÉCNICO:	ROGÉRIO VASCONCELOS DE SOUZA ARQUITETO E URBANISTA	NOME DO ARQUIVO:	TRT5-G1-ARQ-PE-004-R1.dwg
	A29.399-7	ESCALA:	1/75
		REVISÃO:	R1
		ETAPA:	PE
Rua Alceu Amoroso Lima, 276-A, sala 910 - Edif. Mundial Salvador Caminho das Avenidas - Salvador / BA - CEP: 41.820-770 Tel. (71) 3503-0000 - jca@engenharia.com.br		Av. Santos Dumont 3060, sala 502/504 - Edif. Emílio Ary Aldeia - Fortaleza / CE - CEP: 60.150-183 Tel. (85) 3077-8988 - fortaleza@cauengenharia.com.br	

LEGENDA DE INSTALAÇÕES - RDC50

CÓD.	DESCRIÇÃO
HF	ÁGUA FRIA
AC	AR. CONDICIONADO
EX	EXAUSTÃO MECÂNICA
FVC	VÁCUO CLÍNICO
FAM	AR. COMP. MEDICINAL

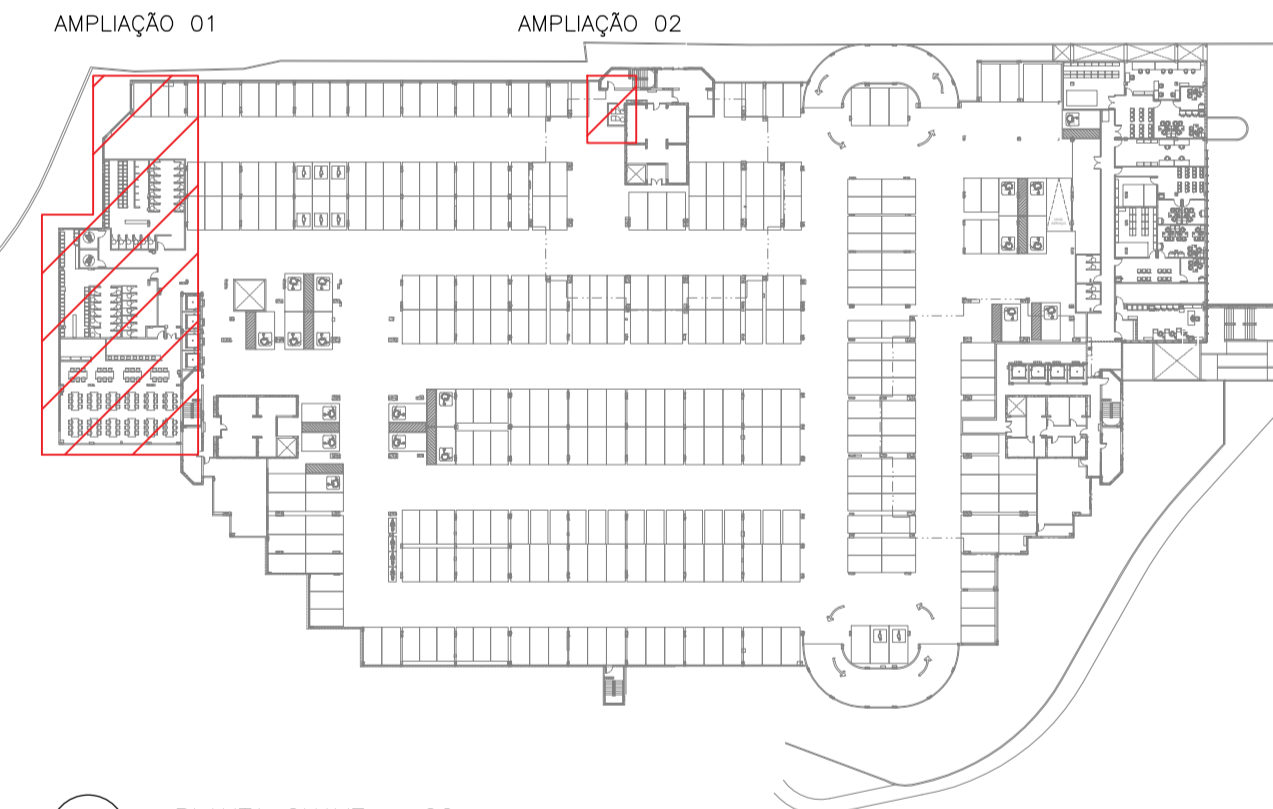


03 PLANTA CHAVE - G2  
ESCALA: 1/1000

PROPRIETÁRIO	 <b>Conselho de Arquitetura e Urbanismo RRT</b> <b>Nº 000009854380</b> ROGÉRIO VASCONCELOS DE SOUZA CAU A29.399-7			
PROJETO				
CONSTRUÇÃO	 <b>JCA</b> ENGENHARIA E ARQUITETURA			
REVISÃO	DATA	RESPONSÁVEL	DESCRIÇÃO	GR. CODE
01	JUL/21	ROGÉRIO	ALTERAÇÕES CONFORME RELATÓRIO DE ANÁLISE DA ETAPA 5	
PROJETO: NOVA SEDE DO TRT 5ª REGIÃO CLIENTE: TRT 5ª REGIÃO		ENDREÇO: RUA IVONNE SILVEIRA, Nº 248, DORON CIDADE / UF: SALVADOR/BA CONTRATO: 5029/2020		
1. PLANTA DE LAYOUT G2 - AMPLIAÇÃO 01 2. PLANTA DE LAYOUT G2 - AMPLIAÇÃO 02		FRANÇA: <b>G2 06</b> ARQUITETURA		
RESPONSÁVEL TÉCNICO:	NOME DO ARQUIVO:		ESCALA:	REVISÃO:
ROGÉRIO VASCONCELOS DE SOUZA ARQUITETO E URBANISTA	TRT5-G2-ARQ-PE-006-R1.dwg		1/75	R1
Rua Alceu Amoroso Lima, 276-A, sala 910 - Edif. Mundial Salvador Cep: 41.820-770 Tel. (71) 3503-0000 - jca@jcaengenharia.com.br		Av. Santos Dumont 3060, sala 502/504 - Edif. Emílio Ary Aldeia - Fátima / CE - CEP: 60.150-181 Tel. (85) 3077-8988 - fortaleza@caengenharia.com.br		

01 PLANTA DE LAYOUT G2 - AMPLIAÇÃO 01  
ESCALA: 1/75


02 PLANTA DE LAYOUT G2 - AMPLIAÇÃO 02  
ESCALA: 1/75

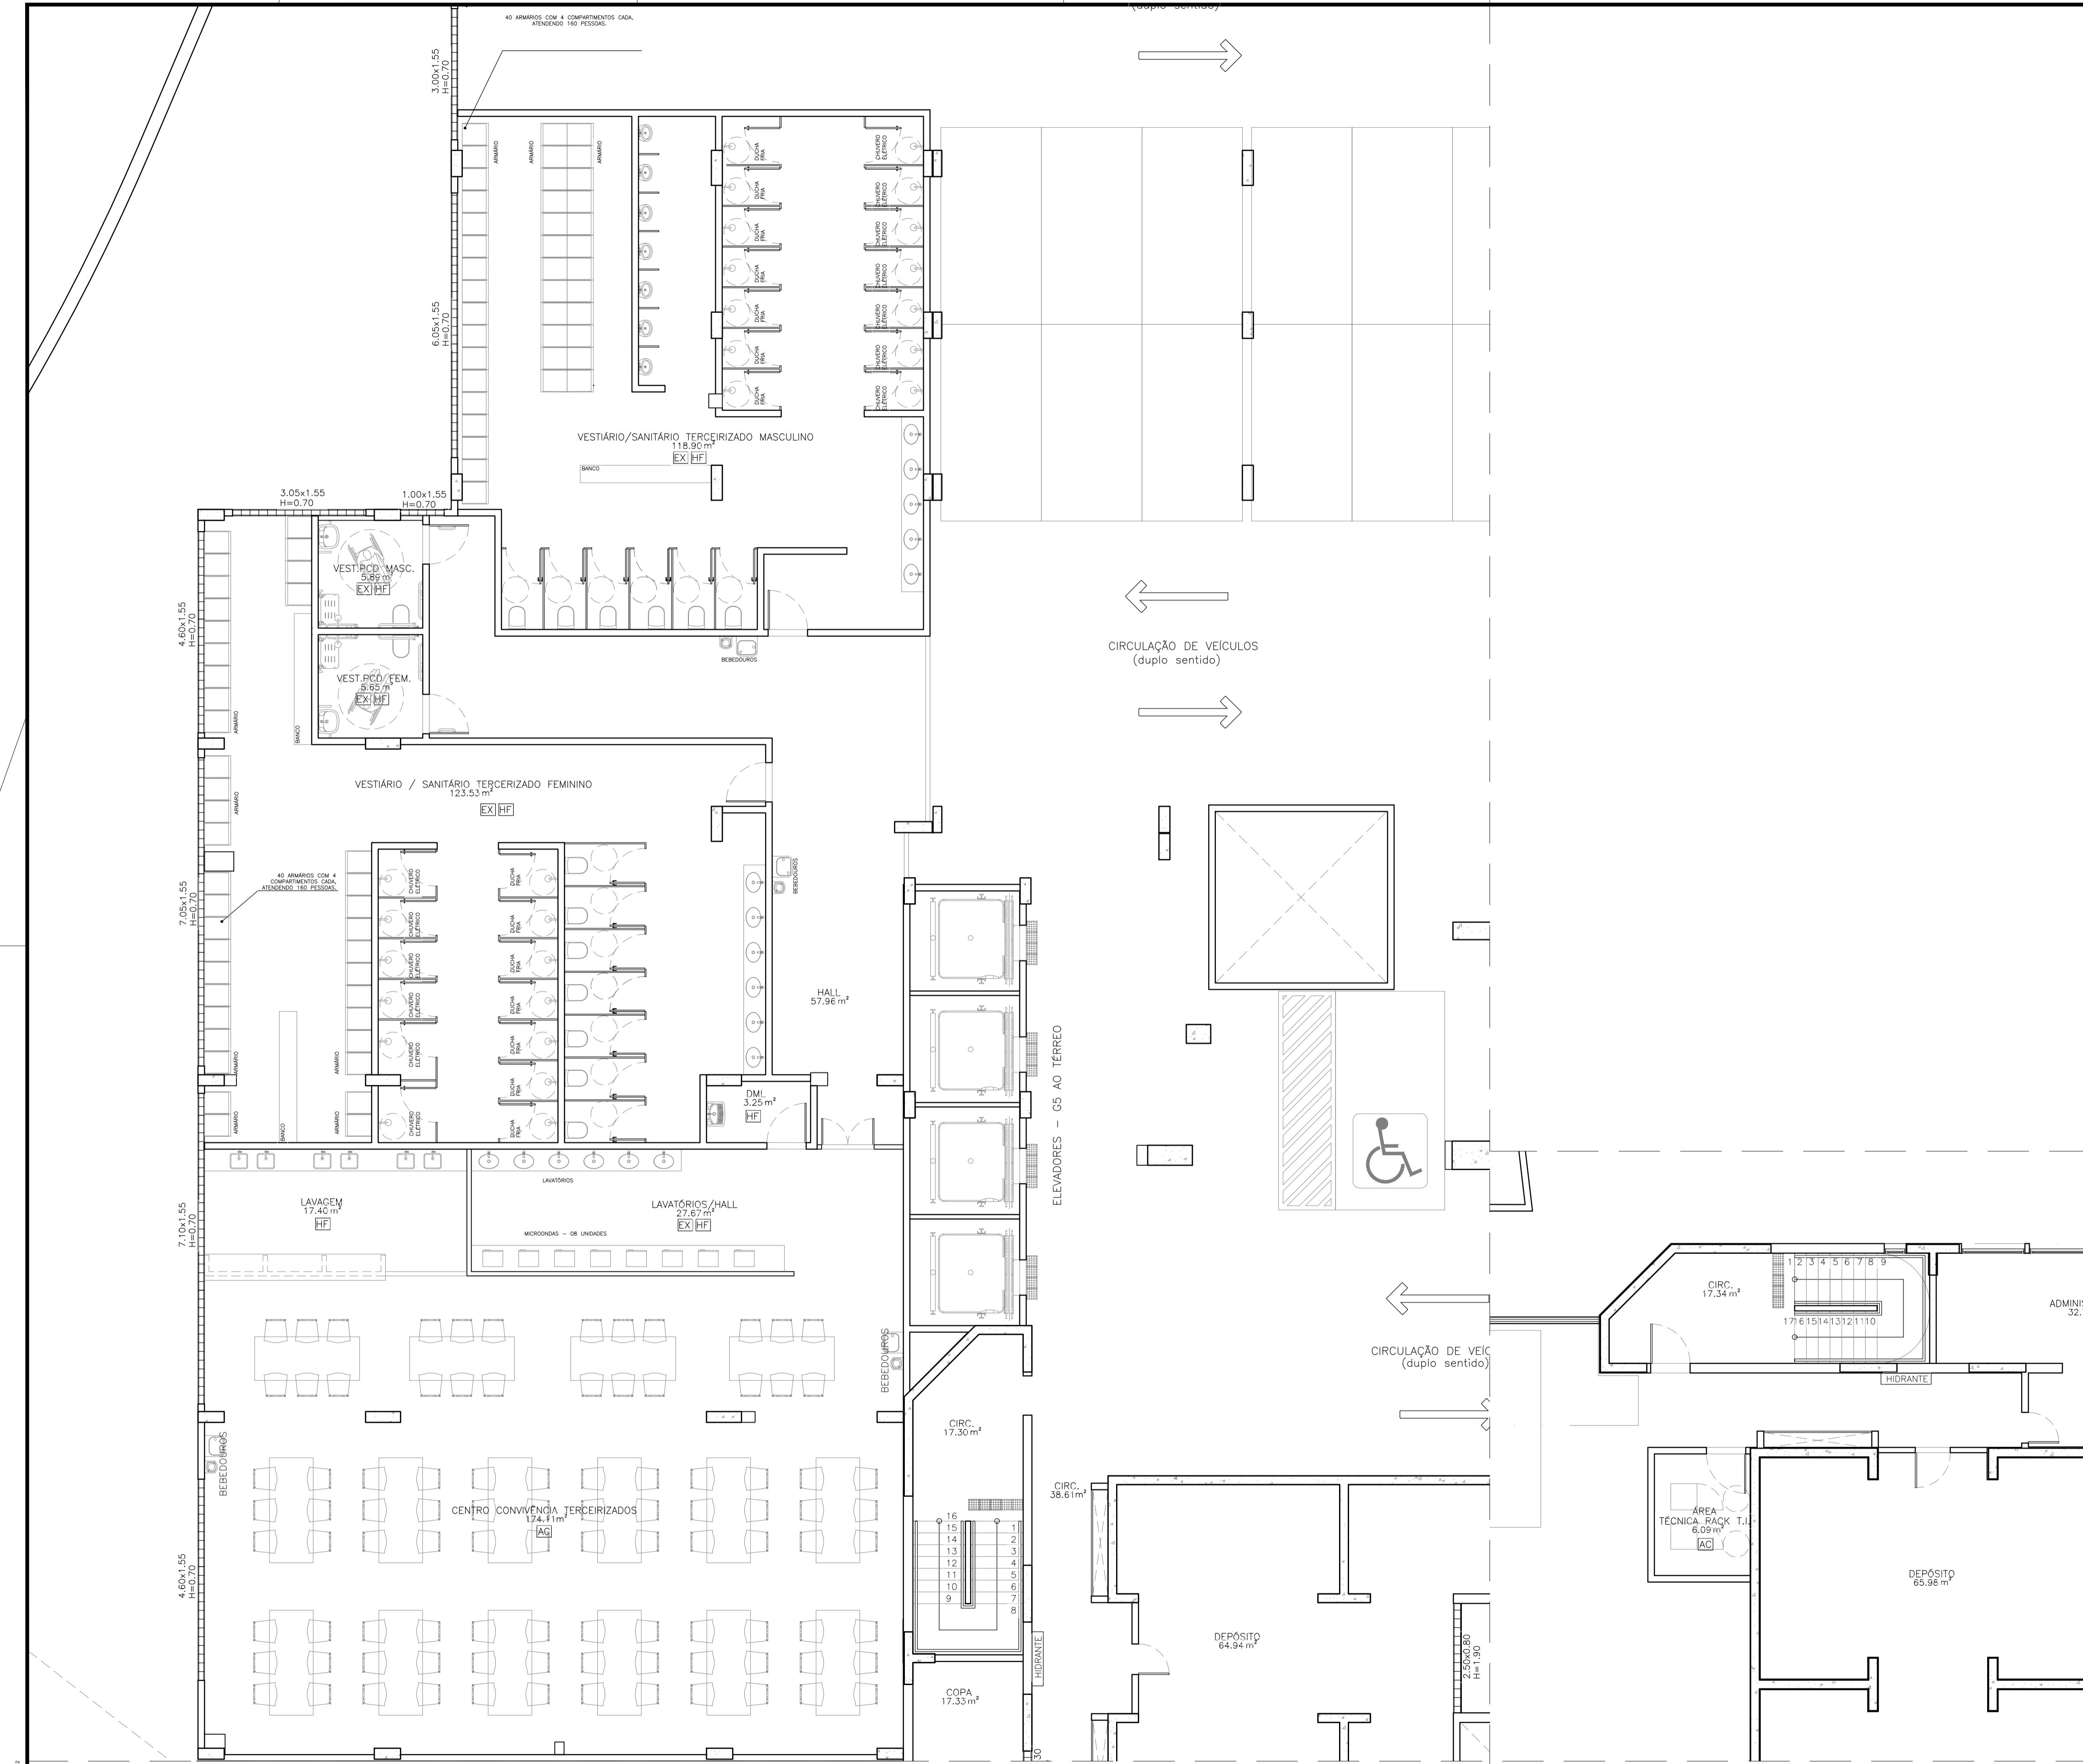

TODAS AS DIMENSÕES SÃO EM METROS



LEGENDA DE INSTALAÇÕES - RDC50	
CÓD.	DESCRIÇÃO
HF	ÁGUA FRIA
AC	AR. CONDICIONADO
EX	EXAUSTÃO MECÂNICA
FVC	VÁCUO CLÍNICO
FAM	AR. COMP. MEDICINAL

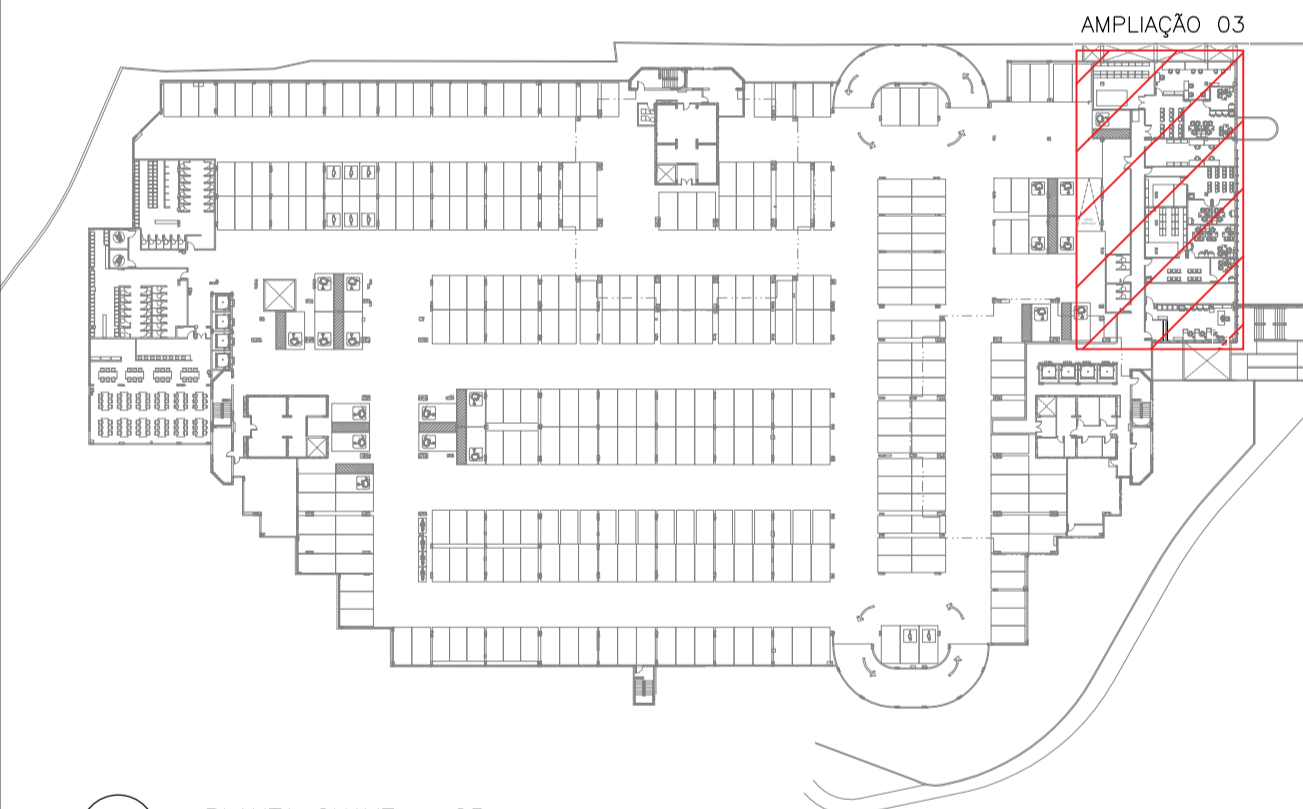

04 PLANTA CHAVE - G5  
ESCALA: 1/1000


PROPRIETÁRIO	CONSELHO DE ARQUITETURA E URBANISMO RRT			
PROJETO	Nº 0000009854380			
CONSTRUÇÃO	ROGÉRIO VASCONCELOS DE SOUZA CAU A29.399-7			
REVISÃO	DATA	RESPONSÁVEL	DESCRIÇÃO	GR. CODE
01	JUL/21	ROGÉRIO	ALTERAÇÕES CONFORME RELATÓRIO DE ANÁLISE DA ETAPA 5	

PROJETO:	NOVA SEDE DO TRT 5ª REGIÃO	CLIENTE:	TRT 5ª REGIÃO
ENDEREÇO:	RUA IVONNE SILVEIRA, Nº 248, DORON	CIDADE / UF:	SALVADOR/BA
CONTRATO:	5029/2020	ETAPA:	G2 07
RESPONSÁVEL TÉCNICO:	ROGÉRIO VASCONCELOS DE SOUZA ARQUITETO E URBANISTA	NOME DO ARQUIVO:	TRT5-G2-ARQ-PE-007-R1.dwg
ESCALA:	1/75	REVISÃO:	R1
ETAPA:	PE	Rua Alceu Amoroso Lima, 276-A, sala 910 - Edif. Mundial Salvador Av. Santos Dumont 3060, sala 502/504 - Edif. Emílio Ary CEP: 41.820-770 - Salvador / BA - CEP: 60.150-181 Tel. (71) 3503-0000 - jca@engenharia.com.br - fortaleza@engenharia.com.br	



03 PLANTA DE LAYOUT G2 - AMPLIAÇÃO 03  
ESCALA: 1/75

FOLHA Nº 001 DE 01 - IMPR. A350 / 15/08/21 12



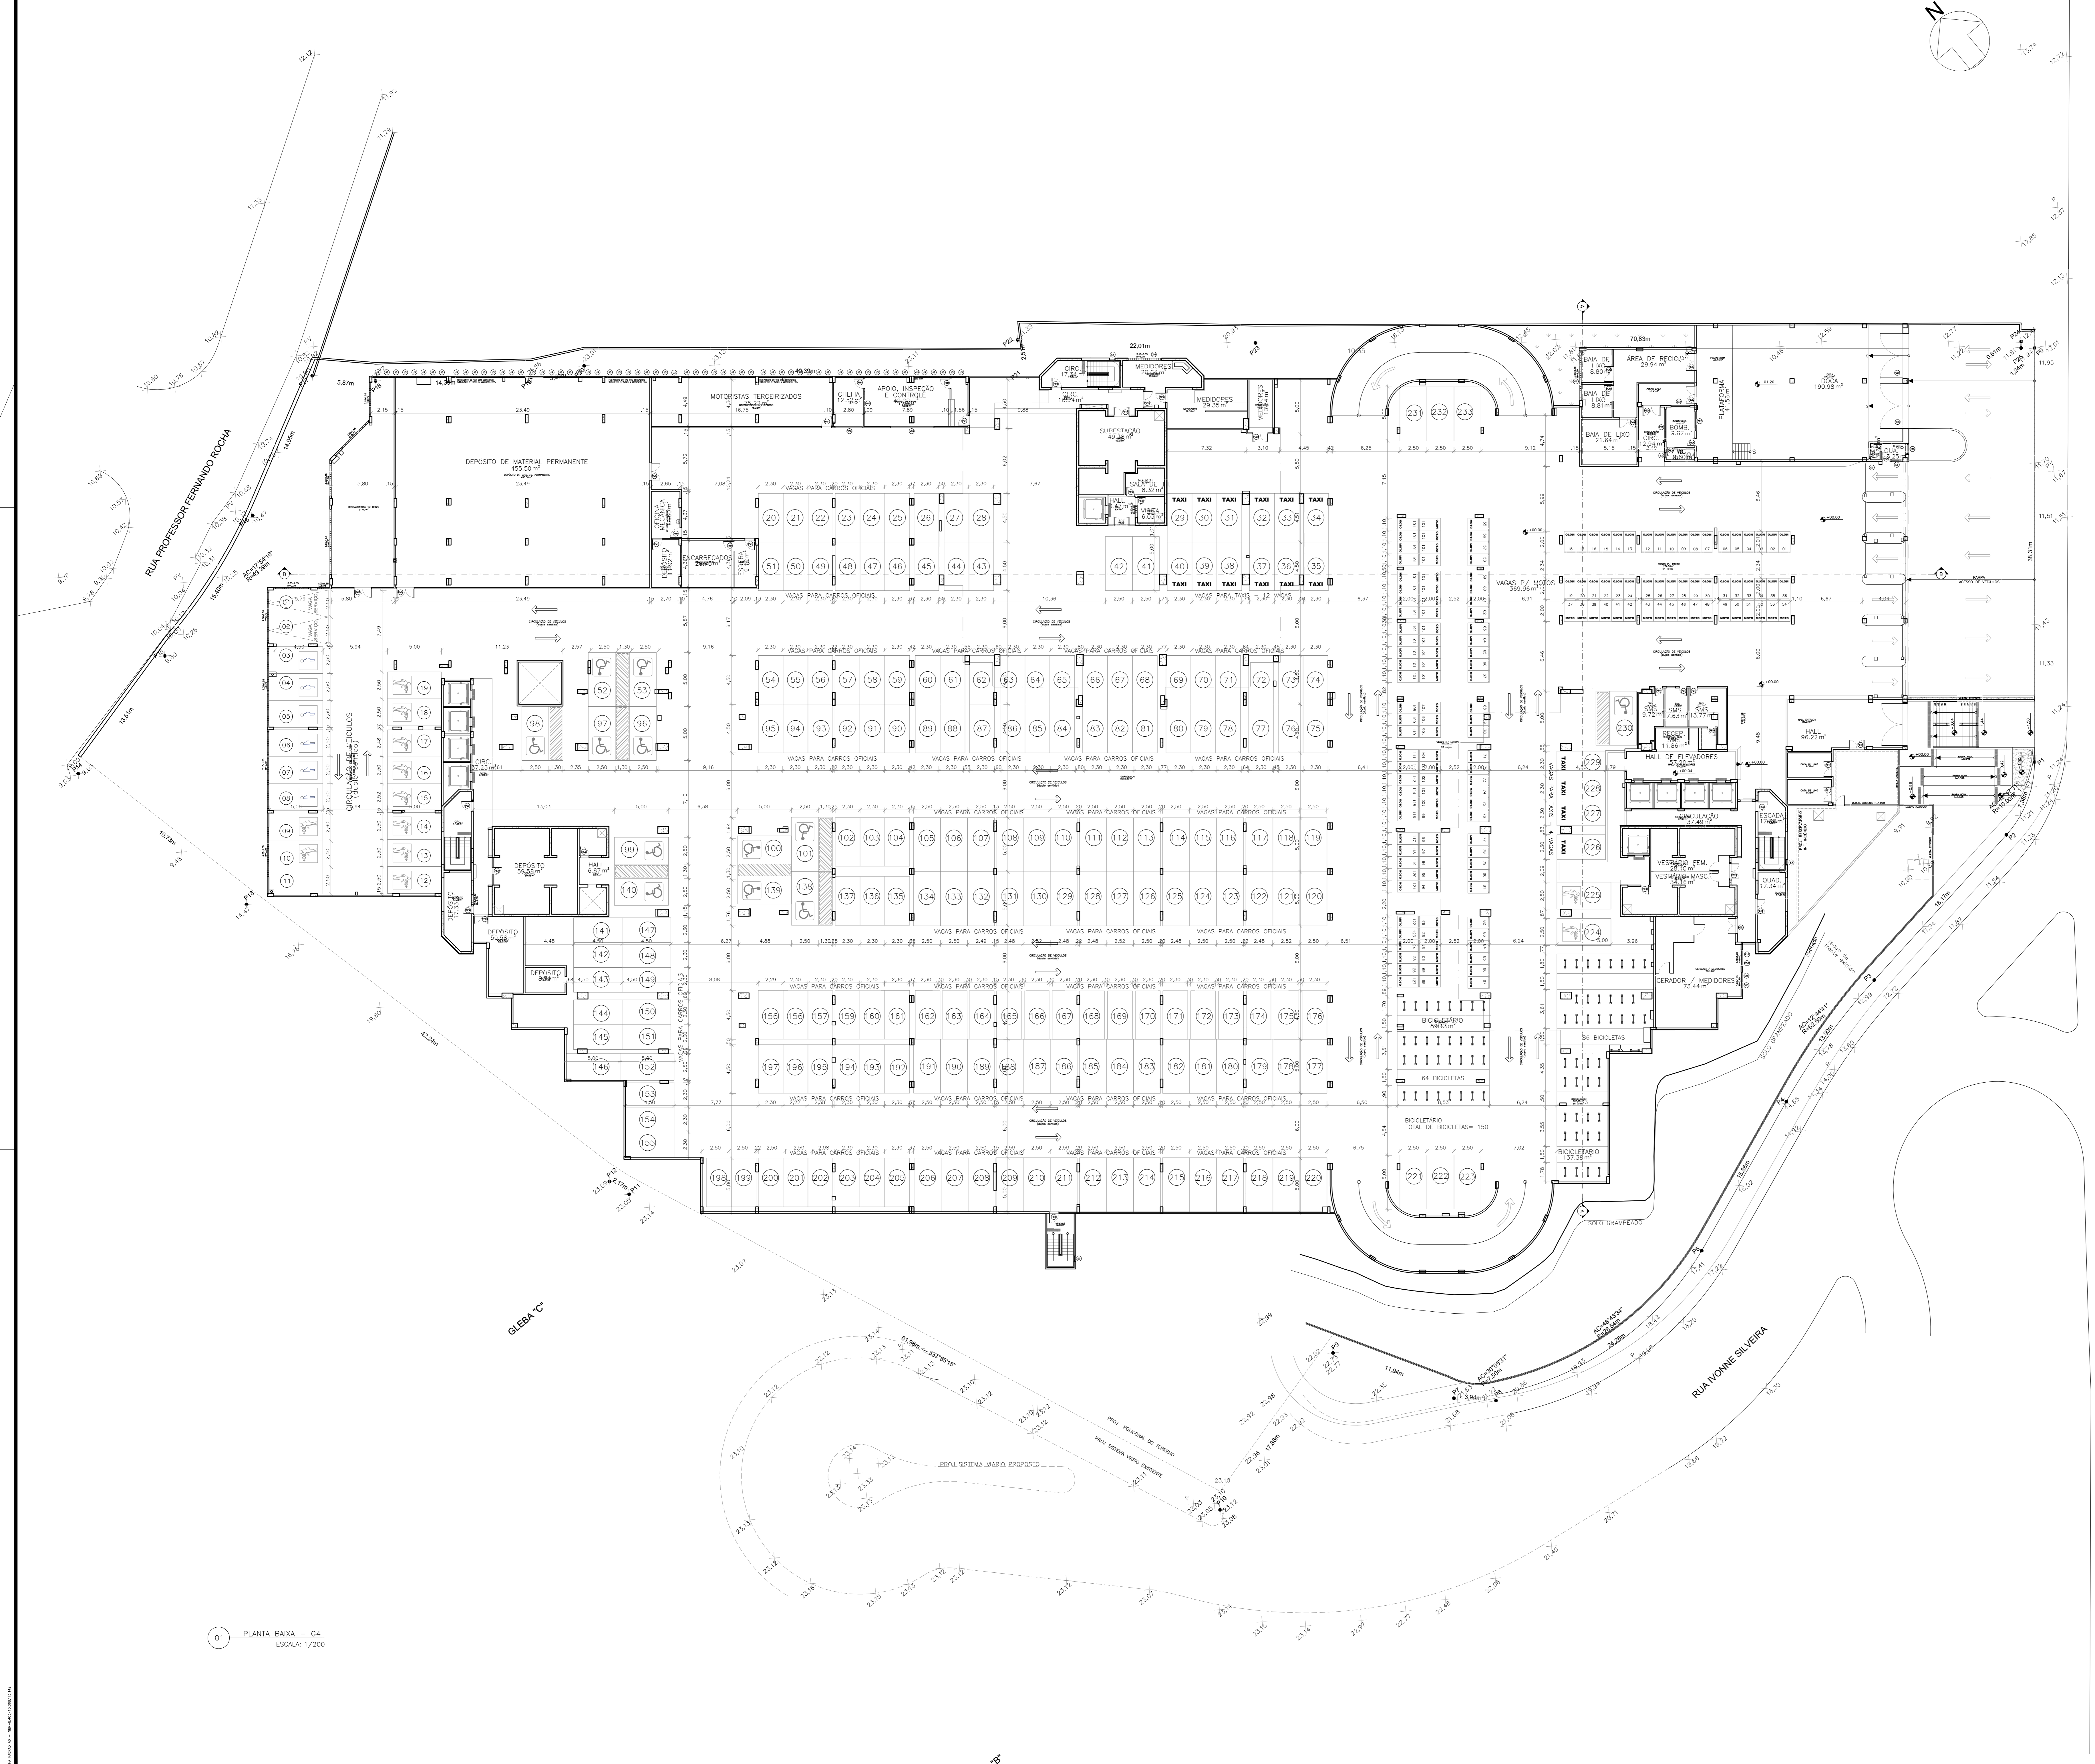

QUADRO DE VAGAS				
VAGAS GRANDES				
TIPO	DIMENSÃO	QUANT.	%	TOTAL
VAGA	2.50x5.00m	71	27%	95 VAGAS
PCD*	3.70x5.00m	12	5%	
IDOSO	2.50x5.00m	12	5%	
VAGAS MÉDIAS				
TIPO	DIMENSÃO	QUANT.	%	TOTAL
VAGA	2.30x4.50m	114	54%	136 VAGAS
TAXI	2.30x4.50m	16	7%	
GESTANTE	2.30x4.50m	06	2%	
VAGAS SERVIÇO				
TIPO	DIMENSÃO	QUANT.	%	TOTAL
VAGA	3.30x7.00m	02	-	02 VAGAS
TOTAL DE VAGAS NO PAVIMENTO				233
* VAGAS PCD's: 2.50+1.20m DE FAIXA				

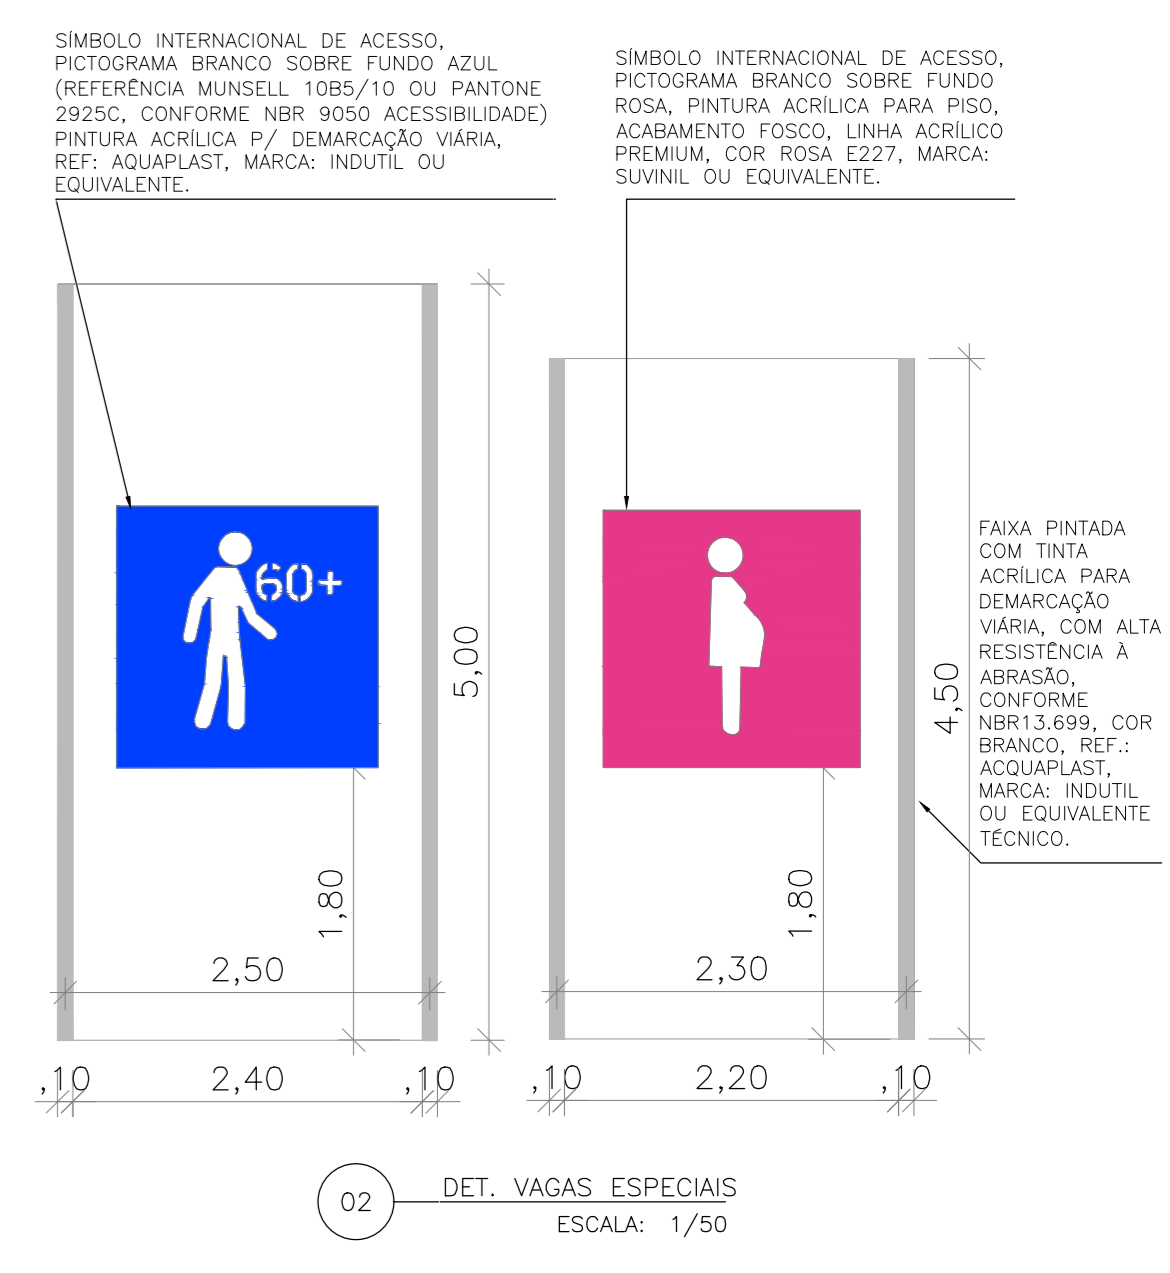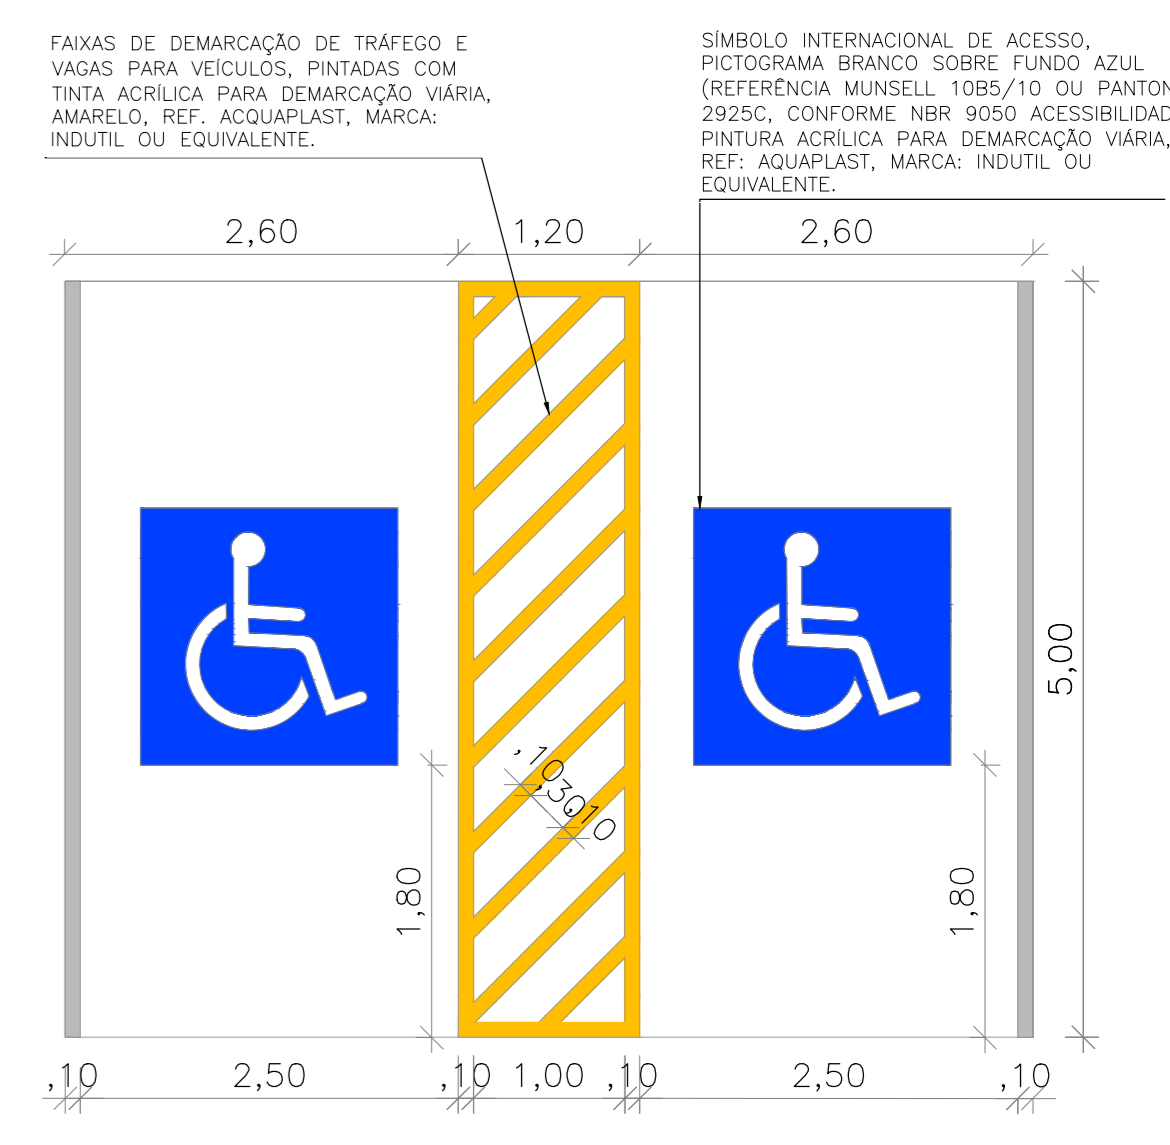

01 - PLANTA BAIXA - G4  
ESCALA: 1/200

CONSELHO DE ARQUITETURA E URBANISMO RRT

Nº 000009854380

ROGERIO VASCONCELOS DE SOUZA  
CAU 429.399-7

REVISÃO	DATA	RESPONSÁVEL	DESCRIÇÃO	OP. CORR.
01	JUL/21	ROGERIO	ALTERAÇÕES CONFORME RELATORIO DE ANÁLISE DA ETAPA 5	

PROJETO: NOVA SEDE DO TRT 5ª REGIÃO

CLIENTE: TRT 5ª REGIÃO

ENDEREÇO: RUA IVONNE SILVEIRA, Nº 248, DORON

CIDADE: SALVADOR/BA

DATA: 5/29/2020

1. PLANTA BAIXA - G4

2.

3.

4.

PROJETO: NOVA SEDE DO TRT 5ª REGIÃO

PROJETADE: ROGERIO VASCONCELOS DE SOUZA

PROJETO: TRT5-G4-ARQ-PE-002-R1.dwg

ESCALA: 1/200

OPERAÇÃO: R1

PROJETO: PE

PROJETO: NOVA SEDE DO TRT 5ª REGIÃO

PROJETADE: ROGERIO VASCONCELOS DE SOUZA

PROJETO: TRT5-G4-ARQ-PE-002-R1.dwg


ESCALA: 1/200

OPERAÇÃO: R1

PROJETO: PE

Rua Atlas, Avenida Lima, 276-A, sala 910 - Edif. Mundial Salvador  
Cidade dos Anjos - Salvador / BA - CEP: 41.805-770  
Tel: (71) 3033-1000 - info@conarquitaba.com.br



Av. Santos Dumont, 3560, sala 502/504 - Edif. Fênix Ar  
Alameda - Furtado / CE - CEP: 60.130-161  
Tel: (85) 3077-9999 - info@conarquitaba.com.br

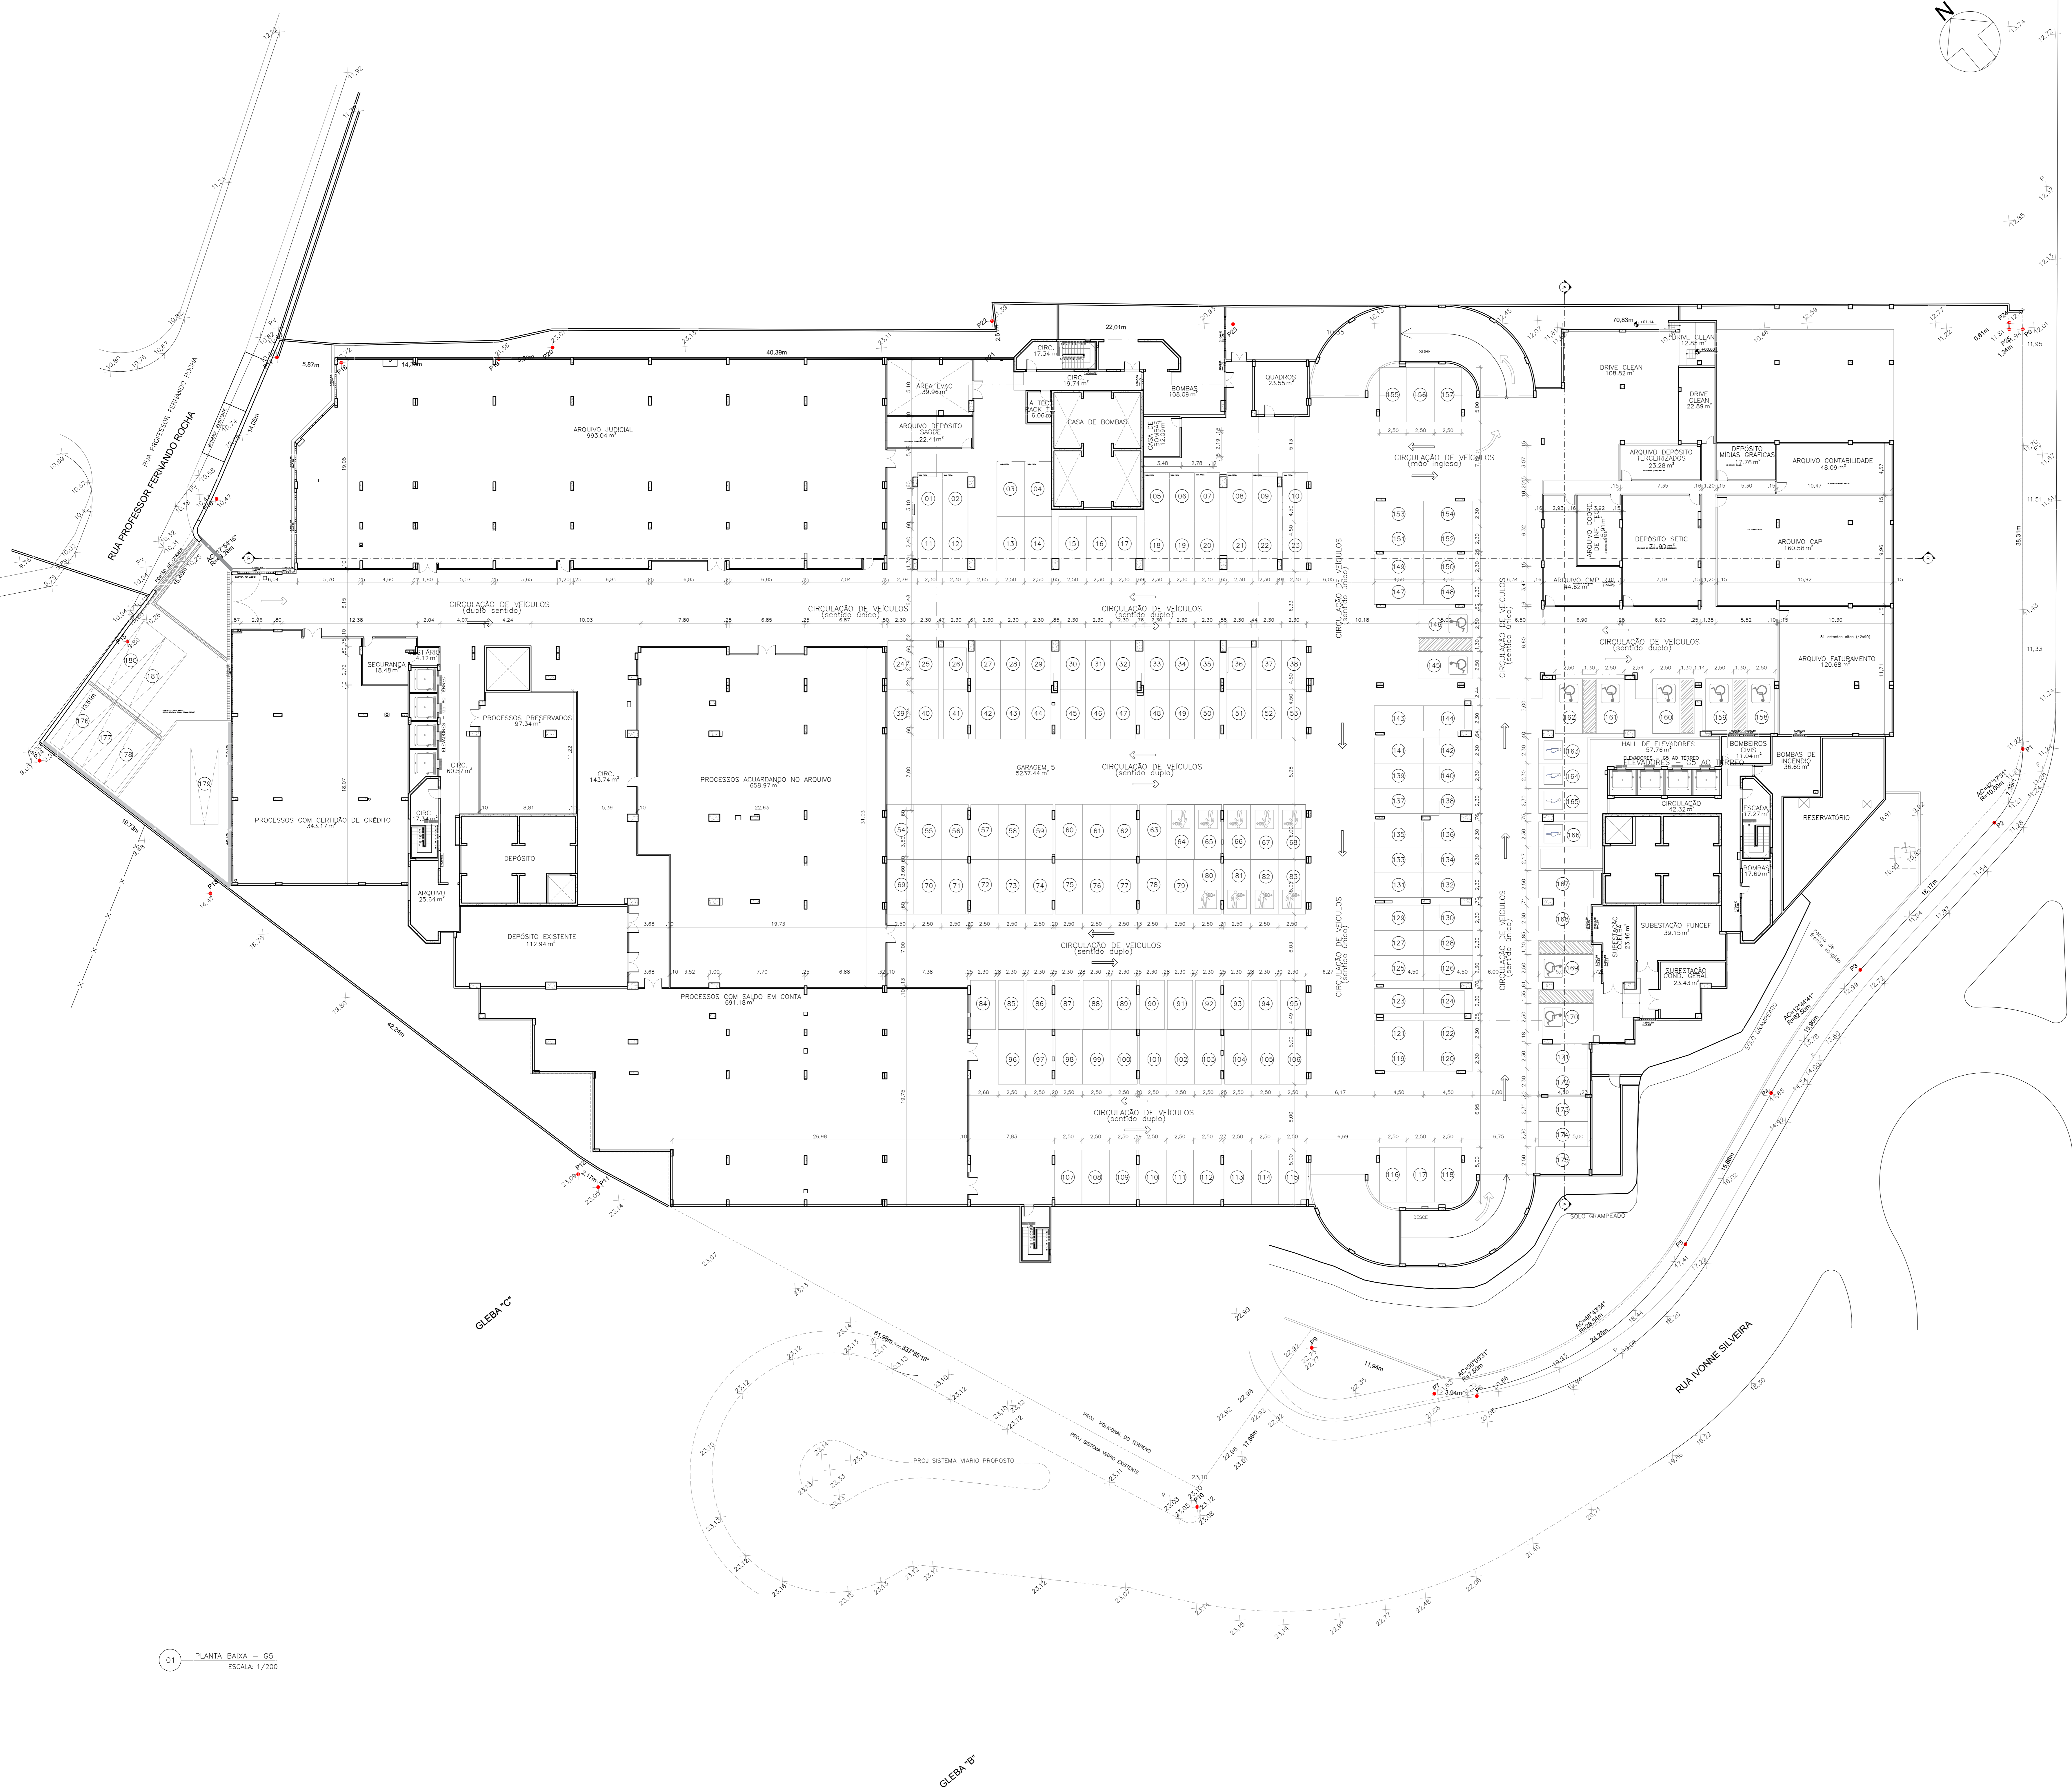

QUADRO DE VAGAS				
VAGAS GRANDES				
TIPO	DIMENSÃO	QUANT.	%	TOTAL
VAGA	2.50x5.00m	54	31%	72 VAGAS
PCD*	3.70x5.00m	09	5%	
IDOSO	2.50x5.00m	09	5%	
VAGAS MÉDIAS				
TIPO	DIMENSÃO	QUANT.	%	TOTAL
VAGA	2.30x4.50m	99	57%	103 VAGAS
GESTANTE	2.30x4.50m	04	2%	
VAGAS DIFERENCIADAS				
TIPO	DIMENSÃO	QUANT.	%	TOTAL
VAGA	2.50x7.00m	07	-	07 VAGAS

TOTAL DE VAGAS NO PAVIMENTO: 182

\* VAGAS PCD's: 2.50x1.20m DE FAIXA

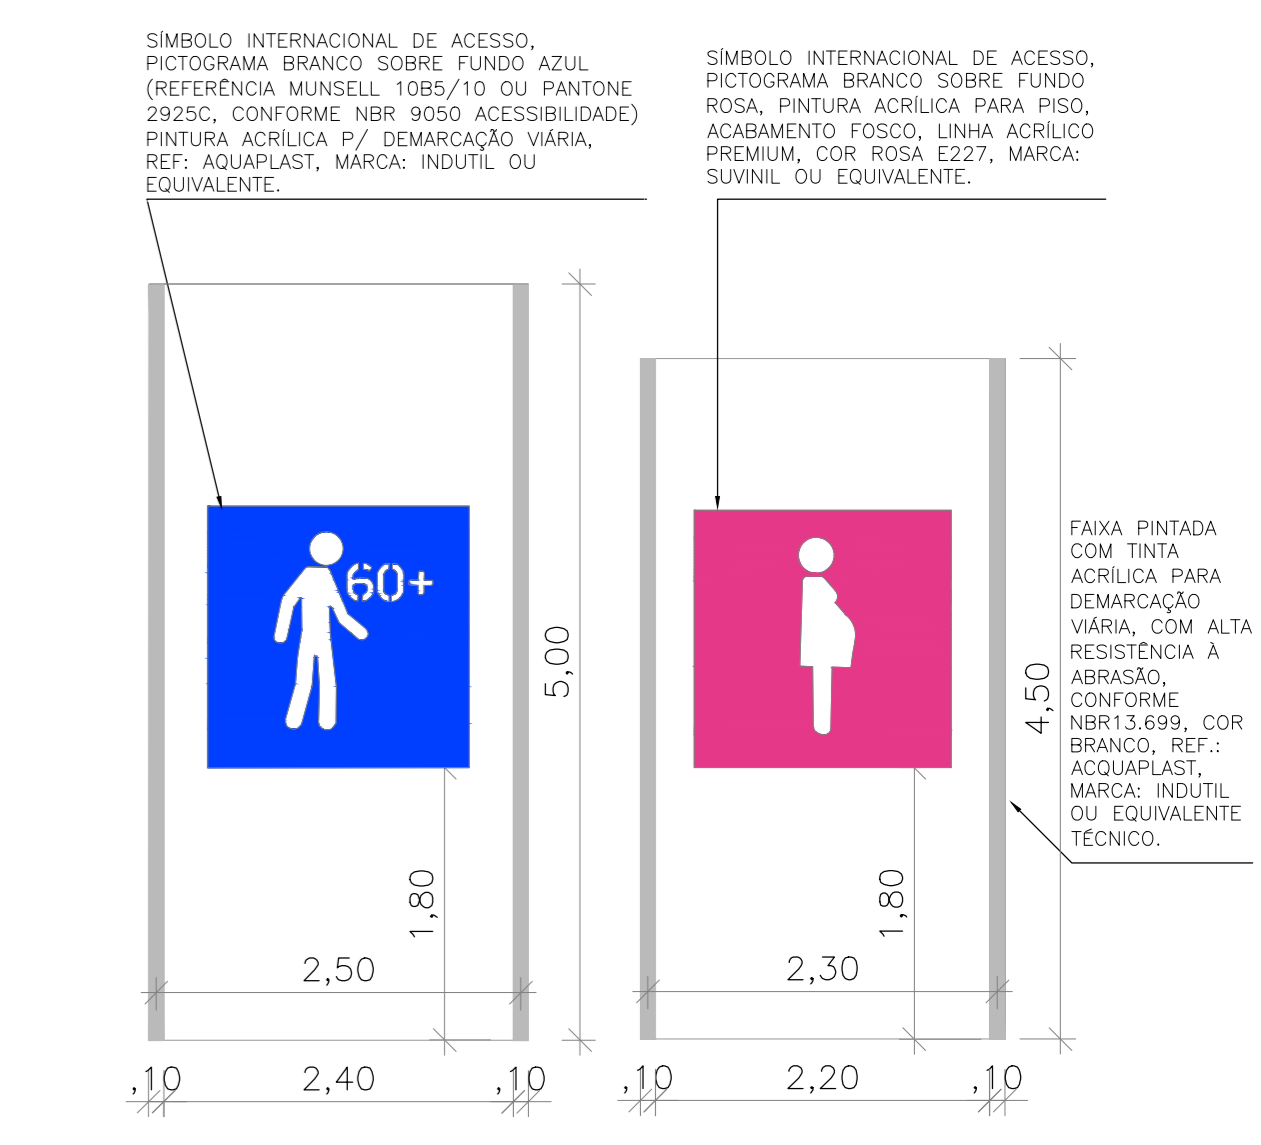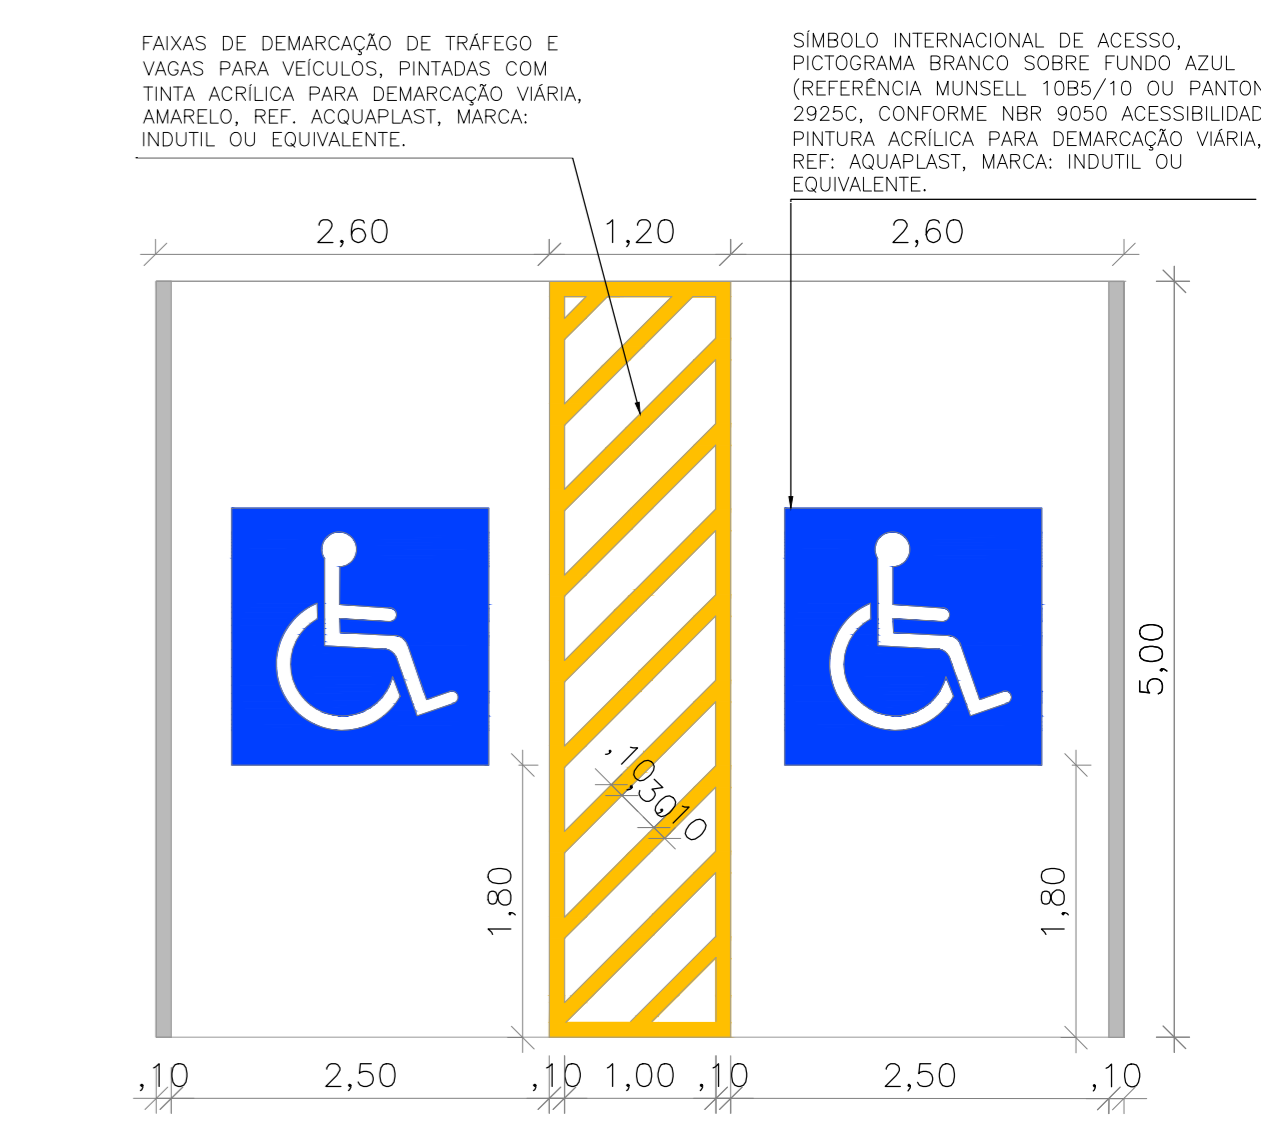

02 - DET. VAGAS ESPECIAIS  
ESCALA: 1/50

01 - PLANTA BAIXA - G5  
ESCALA: 1/200

CONSELHO DE ARQUITETURA E URBANISMO RRT

Nº 000009854380

ROGERIO VASCONCELOS DE SOUZA  
CAU 429.399-7

REVISÃO	DATA	RESPONSÁVEL	DESCRIÇÃO	DESENHADOR	OP. COORD.
01	JUL/21	ROGERIO	ALTERAÇÕES CONFORME RELATORIO DE ANÁLISE DA ETAPA 5		

PROJETO: NOVA SEDE DO TRT 5ª REGIÃO

CLIENTE: TRT 5ª REGIÃO

ENDEREÇO: RUA IVONNE SILVEIRA, Nº 248, DORON

CIDADE / UF: SALVADOR/BA

COMPROVAÇÃO: 5029/2020

1. PLANTA BAIXA - G5

2.

3.

4.

PROJETADE: ROGERIO VASCONCELOS DE SOUZA

PROJETO DE ARQUITETURA E URBANISMO - 429.399-7

PROJ. DE ARQ.: TRT5-G5-ARQ-PE-002-R1.dwg

ESCALA: 1/200

PROJ. DE ARQ.: R1

PROF. DE ARQ.: PE


Ar. Santos Dumont 3560, sala 502/504 - Edif. Fênix Av. Comendador João Batista - Salvador / BA - CEP: 41.305-111

Ar. Santos Dumont 3560, sala 502/504 - Edif. Fênix Av. Comendador João Batista - Salvador / BA - CEP: 41.305-111

Tel: (71) 3025-1000 - info@jca.com.br

Tel: (71) 3077-9999 - atendimento@jca.com.br



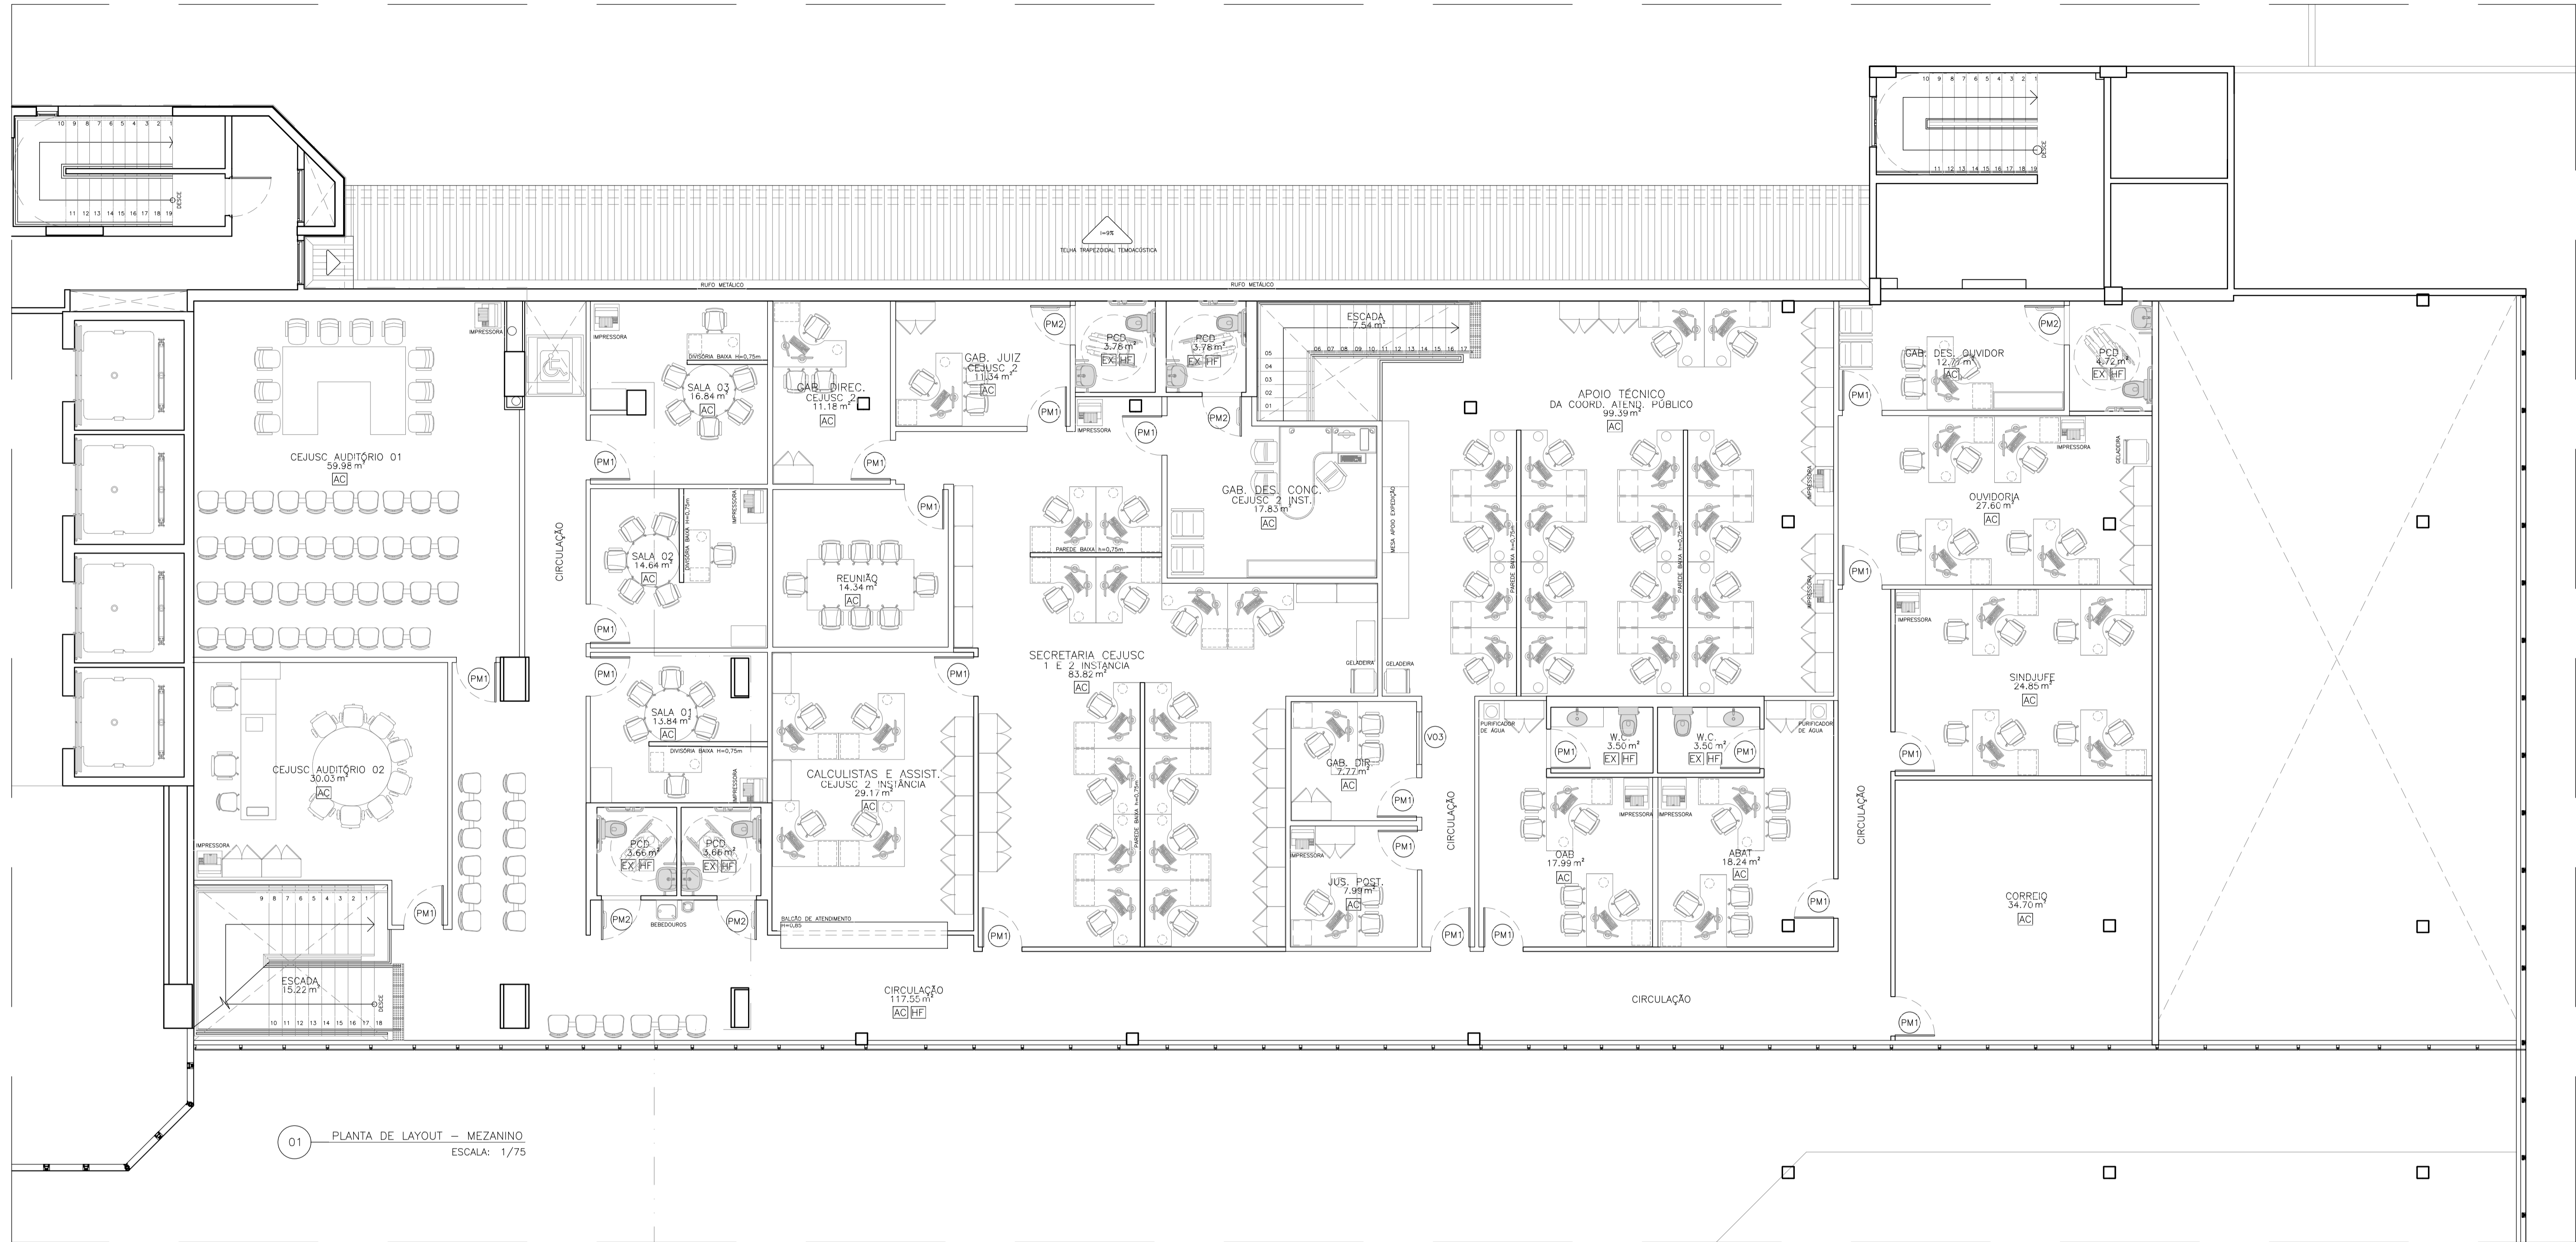




01 PLANTA DE LAYOUT - MEZANINO  
ESCALA: 1/75

LEGENDA DE INSTALAÇÕES - RDC50	
CÓD.	DESCRIÇÃO
HF	ÁGUA FRIA
AC	AR CONDICIONADO
EX	EXAUSTÃO MECÂNICA
FVC	VÁCUO CLÍNICO
FAM	AR COMP. MEDICINAL

**NOTA**  
ALGUNS SANITÁRIOS INDICADOS NA PLANTA COMO PCD FORAM DETALHADOS COM TODOS OS ACESSÓRIOS: BARRAS, BOTOEIRA E ALARME. PREVENDO FUTURA ADAPTAÇÃO PARA SANITÁRIOS DE PCD'S. ESSA SOLICITAÇÃO FOI EXIGIDA PELA FISCALIZAÇÃO DO TRIBUNAL DO TRABALHO. TAMBÉM FOI SOLICITADO QUE ESTES ACESSÓRIOS NÃO FOSSEM CONTABILIZADOS EM ORÇAMENTO.

PROPRIETÁRIO	CAU
PROJETO	 <b>Conselho de Arquitetura e Urbanismo RRT</b> <b>Nº 000009854380</b> ROGÉRIO VASCONCELOS DE SOUZA CAU A29.399-7
CONSTRUÇÃO	

REVISÃO	DATA	RESPONSÁVEL	DESCRIÇÃO	QR CODE
01	JUL/21	ROGÉRIO	ALTERAÇÕES CONFORME RELATÓRIO DE ANÁLISE DA ETAPA 5	
02	SET/21	ROGÉRIO	ALTERAÇÕES CONFORME RELATÓRIO DE ANÁLISE R1 ETAPA 5	


 			
PROJETO:	NOVA SEDE DO TRT 5ª REGIÃO	CLIENTE:	TRT 5ª REGIÃO
ENDEREÇO:	RUA IVONNE SILVEIRA, Nº 248, DORON	CIDADE / UF:	SALVADOR/BA
CONTRATO:	5029/2020	FRANCA:	MZ 03
RESPONSÁVEL TÉCNICO:	ROGÉRIO VASCONCELOS DE SOUZA ARQUITETO E URBANISTA	NOME DO ARQUIVO:	TRT5-MZ-ARQ-PE-003-R3.dwg
ESCALA:	1/75	REVISÃO:	R3
ETAPA:	PE		
Rua Alceu Amoroso Lima, 276-A, sala 910 - Edif. Mundial Salvador Avenida dos Avencos - Salvador / BA - CEP: 41.820-770 Tel. (71) 3503-0000 - jca@engenharia.com.br			







LEGENDA DE INSTALAÇÕES – RDC50

COD.	DESCRIÇÃO
HF	ÁGUA FRIA
AC	AR CONDICIONADO
EX	EXAUSTÃO MECÂNICA
FVC	VACUO CLINICO
FAM	AR COMP. MEDICINAL


**Conselho de Arquitetura e Urbanismo RRT**  
**Nº 0000009854380**  
 ROGÉRIO VASCONCELOS DE SOUZA  
 CAU A29.399-7

REVISÃO	DATA	RESPONSÁVEL	DESCRIÇÃO	ORÇ. CORR.
01	JUL/21	ROGÉRIO	ALTERAÇÕES CONFORME RELATÓRIO DE ANÁLISE DA ETAPA 5	
02	SET/21	ROGÉRIO	ALTERAÇÕES CONFORME RELATÓRIO DE ANÁLISE R1 ETAPA 5	
03	007/21	ROGÉRIO	ALTERAÇÕES CONFORME RELATÓRIO DE ANÁLISE R2 ETAPA 5	


**JSCA**  
 ENGENHARIA E ARQUITETURA



**JUSTIÇA DO TRABALHO**  
 TRABALHO, JUSTIÇA E PARTICIPAÇÃO

PROJETO: NOVA SEDE DO TRT 5º REGIÃO  
 CLIENTE: TRT 5º REGIÃO  
 ENDEREÇO: RUA IVONNE SILVEIRA, N. 248, DORON  
 CIDADE / UF: SALVADOR/BA  
 DATA: 5029/2020

1. TORRE 1  
 2. PLANTA LAYOUT 2º PAVIMENTO  
 3.  
 4.

T1 18

NOME DO PROJETO: TRT5-T1-ARQ-PE-01B-R3-09g  
 NOME DO ARQUITETO: ROGÉRIO VASCONCELOS DE SOUZA  
 NOME DO ENGENHEIRO: ROGÉRIO VASCONCELOS DE SOUZA  
 ENDEREÇO: Rua Alvaro Alencar, 278-A, Sala 810 - Edif. Morada Salvador - Alameda - Fátima - CEP: 41.800-770  
 SALVADOR - BAHIA - CEP: 41.800-770  
 FONE: (71) 3003-0000 - Fone/Fax: (71) 3077-9999 - E-mail: rvasconcelos@jscas.com.br

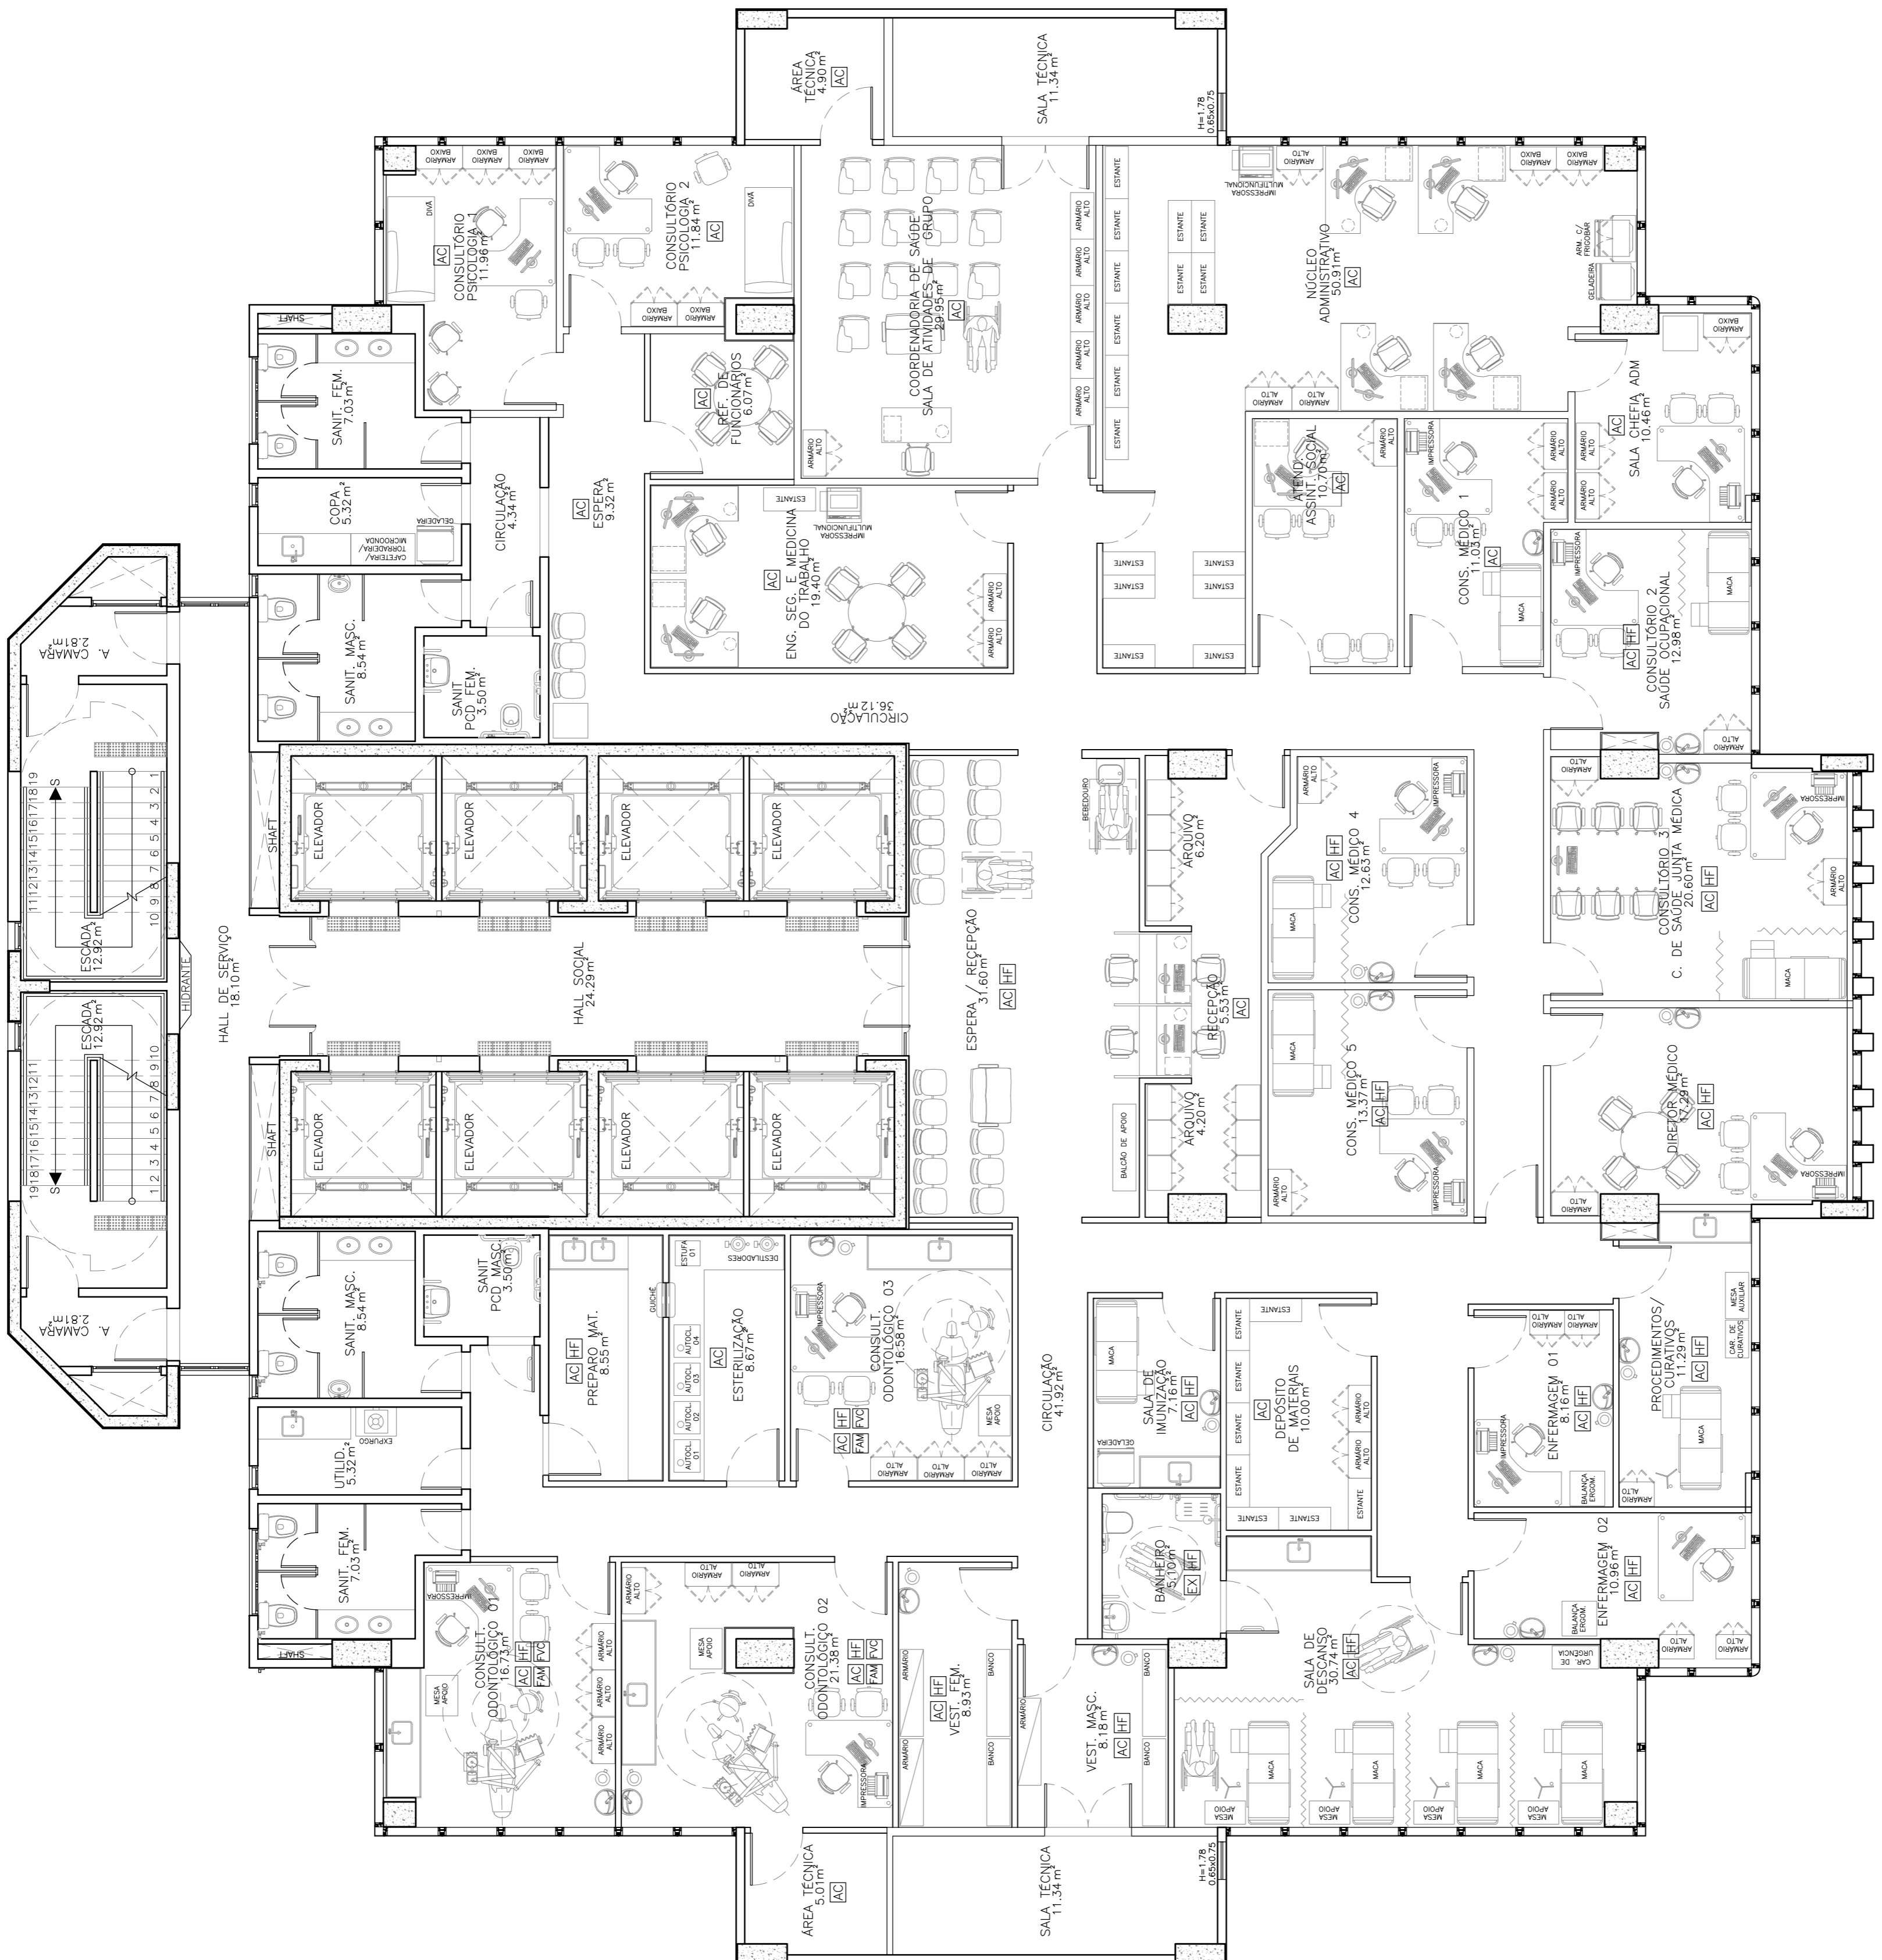

01 PLANTA LAYOUT – 2º PAV. ESCALA: 1/75





LEGENDA DE INSTALAÇÕES - RDC50

COD.	DESCRIÇÃO
HF	ÁGUA FRIA
AC	AR CONDICIONADO
EX	EXAUSTÃO MECÂNICA
FVC	VACUO CLÍNICO
FAM	AR COMP. MEDICINAL

NOTA

ALGUNS SANITÁRIOS INDICADOS NA PLANTA COMO PCD FORAM DETALHADOS COM TODOS OS ACESSÓRIOS: BARRAS, BOTEIRA E ALARME, PREVENDO FUTURA ADAPTAÇÃO PARA SANITÁRIOS DE PCD'S. ESSA SOLUÇÃO NÃO FOSSAM CONSIDERADOS EM ORÇAMENTO. TAMBÉM FOI SOLICITADO QUE ESTES ACESSÓRIOS NÃO FOSSEM CONSIDERADOS EM ORÇAMENTO.

**Conselho de Arquitetura e Urbanismo RRT**

**Nº 0000009854380**

ROGERIO VASCONCELOS DE SOUZA  
CAU A29.399-7

PROFESSOR

PROJETO

CONSERVAÇÃO

REVISÃO	DATA	RESPONSÁVEL	DESCRIÇÃO	ORÇAMENTO
01	JUL/21	ROGERIO	ALTERAÇÕES CONFORME RELATORIO DE ANÁLISE DA ETAPA 5	
02	SET/21	ROGERIO	ALTERAÇÕES CONFORME RELATORIO DE ANÁLISE R1 ETAPA 5	
03	OUT/21	ROGERIO	ALTERAÇÕES CONFORME RELATORIO DE ANÁLISE R2 ETAPA 5	

**JUSTIÇA DO TRABALHO**  
Tribunal Regional do Trabalho - 1ª Região

**SCA**  
ENGENHARIA E ARQUITETURA

PROJETO: NOVA SEDE DO TRT 5ª REGIÃO

CLIENTE: TRT 5ª REGIÃO

ENDEREÇO: RUA IVONNE SILVEIRA, N. 248, DORON

CIDADE / UF: SALVADOR/BA

CONTATO: 5029/2020

1. TORRE 1

2. PLANTA LAYOUT 17° PAVIMENTO

FRANCA: T1 21

PROFESSOR: ROGERIO VASCONCELOS DE SOUZA

PROJETO: TRT5-T1-ARQ-PE-021-R3.dwg

ESCALA: 1/75

ETAPA: R3


FE: PE

Rua Alvaro Alencar Lima, 278-A, Sala 910 - Edif. Morada Salvador - Alameda - Fátima - CEP: 41.800-170

Av. Santos Dumont, 3090, Sala 502/504 - Edif. Ennio Any - Alameda - Fátima - CEP: 41.800-170

Comunidade das Águas - Salvador - BA - CEP: 41.800-770

Tel. (71) 300-0000 - Fax (71) 3077-9999 - rva@rogeriovasconcelos.com.br

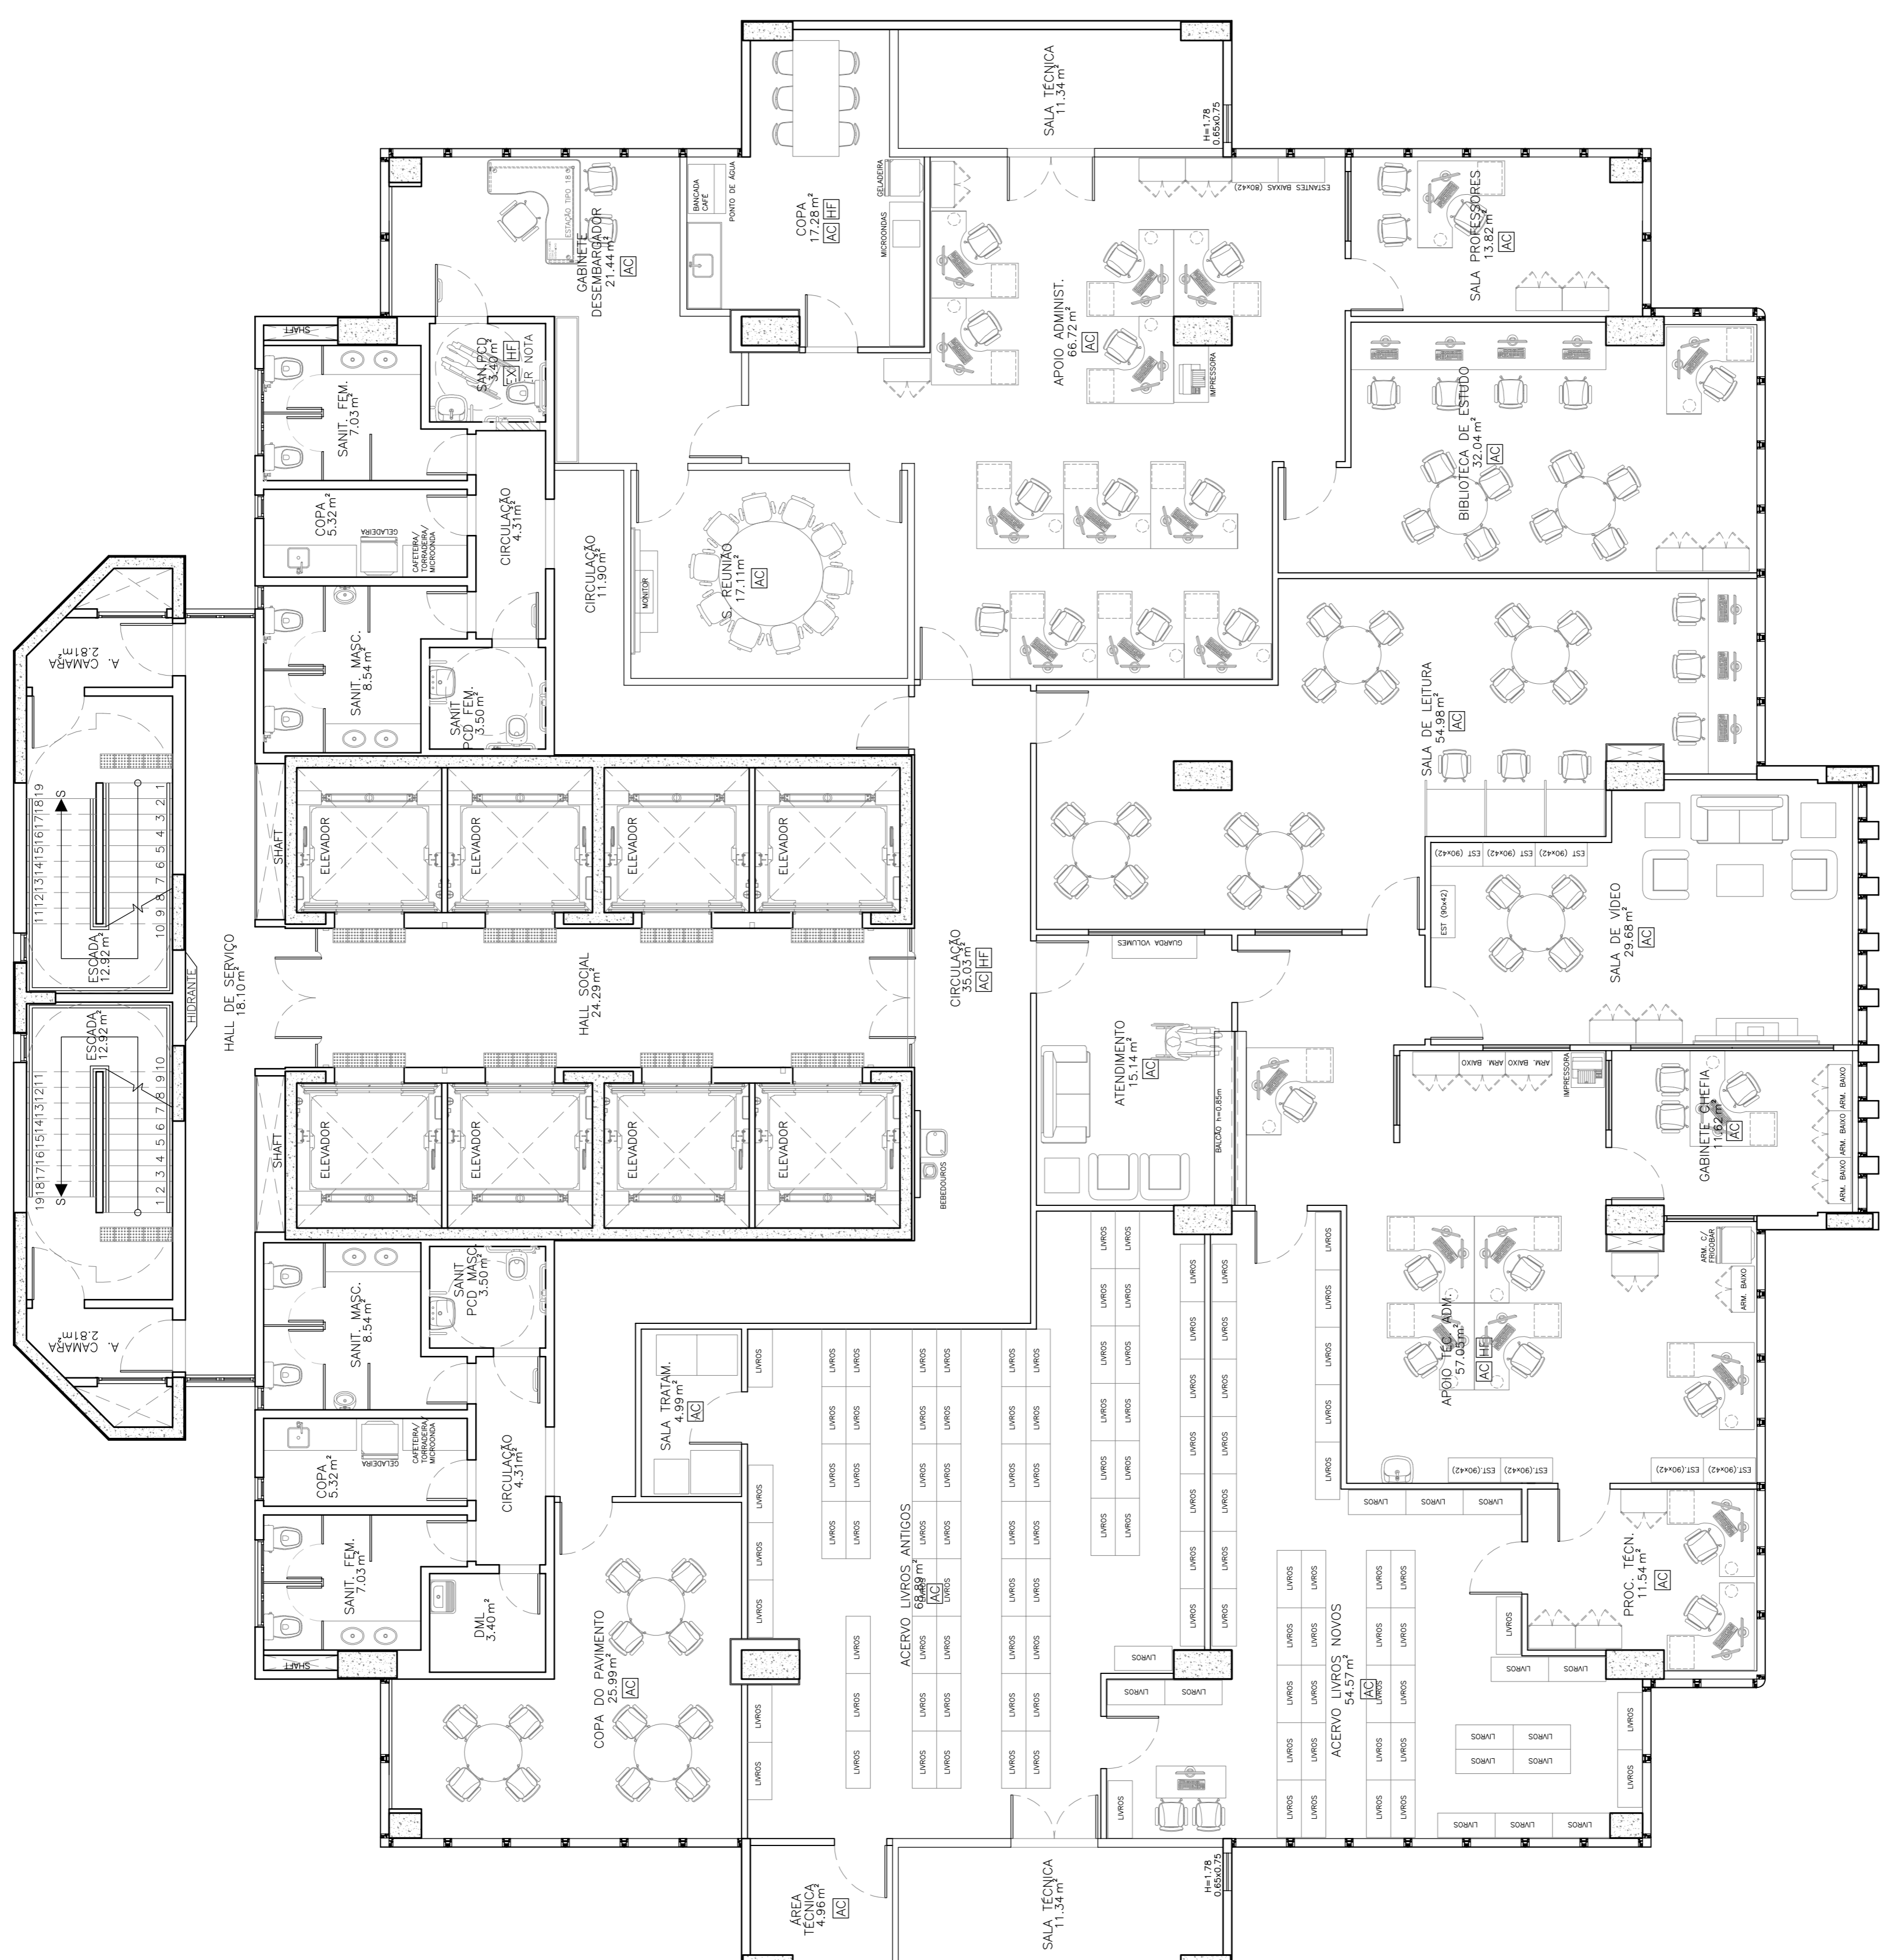

01 - PLANTA LAYOUT - 17° PAV. ESCALA: 1/75










CÓD.	DESCRIÇÃO
HF	ÁGUA FRIA
AC	AR. CONDICIONADO
EX	EXAUSTÃO MECÂNICA
FVC	VÁCUO CLÍNICO
FAM	AR. COMP. MEDICINAL

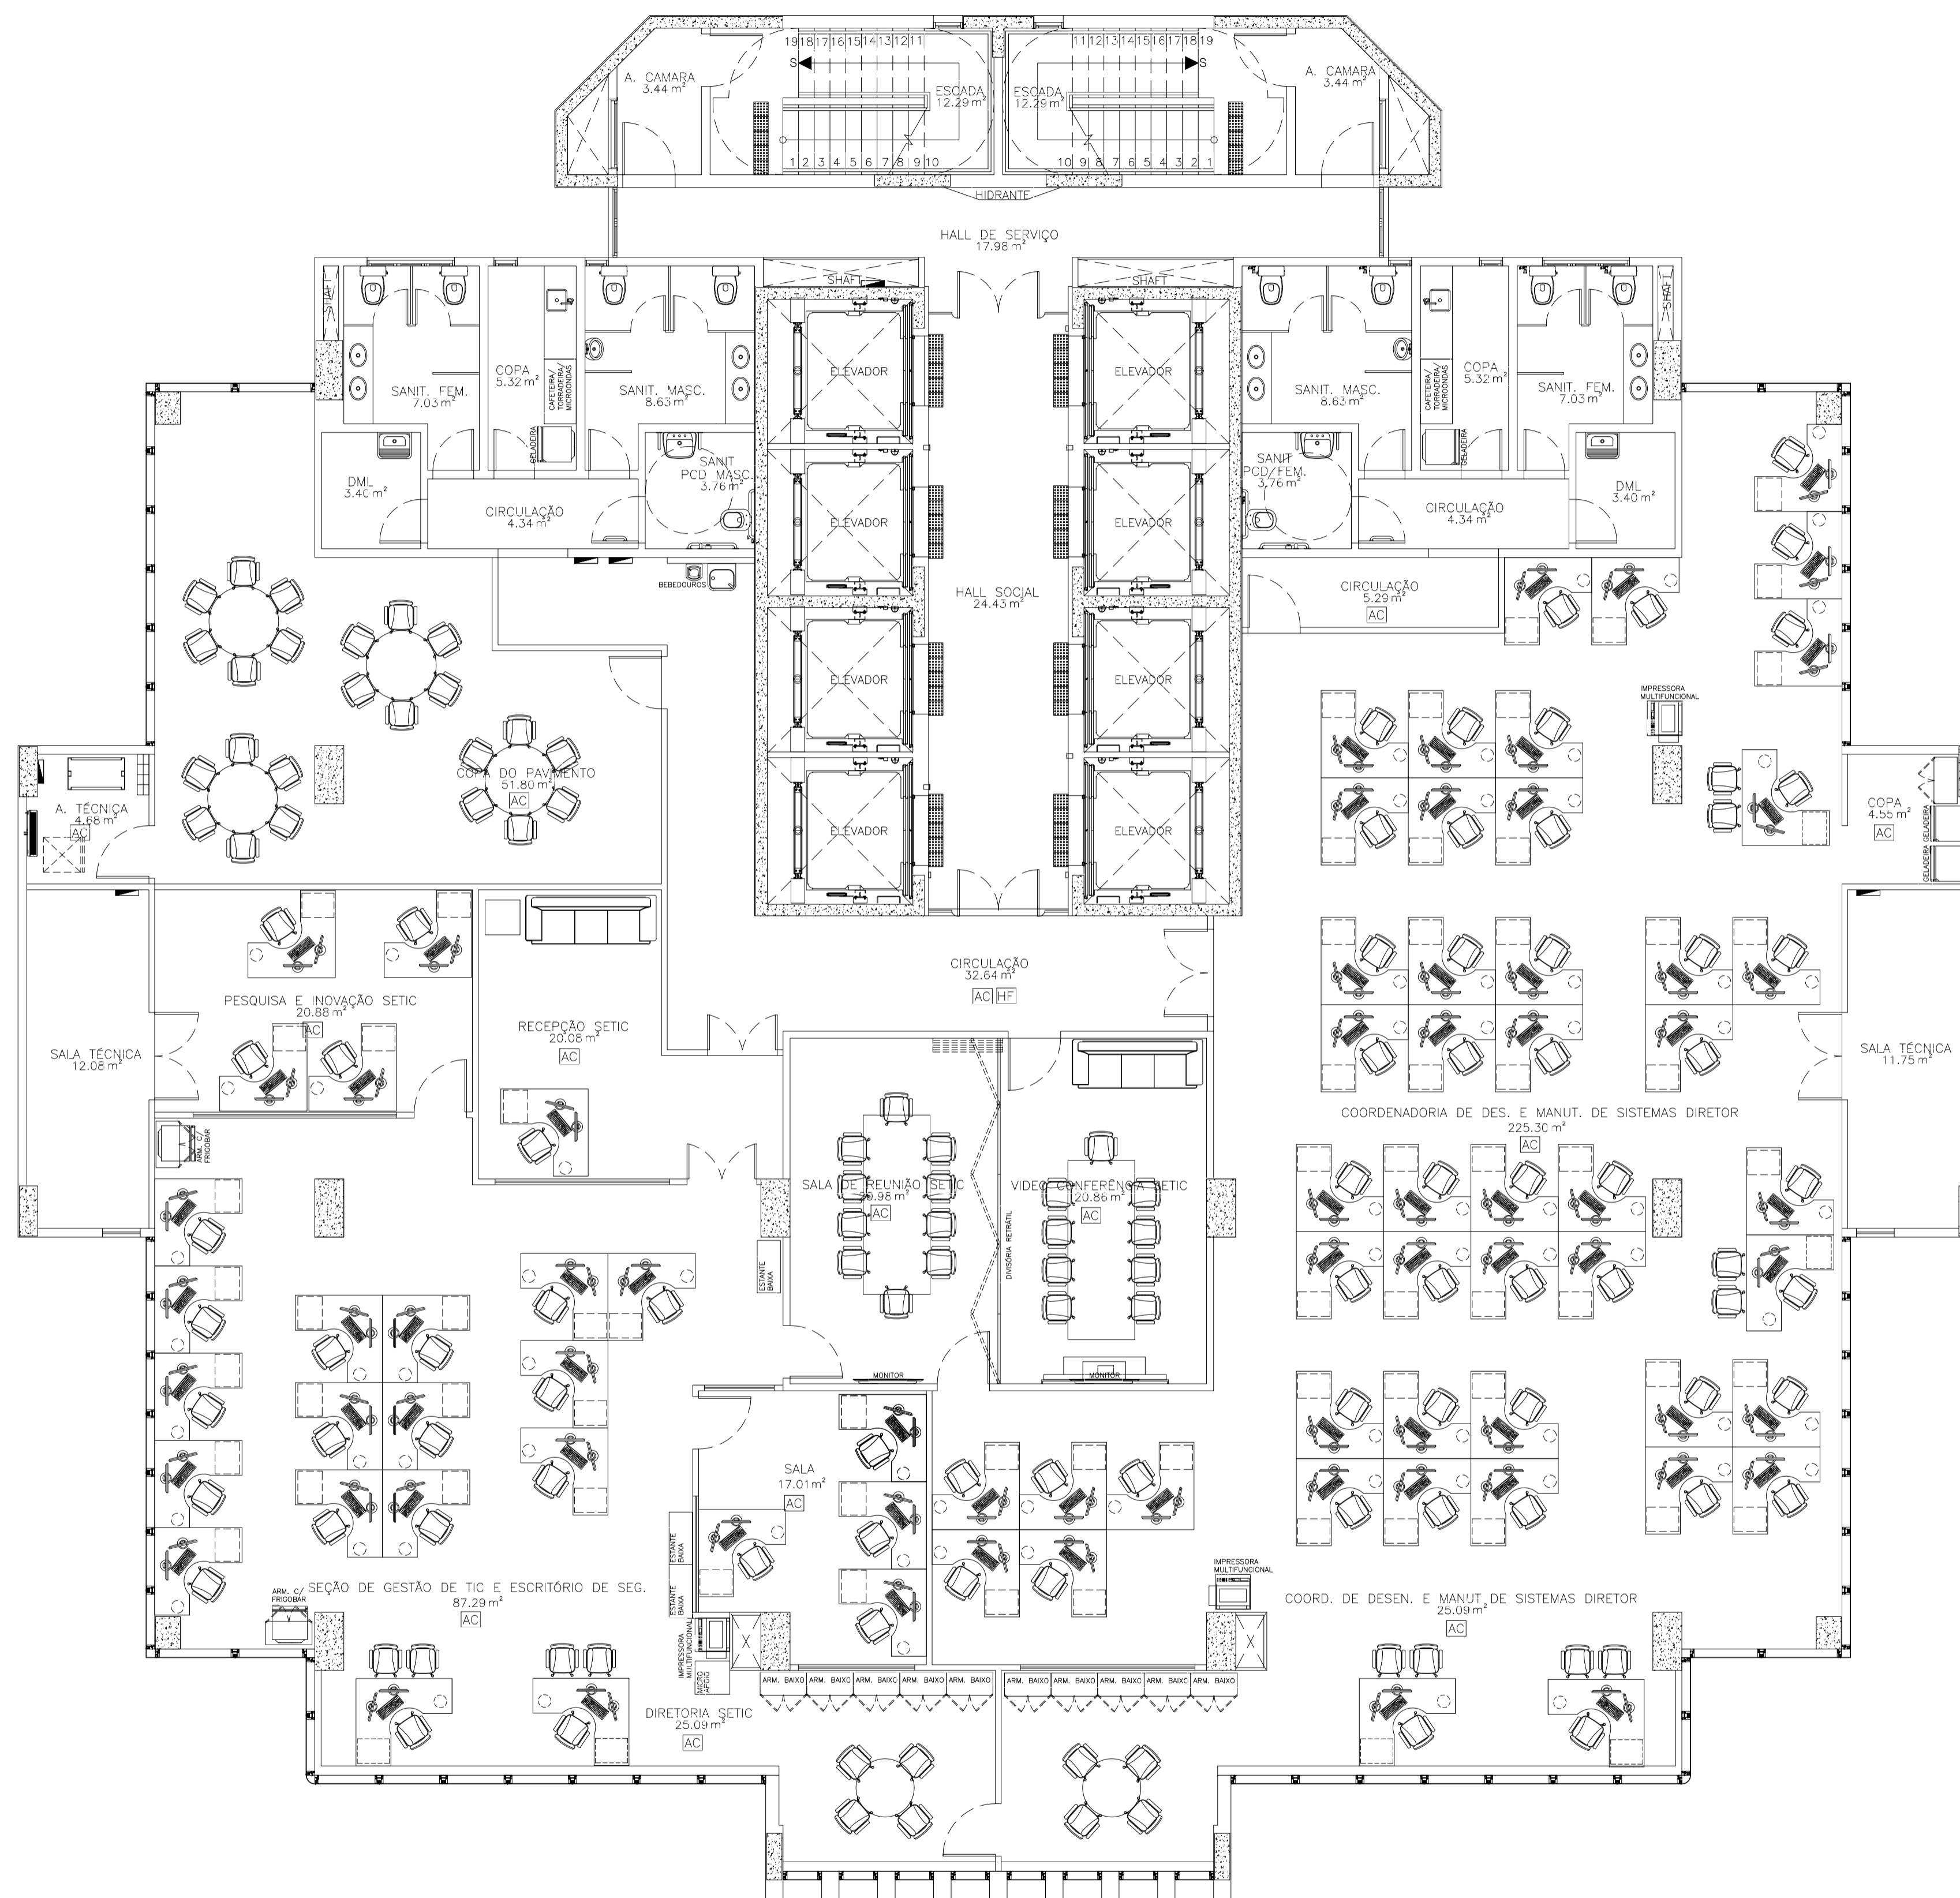


01 PLANTA LAYOUT – 1º PAV. –  
ESCALA: 1/75

PROPRIETÁRIO	 Conselho de Arquitetura e Urbanismo RRT			
PROJETO	Nº 000009854380			
CONSTRUÇÃO	ROGÉRIO VASCONCELOS DE SOUZA CAU A29.399-7			
REVISÃO	DATA	RESPONSÁVEL	DESCRIÇÃO	QR CODE
02	JUN/21	ROGÉRIO	ALTERAÇÕES CONFORME RELATÓRIO R1 DE ANÁLISE DA ETAPA 4	
03	AGO/21	ROGÉRIO	ALTERAÇÕES CONFORME RELATÓRIO R2 DE ANÁLISE DA ETAPA 4	
04	OUT/21	ROGÉRIO	ALTERAÇÕES CONFORME RELATÓRIO R3 DE ANÁLISE DA ETAPA 4	

PROJETO: NOVA SEDE DO TRT 5ª REGIÃO		CLIENTE: TRT 5ª REGIÃO
ENDEREÇO: RUA IVONNE SILVEIRA, Nº 248, DORON	CIDADE / UF: SALVADOR/BA	CONTRATO: 5029/2020
1. TORRE 2		FRANCHA: T2 36
2. PLANTA LAYOUT 1º PAVIMENTO		
3.		
4.		ARQUITETURA
RESPONSÁVEL TÉCNICO: ROGÉRIO VASCONCELOS DE SOUZA ARQUITETO E URBANISTA A29.399-7	NOME DO ARQUIVO: TRT5-T2-ARQ-PE-036-R4.dwg	ESCALA: 1/75
		REVISÃO: R4
		ETAPA: PE

Rua Azeu Amaro Lima, 276-A, sala 910 – Edif. Mundial Salvador  
 Avenida dos Azevedos – Salvador / BA – CEP: 41.820-770  
 Tel. (71) 3503-0000 – jca@engenharia.com.br

Av. Santos Dumont 3060, sala 502/504 – Edif. Emílio Any  
 Alameda – Fátima / CE – CEP: 60.150-181  
 Tel. (85) 3077-9999 – fortaleza@engenharia.com.br

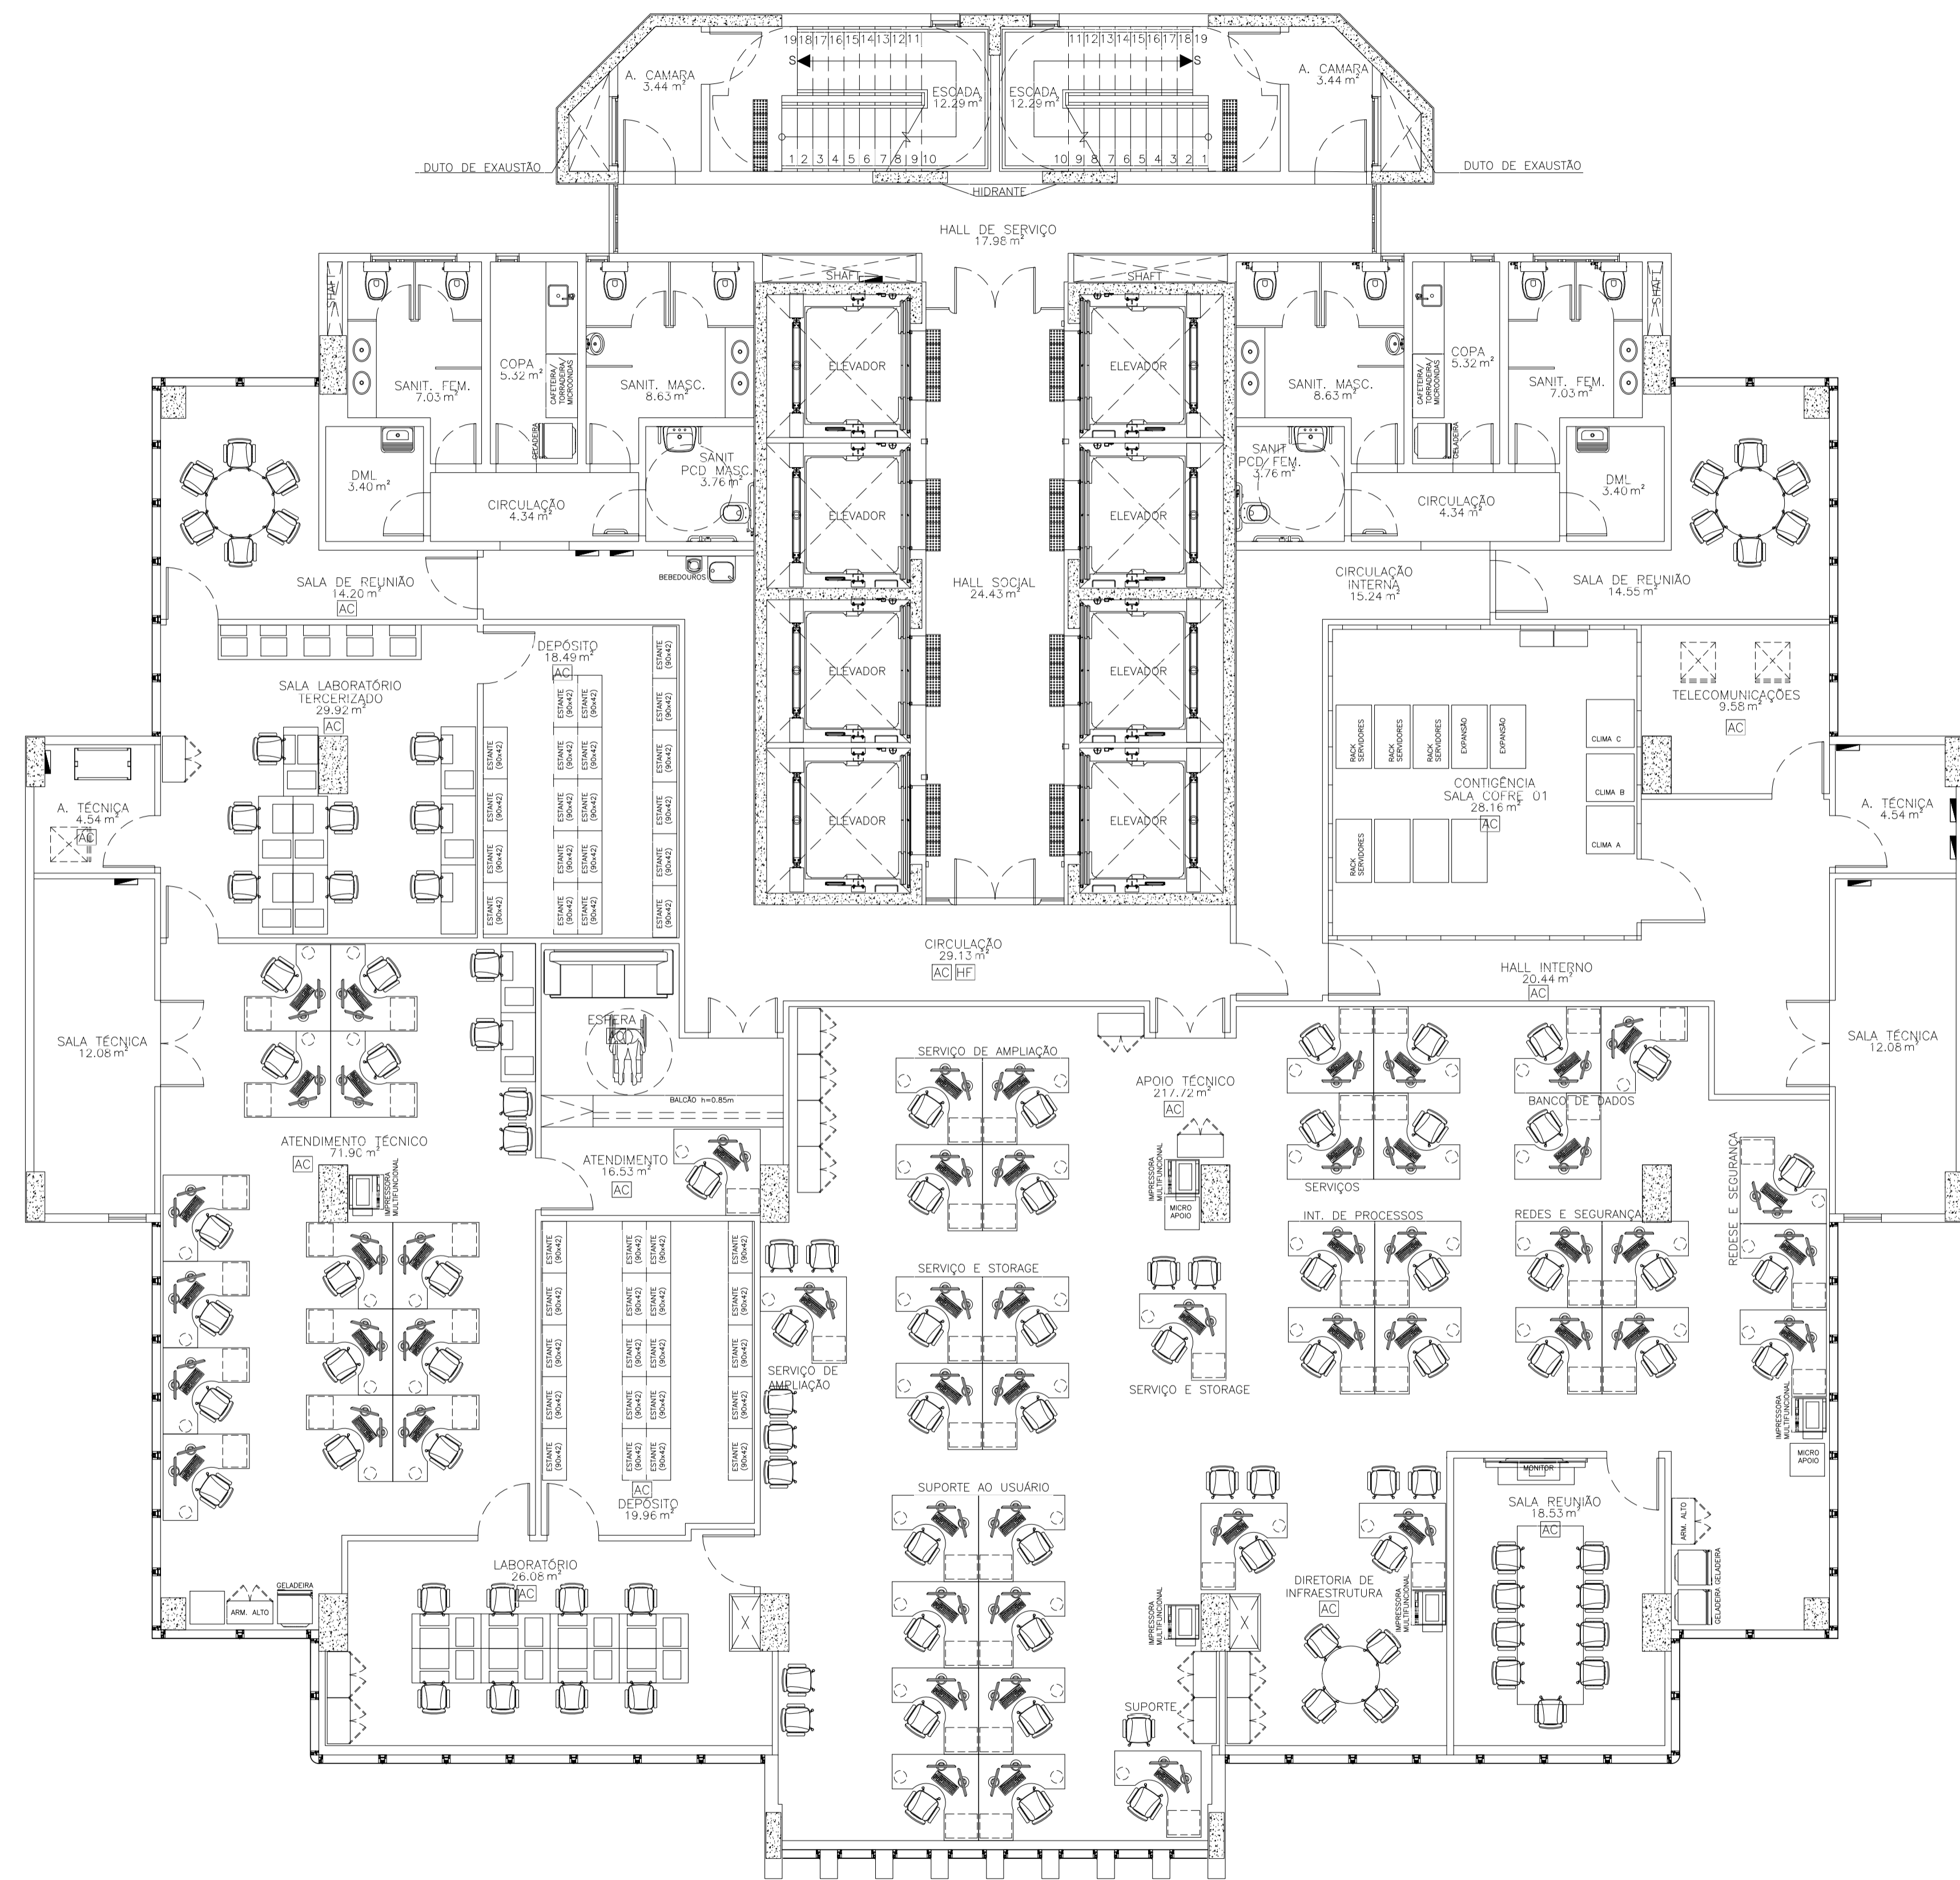

01 PLANTA LAYOUT - 2º PAV.  
ESCALA: 1/75

LEGENDA DE INSTALAÇÕES - RDC50

CÓD.	DESCRIÇÃO
HF	ÁGUA FRIA
AC	AR CONDICIONADO
EX	EXAUSTÃO MECÂNICA
FVC	VÁCUO CLÍNICO
FAM	AR COMP. MEDICINAL

PROPRIETÁRIO	 <b>Conselho de Arquitetura e Urbanismo RRT</b>		
PROJETO	<b>Nº 000009854380</b>		
CONSTRUÇÃO	<b>ROGÉRIO VASCONCELOS DE SOUZA</b> CAU A29.399-7		
REVISÃO	DATA	RESPONSÁVEL	DESCRIÇÃO
02	JUN/21	ROGÉRIO	ALTERAÇÕES CONFORME RELATÓRIO R1 DE ANÁLISE DA ETAPA 4
03	AGO/21	ROGÉRIO	ALTERAÇÕES CONFORME RELATÓRIO R2 DE ANÁLISE DA ETAPA 4
04	OUT/21	ROGÉRIO	ALTERAÇÕES CONFORME RELATÓRIO R3 DE ANÁLISE DA ETAPA 4


**JUSTIÇA DO TRABALHO**  
Tribunal Regional de Trabalho de 5ª Região (BA)

**JCA**  
ENGENHARIA E ARQUITETURA

PROJETO:	NOVA SEDE DO TRT 5ª REGIÃO	CLIENTE:	TRT 5ª REGIÃO
ENDEREÇO:	RUA IVONNE SILVEIRA, Nº 248, DORON	CIDADE / UF:	SALVADOR/BA
CONTRATO:		CONTRATO:	5029/2020
1. TORRE 2		FRANCHA:	T2 37
2. PLANTA LAYOUT 2º PAVIMENTO			
3.			
4.			
RESPONSÁVEL TÉCNICO:	ROGÉRIO VASCONCELOS DE SOUZA	NOME DO ARQUIVO:	TRT5-T2-ARQ-PE-037-R4.dwg
ARQUITETO E URBANISTA	A29.399-7	ESCALA:	1/75
		REVISÃO:	R4
		ETAPA:	PE

Rua Alceu Amoroso Lima, 276-A, sala 910 - Edif. Mundial Salvador - Alameda - Faria Lima / BA - CEP: 41.820-770  
 Tel. (71) 3503-0000 - jca@jcaengenharia.com.br


Av. Santos Dumont 3060, sala 502/504 - Edif. Emílio Any - Alameda - Faria Lima / CE - CEP: 60.150-181  
 Tel. (85) 3077-9999 - fortaleza@jcaengenharia.com.br

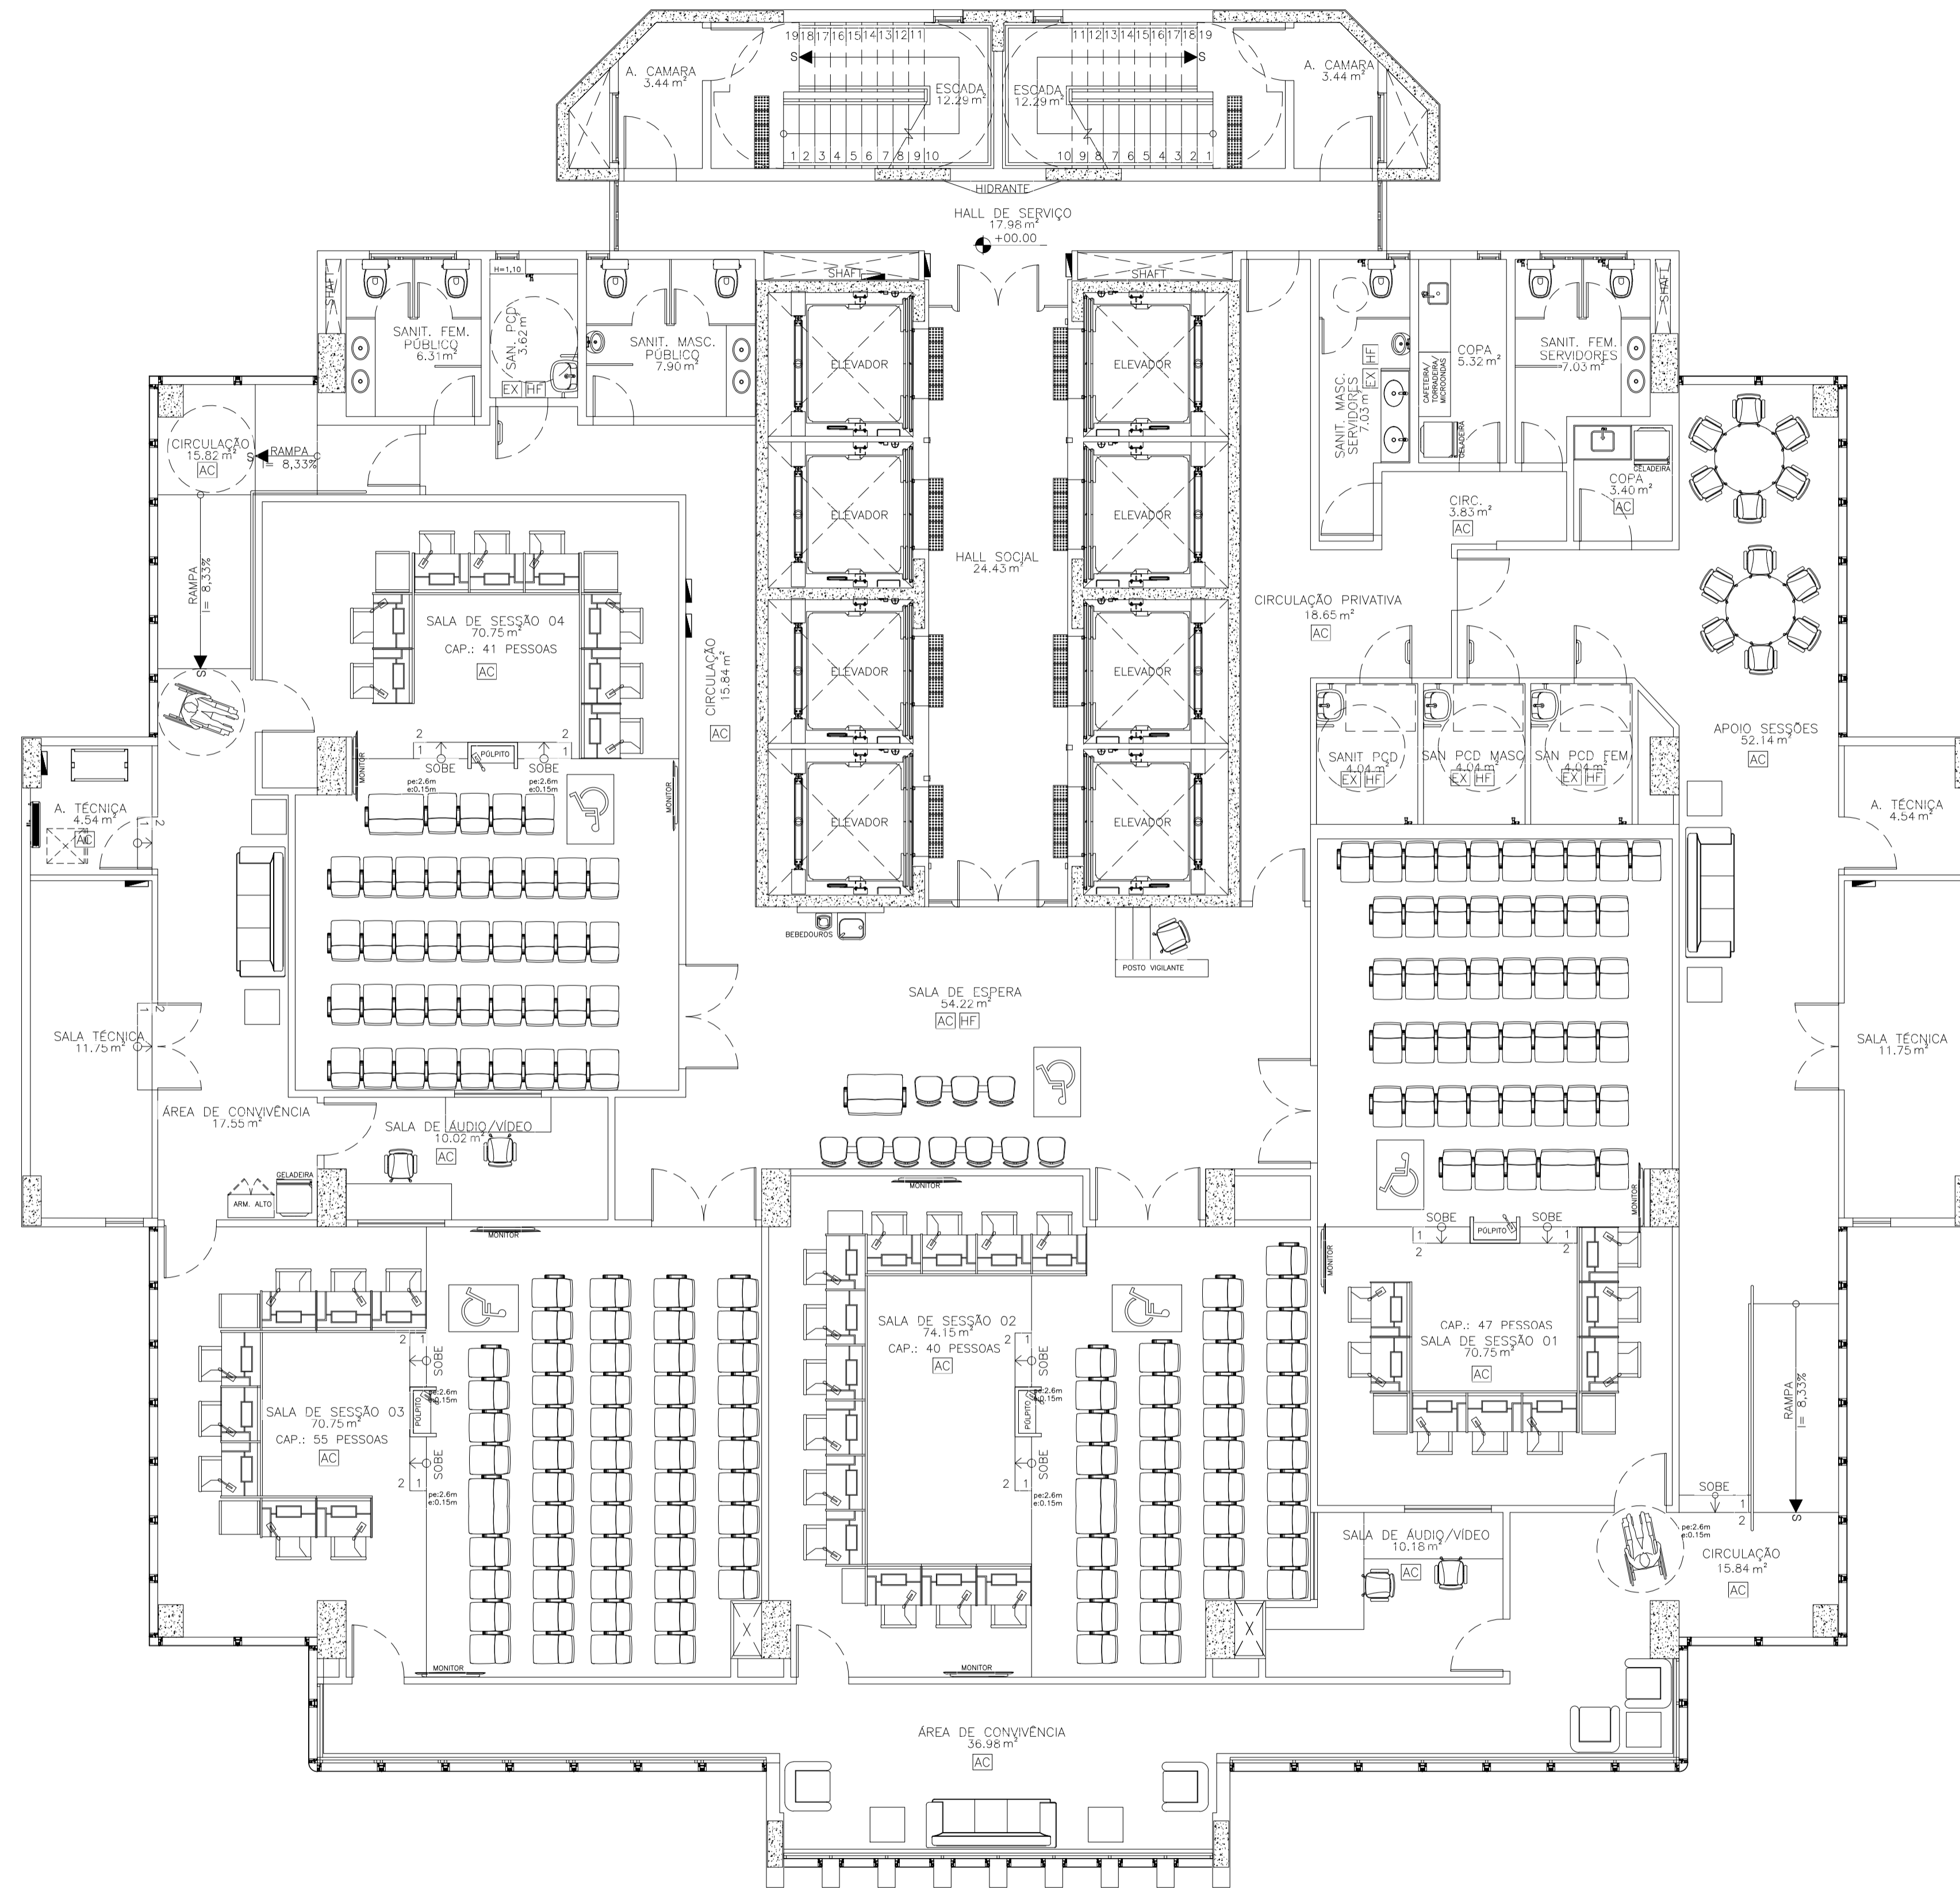

01 PLANTA LAYOUT - 3º PAV.  
ESCALA: 1/75

PROPRIETÁRIO		 <b>Conselho de Arquitetura e Urbanismo RRT</b>		
PROJETO		<b>Nº 000009854380</b>		
CONSTRUÇÃO		<b>ROGÉRIO VASCONCELOS DE SOUZA</b> CAU A29.399-7		
REVISÃO	DATA	RESPONSÁVEL	DESCRIÇÃO	QR CODE
02	JUN/21	ROGÉRIO	ALTERAÇÕES CONFORME RELATÓRIO R1 DE ANÁLISE DA ETAPA 4	
03	AGO/21	ROGÉRIO	ALTERAÇÕES CONFORME RELATÓRIO R2 DE ANÁLISE DA ETAPA 4	
04	OUT/21	ROGÉRIO	ALTERAÇÕES CONFORME RELATÓRIO R3 DE ANÁLISE DA ETAPA 4	
 		PROJETO: NOVA SEDE DO TRT 5ª REGIÃO CLIENTE: TRT 5ª REGIÃO		
ENDEREÇO: RUA IVONNE SILVEIRA, Nº 248, DORON		CIDADE / UF: SALVADOR/BA		CONTRATO: 5029/2020
1. TORRE 2		FRANCHA:		
2. PLANTA LAYOUT 3º PAVIMENTO		T2		38
3.		ARQUITETURA		
4.				
RESPONSÁVEL TÉCNICO: ROGÉRIO VASCONCELOS DE SOUZA ARQUITETO E URBANISTA		NOME DO ARQUIVO: TRT5-T2-ARQ-PE-038-R4.dwg A29.399-7		ESCALA: 1/75 REVISÃO: R4 ETAPA: PE
Rua Alceu Amoroso Lima, 276-A, sala 910 - Edif. Mundial Salvador Avenida dos Avozes - Salvador / BA - CEP: 41.820-770 Tel. (71) 3503-0000 - jca@engenharia.com.br		Av. Santos Dumont 3060, sala 502/504 - Edif. Emílio Any Alameda - Fátima / CE - CEP: 60.150-183 Tel. (85) 3077-9999 - fortaleza@caengenharia.com.br		


CÓD.	DESCRIÇÃO
HF	ÁGUA FRIA
AC	AR CONDICIONADO
EX	EXAUSTÃO MECÂNICA
FVC	VÁCUO CLÍNICO
FAM	AR COMP. MEDICINAL

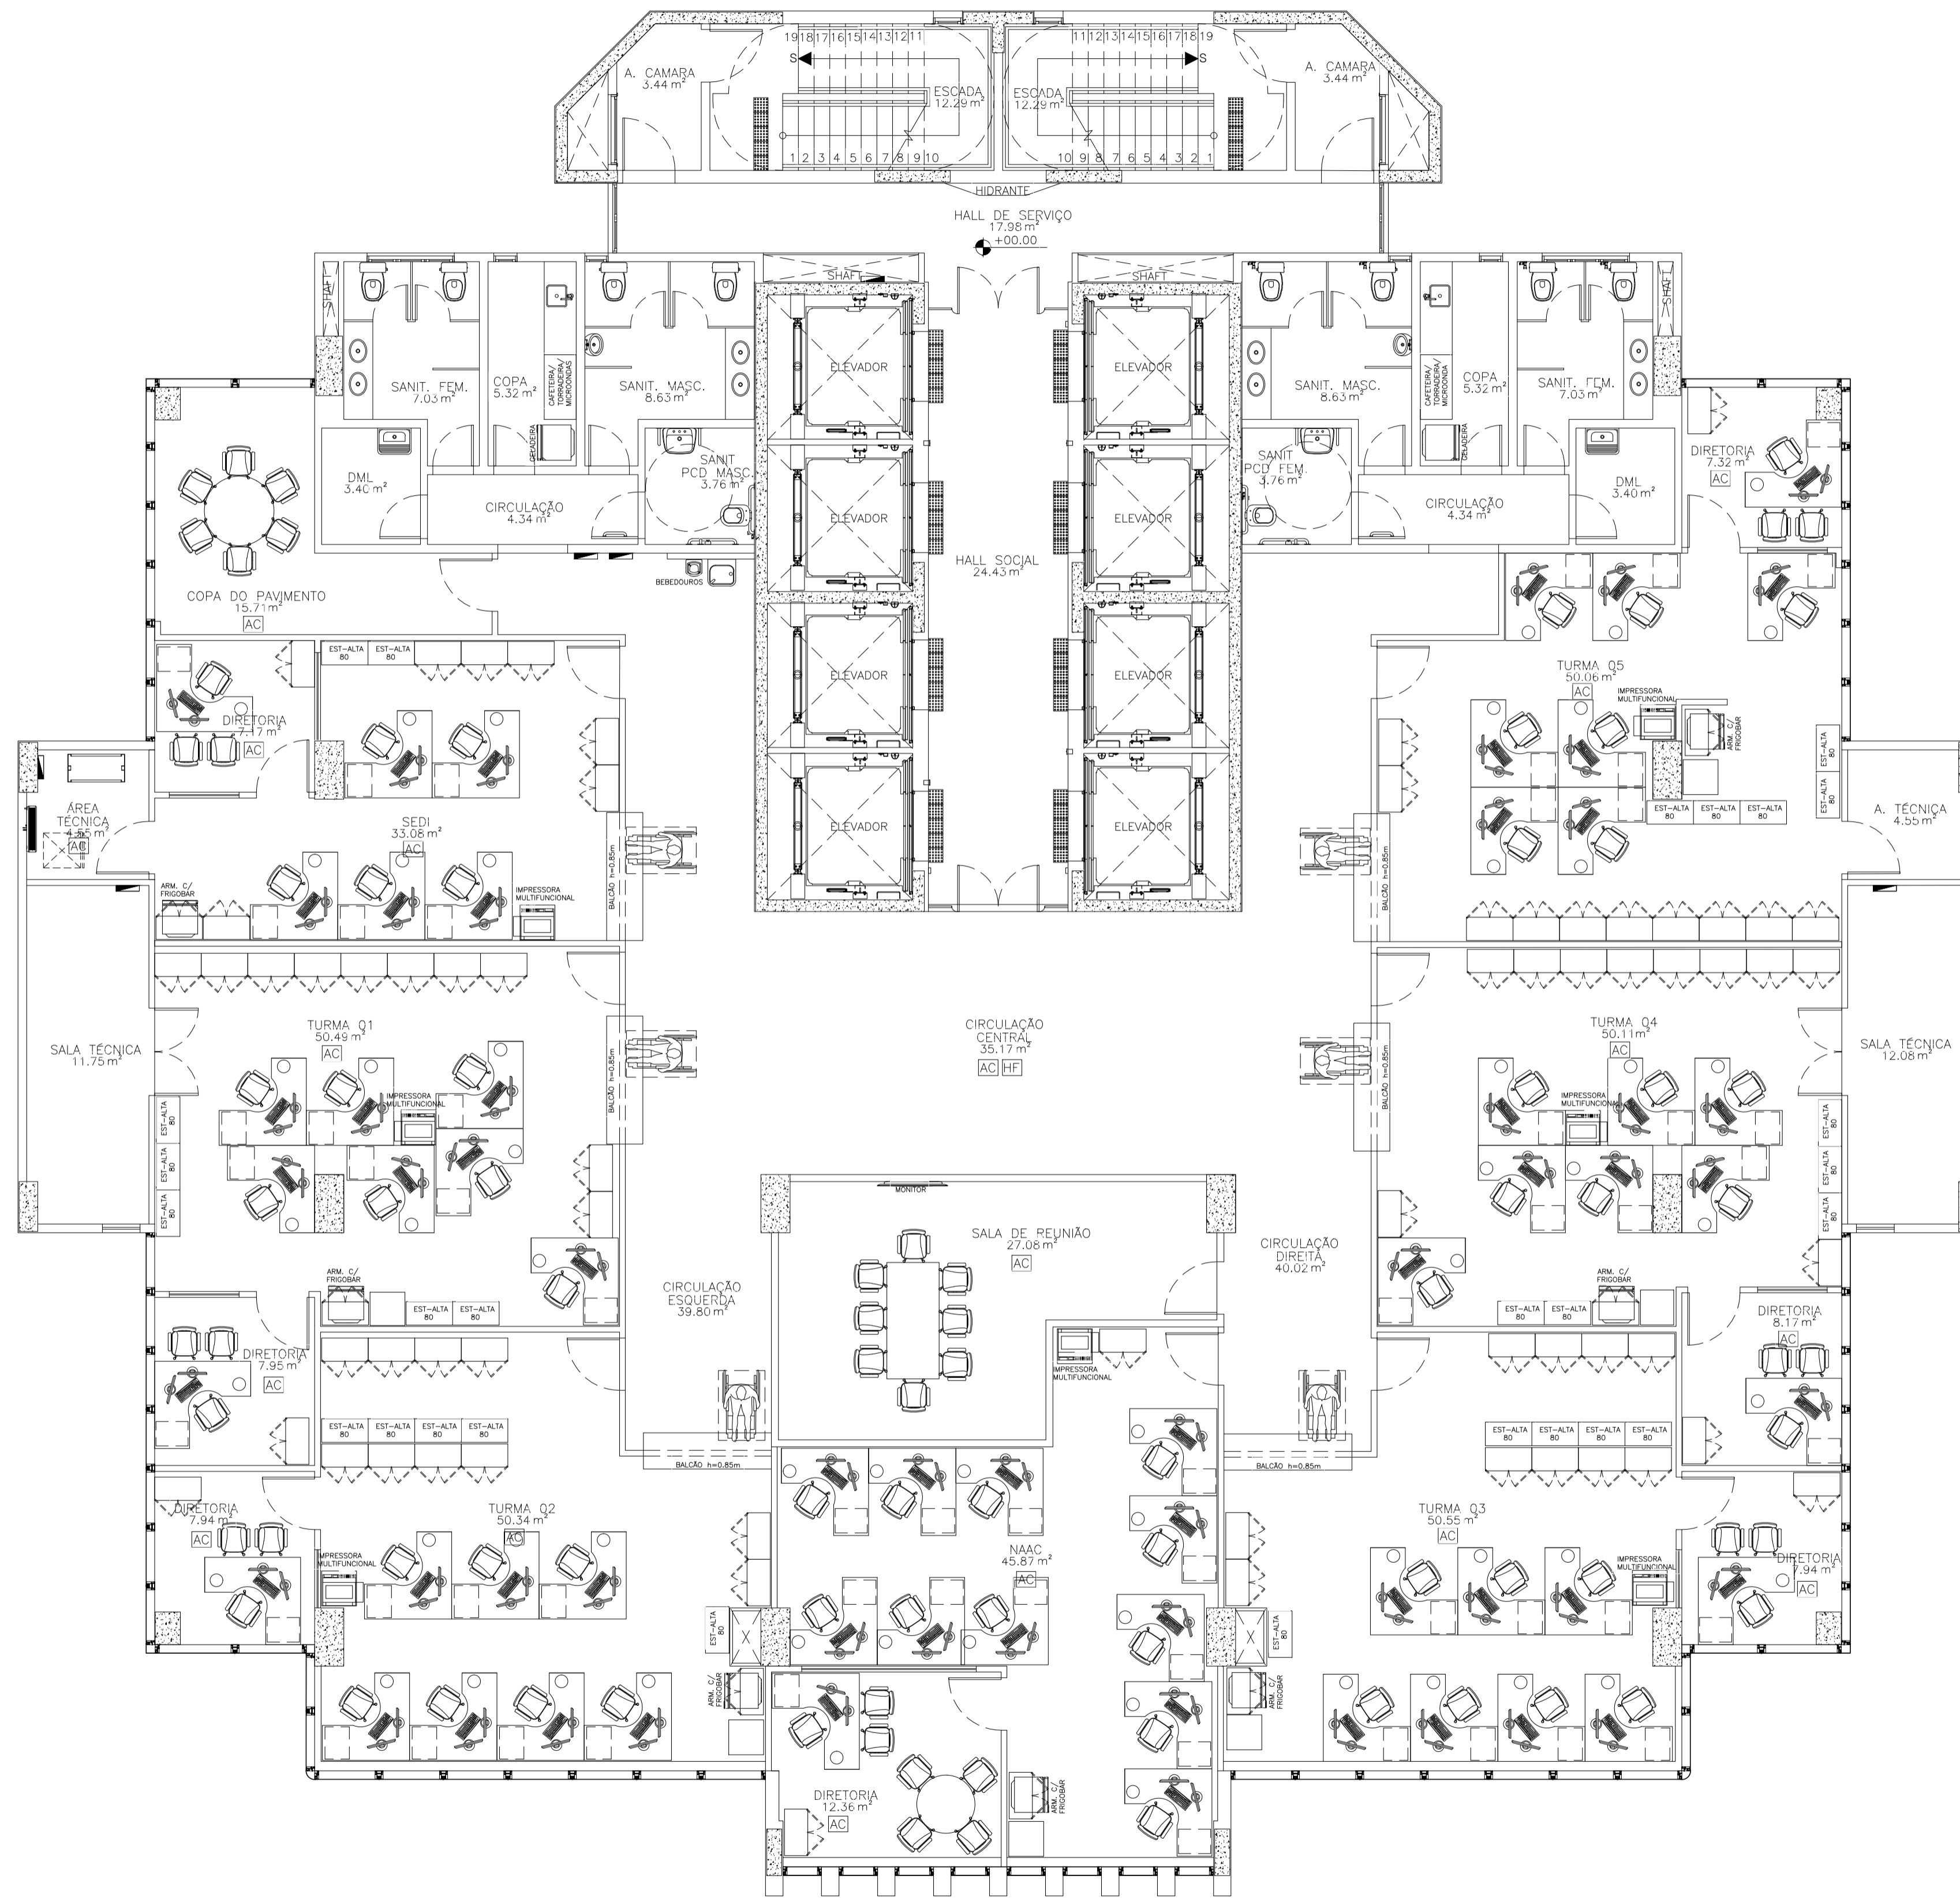


01 PLANTA LAYOUT – 4º PAV.  
ESCALA: 1/75

PROPRIETÁRIO		 <b>Conselho de Arquitetura e Urbanismo RRT</b> Nº 000009854380 ROGÉRIO VASCONCELOS DE SOUZA CAU A29.399-7		
PROJETO		PROJETO: NOVA SEDE DO TRT 5ª REGIÃO CLIENTE: TRT 5ª REGIÃO		
CONSTRUÇÃO		ENDEREÇO: RUA IVONNE SILVEIRA, Nº 248, DORON CIDADE / UF: SALVADOR/BA CONTRATO: 5029/2020		
REVISÃO	DATA	RESPONSÁVEL	DESCRIÇÃO	QR CODE
02	JUN/21	ROGÉRIO	ALTERAÇÕES CONFORME RELATÓRIO R1 DE ANÁLISE DA ETAPA 4	
03	AGO/21	ROGÉRIO	ALTERAÇÕES CONFORME RELATÓRIO R2 DE ANÁLISE DA ETAPA 4	
04	OUT/21	ROGÉRIO	ALTERAÇÕES CONFORME RELATÓRIO R3 DE ANÁLISE DA ETAPA 4	
 <b>JUSTIÇA DO TRABALHO</b> Tribunal Regional de Trabalho do 5º Região (BA)		 <b>JCA</b> ENGENHARIA E ARQUITETURA		
PROJETO: NOVA SEDE DO TRT 5ª REGIÃO ENDEREÇO: RUA IVONNE SILVEIRA, Nº 248, DORON CIDADE / UF: SALVADOR/BA CONTRATO: 5029/2020		CLIENTE: TRT 5ª REGIÃO FRANQUIA: T2 39 ARQUITETURA		
RESPONSÁVEL TÉCNICO: ROGÉRIO VASCONCELOS DE SOUZA ARQUITETO E URBANISTA A29.399-7		NOME DO ARQUIVO: TRT5-T2-ARQ-PE-039-R4.dwg		ESCALA: 1/75 REVISÃO: R4 ETAPA: PE
Rua Alceu Amoroso Lima, 276-A, sala 910 - Edif. Mundial Salvador Cidade: Fátima / BA - CEP: 41.820-770 Tel. (71) 3503-0000 - jca@engenharia.com.br		Av. Santos Dumont 3060, sala 502/504 - Edif. Emílio Any Alameda - Fátima / CE - CEP: 60.150-183 Tel. (85) 3077-9999 - fortaleza@engenharia.com.br		

CÓD.	DESCRIÇÃO
HF	ÁGUA FRIA
AC	AR. CONDICIONADO
EX	EXAUSTÃO MECÂNICA
FVC	VÁCUO CLÍNICO
FAM	AR. COMP. MEDICINAL

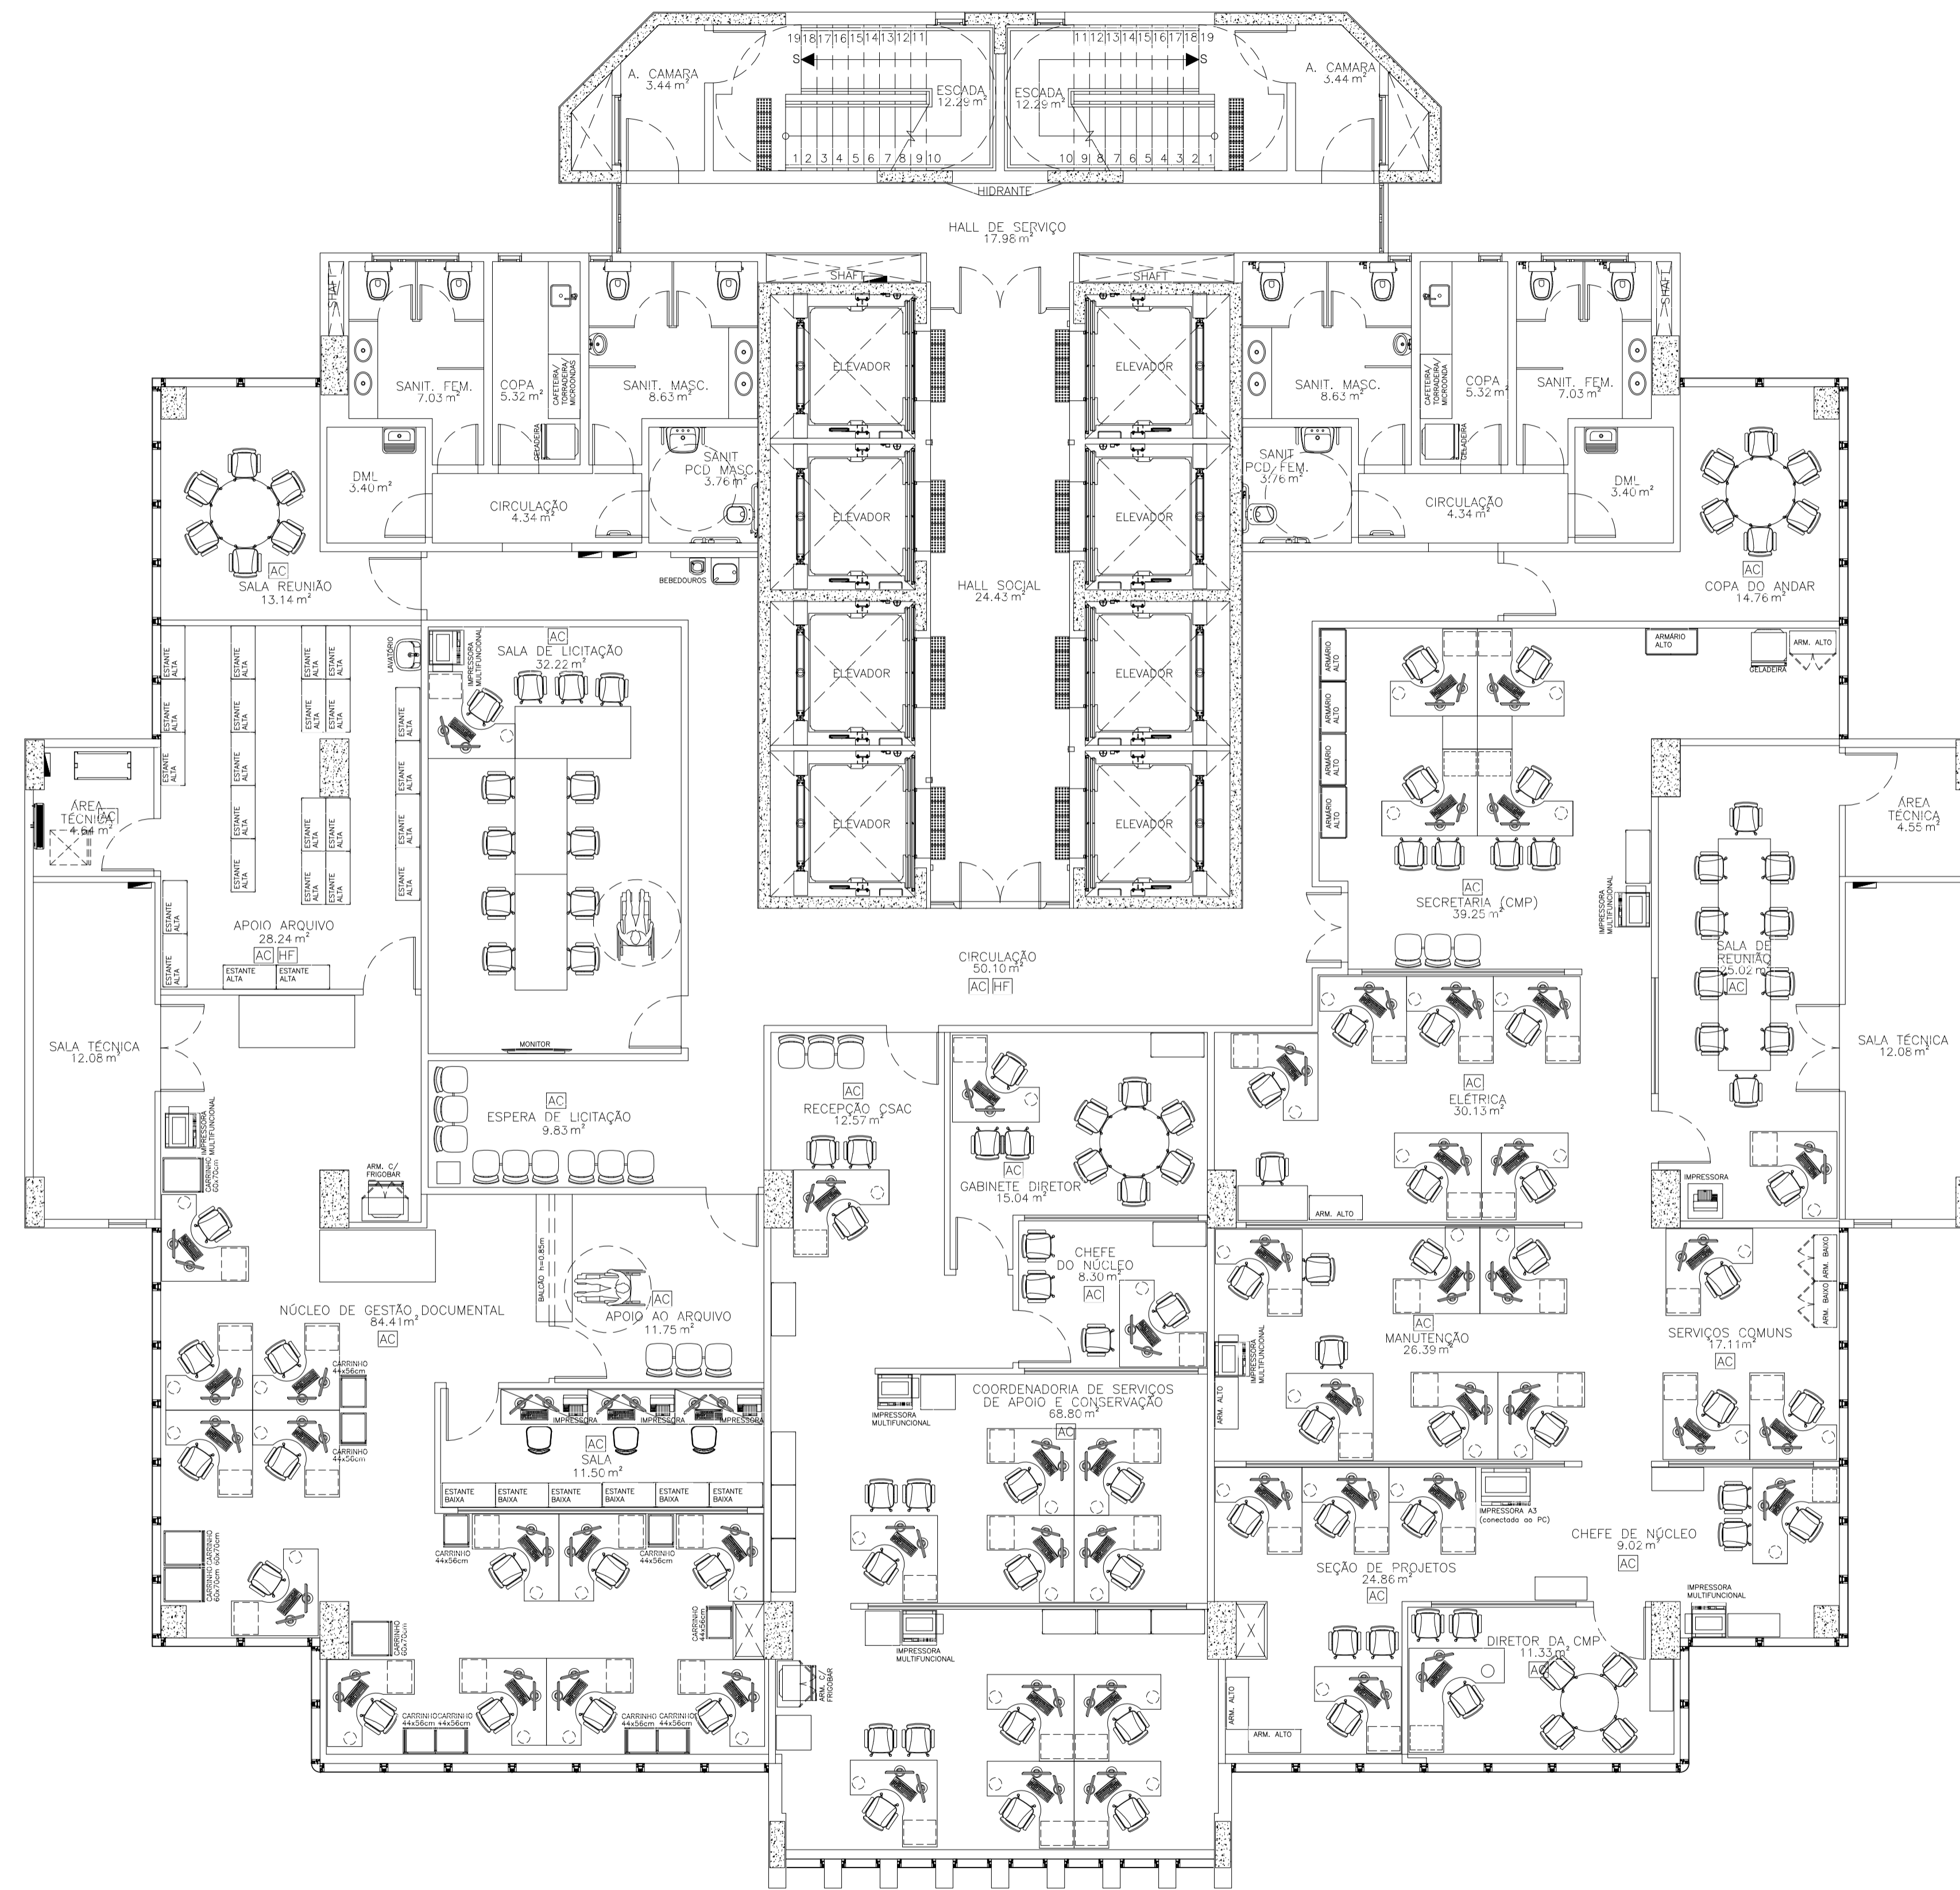

01 PLANTA LAYOUT - 5ª PAV.  
ESCALA: 1/75

PROPRIETÁRIO	 Conselho de Arquitetura e Urbanismo RRT			
PROJETO	Nº 000009854380			
CONSTRUÇÃO	ROGÉRIO VASCONCELOS DE SOUZA CAU A29.399-7			
REVISÃO	DATA	RESPONSÁVEL	DESCRIÇÃO	QR CODE
02	JUN/21	ROGÉRIO	ALTERAÇÕES CONFORME RELATÓRIO R1 DE ANÁLISE DA ETAPA 4	
03	AGO/21	ROGÉRIO	ALTERAÇÕES CONFORME RELATÓRIO R2 DE ANÁLISE DA ETAPA 4	
04	OUT/21	ROGÉRIO	ALTERAÇÕES CONFORME RELATÓRIO R3 DE ANÁLISE DA ETAPA 4	





PROJETO:	NOVA SEDE DO TRT 5ª REGIÃO	CLIENTE:	TRT 5ª REGIÃO
ENDEREÇO:	RUA IVONNE SILVEIRA, Nº 248, DORON	CIDADE / UF:	SALVADOR/BA
CONTRATO:	5029/2020	ETAPA:	T2 40
1. TORRE 2		FRANQUIA:	
2. PLANTA LAYOUT 5ª PAVIMENTO		ARQUITETURA	
3.			
4.			
RESPONSÁVEL TÉCNICO:	ROGÉRIO VASCONCELOS DE SOUZA	NOME DO ARQUIVO:	TRT5-T2-ARQ-PE-040-R4.dwg
ARQUITETO E URBANISTA	A29.399-7	ESCALA:	1/75
		REVISÃO:	R4
		ETAPA:	PE

Rua Alceu Amoroso Lima, 276-A, sala 910 - Edif. Mundial Salvador  
 Avenida dos Azevedos - Salvador / BA - CEP: 41.820-770  
 Tel. (71) 3503-0000 - jca@engenharia.com.br

Av. Santos Dumont 3060, sala 502/504 - Edif. Emílio Any  
 Alameda - Fátima / CE - CEP: 60.150-181  
 Tel. (85) 3077-9999 - fortaleza@caengenharia.com.br

02	RODAPE EM GRANITO 10cm REF SINAPI 98685
LEGENDA DE INSTALAÇÕES – RDC50	
CÓD.	DESCRIÇÃO
HF	ÁGUA FRIA
AC	AR. CONDICIONADO
EX	EXAUSTÃO MECÂNICA
FVC	VÁCUO CLÍNICO
FAM	AR. COMP. MEDICINAL

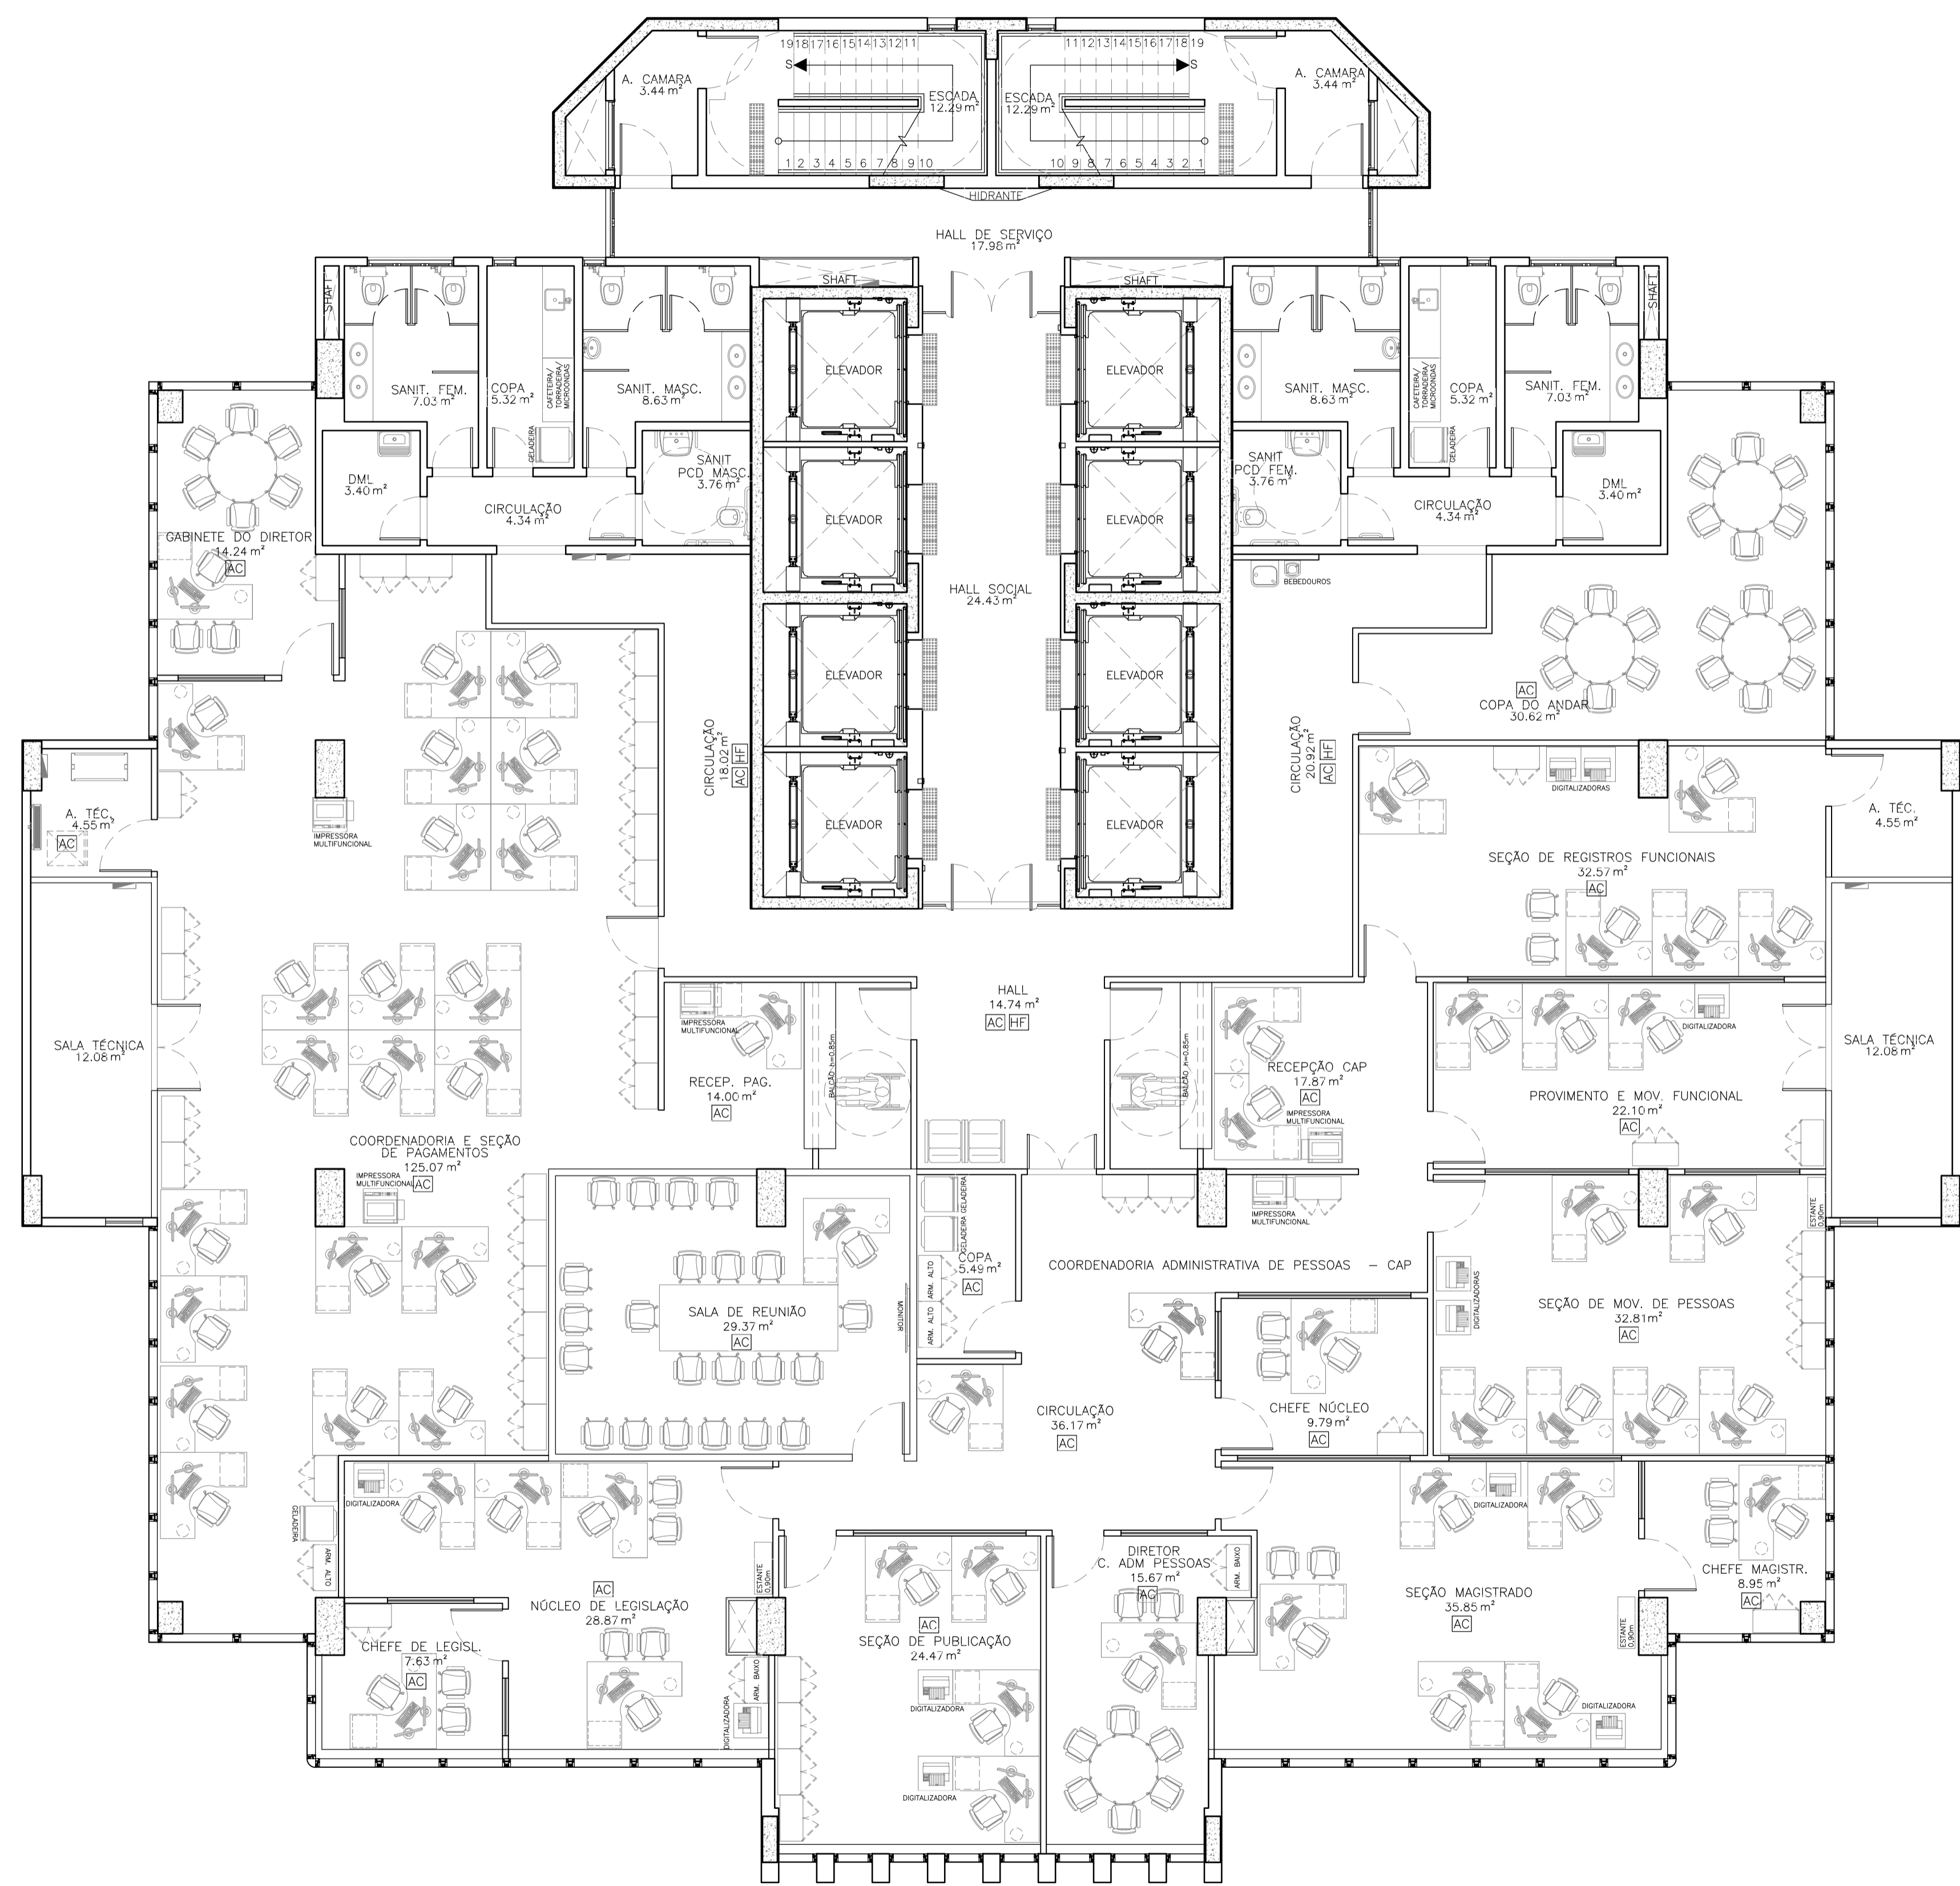


01 PLANTA LAYOUT – 6º PAV.  
ESCALA: 1/75

PROPRIETÁRIO	 <b>Conselho de Arquitetura e Urbanismo RRT</b> <b>Nº 000009854380</b> ROGÉRIO VASCONCELOS DE SOUZA CAU A29.399-7
PROJETO	
CONSTRUÇÃO	

REVISÃO	DATA	RESPONSÁVEL	DESCRIÇÃO	QR CODE
02	JUN/21	ROGÉRIO	ALTERAÇÕES CONFORME RELATÓRIO R1 DE ANÁLISE DA ETAPA 4	
03	AGO/21	ROGÉRIO	ALTERAÇÕES CONFORME RELATÓRIO R2 DE ANÁLISE DA ETAPA 4	
04	OUT/21	ROGÉRIO	ALTERAÇÕES CONFORME RELATÓRIO R3 DE ANÁLISE DA ETAPA 4	

 <b>JUSTIÇA DO TRABALHO</b> Tribunal Regional do Trabalho da 5ª Região (BA)		 <b>JCA</b> ENGENHARIA E ARQUITETURA	
PROJETO:	NOVA SEDE DO TRT 5ª REGIÃO	CLIENTE:	TRT 5ª REGIÃO
ENDEREÇO:	RUA IVONNE SILVEIRA, Nº 248, DORON	CIDADE / UF:	SALVADOR/BA
CONTRATO:		CONTRATO:	5029/2020
1. TORRE 2		FRANCHA:	T2 41
2. PLANTA LAYOUT 6º PAVIMENTO		ARQUITETURA	
RESPONSÁVEL TÉCNICO:	ROGÉRIO VASCONCELOS DE SOUZA	NOME DO ARQUIVO:	TRT5-T2-ARQ-PE-041-R4.dwg
ARQUITETO E URBANISTA	A29.399-7	ESCALA:	1/75
		REVISÃO:	R4
		ETAPA:	PE

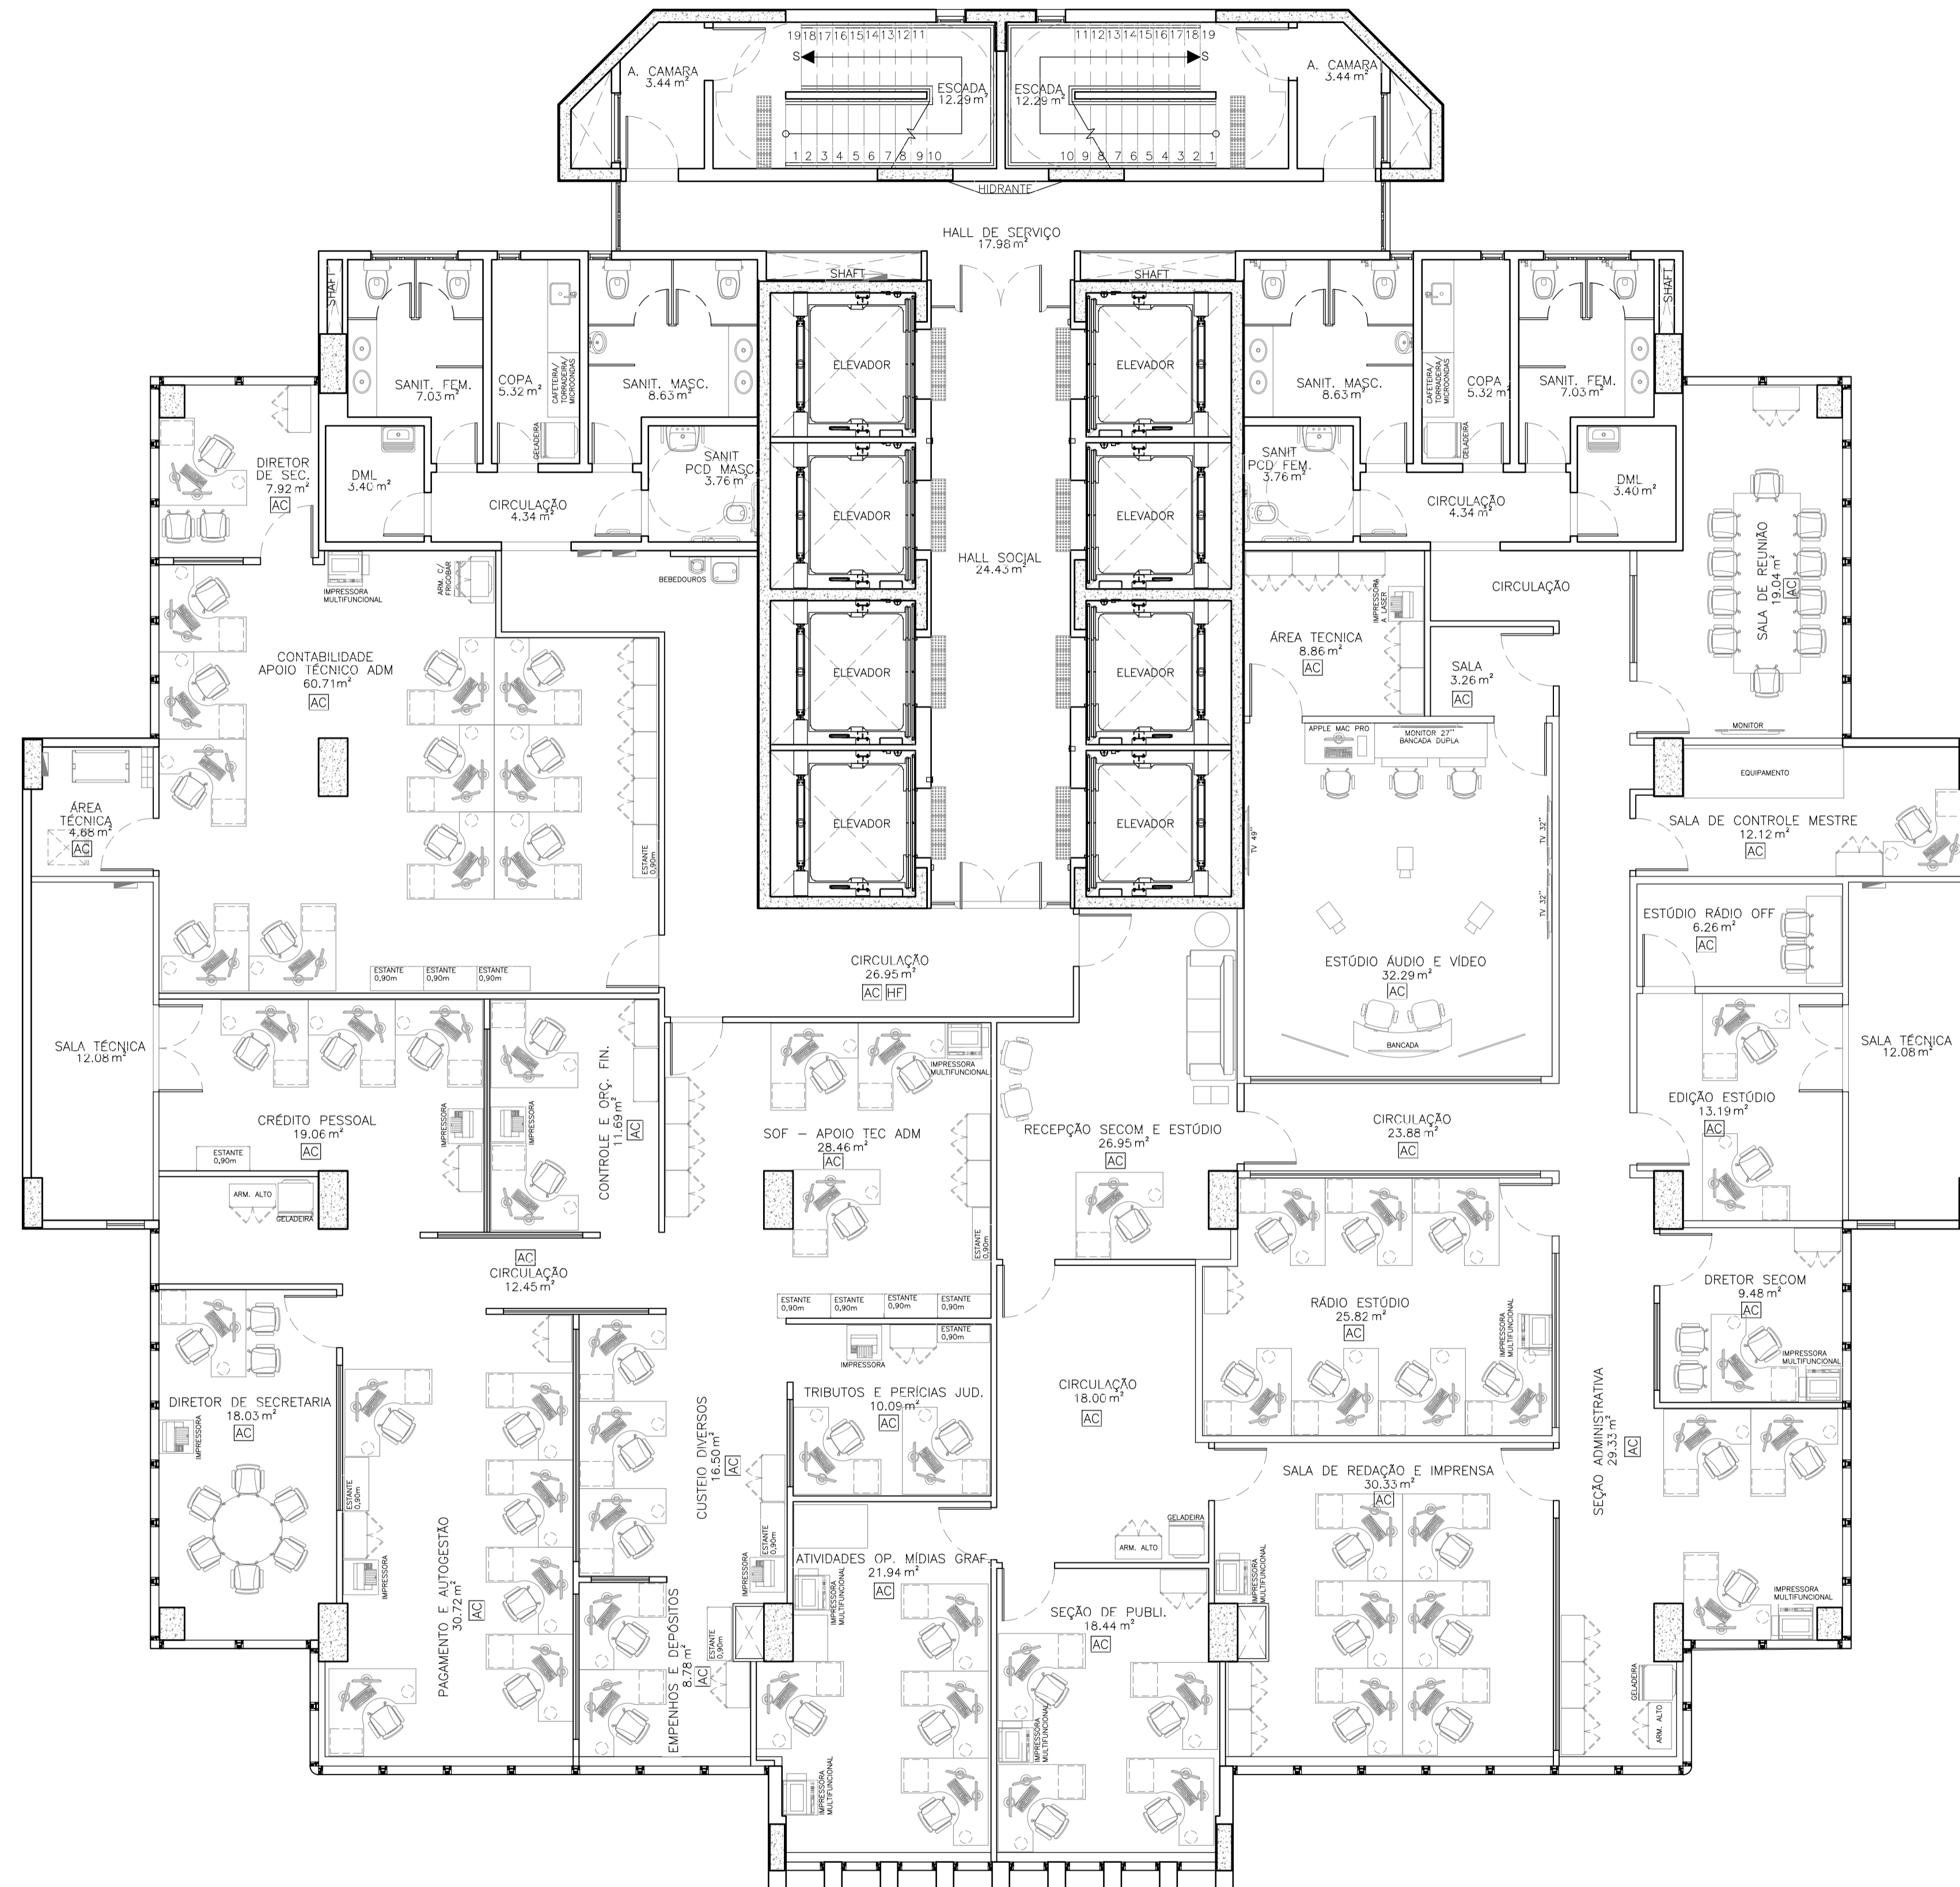

01 PLANTA LAYOUT - 7º PAV.  
ESCALA: 1/75

LEGENDA DE INSTALAÇÕES - RDC50

CÓD.	DESCRIÇÃO
HF	ÁGUA FRIA
AC	AR. CONDICIONADO
EX	EXAUSTÃO MECÂNICA
FVC	VÁCUO CLÍNICO
FAM	AR. COMP. MEDICINAL

PROPRIETÁRIO	CAU	
PROJETO		Conselho de Arquitetura e Urbanismo RRT
CONSTRUÇÃO		Nº 000009854380
		ROGERIO VASCONCELOS DE SOUZA CAU A29.399-7

REVISÃO	DATA	RESPONSÁVEL	DESCRIÇÃO	QR CODE
02	JUN/21	ROGERIO	ALTERAÇÕES CONFORME RELATÓRIO R1 DE ANÁLISE DA ETAPA 4	
03	AGO/21	ROGERIO	ALTERAÇÕES CONFORME RELATÓRIO R2 DE ANÁLISE DA ETAPA 4	
04	OUT/21	ROGERIO	ALTERAÇÕES CONFORME RELATÓRIO R3 DE ANÁLISE DA ETAPA 4	



PROJETO:	NOVA SEDE DO TRT 5ª REGIÃO	CLIENTE:	TRT 5ª REGIÃO
ENDEREÇO:	RUA IVONNE SILVEIRA, Nº 248, DORON	CIDADE / UF:	SALVADOR/BA
		CONTRATO:	5029/2020


1. TORRE 2	FRANCHA:
2. PLANTA LAYOUT 7º PAVIMENTO	T2 42
3.	
4.	ARQUITETURA

RESPONSÁVEL TÉCNICO:	ROGERIO VASCONCELOS DE SOUZA	NOME DO ARQUIVO:	TRT5-T2-ARQ-PE-042-R4.dwg	ESCALA:	1/75	REVISÃO:	R4	ETAPA:	PE
ARQUITETO E URBANISTA:	A29.399-7								

Rua Alceu Amoroso Lima, 276-A, sala 910 - Edif. Mundial Salvador  
Caminho dos Avozes - Salvador / BA - CEP: 41.820-770  
Tel. (71) 3503-0000 - jca@engenharia.com.br

Av. Santos Dumont 3060, sala 502/504 - Edif. Emílio Any  
Alameda - Fátima / CE - CEP: 60.150-181  
Tel. (85) 3077-9999 - torres@caengenharia.com.br

CÓD.	DESCRIÇÃO
HF	ÁGUA FRIA
AC	AR CONDICIONADO
EX	EXAUSTÃO MECÂNICA
FVC	VÁCUO CLÍNICO
FAM	AR COMP. MEDICINAL

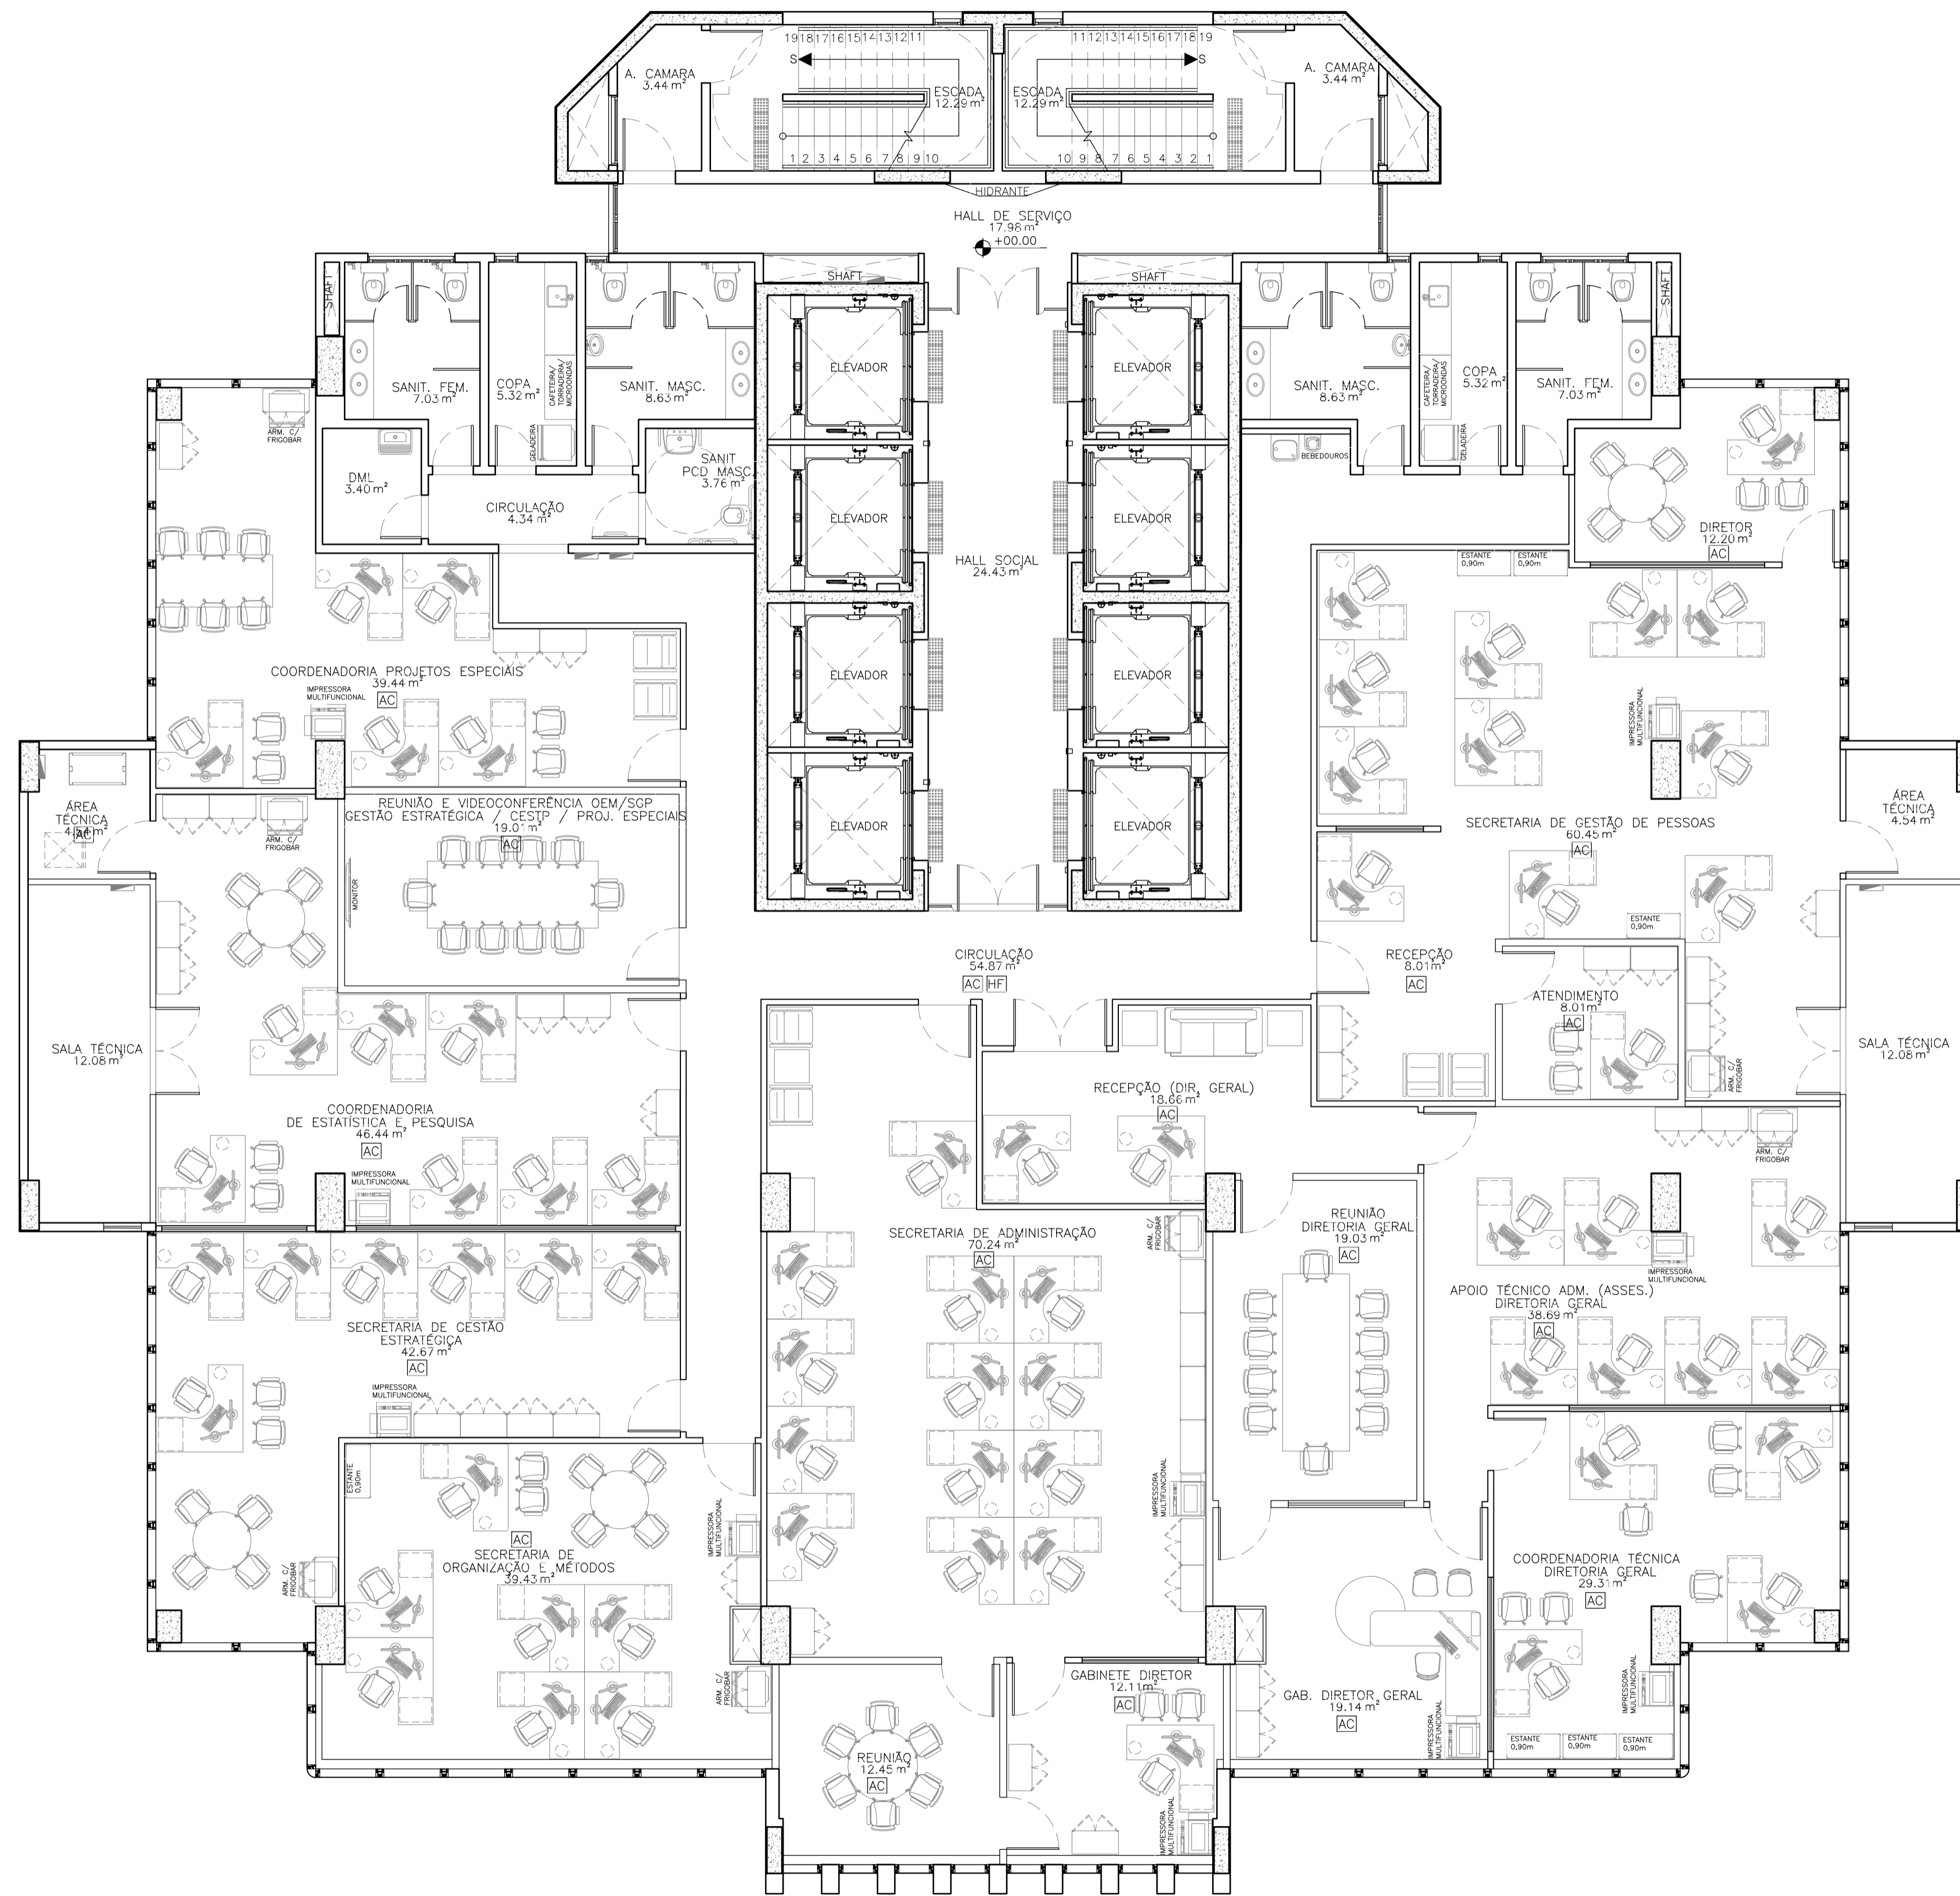

01 PLANTA LAYOUT – 8º PAV.  
ESCALA: 1/75

PROPRIETÁRIO	CAU	
PROJETO		Conselho de Arquitetura e Urbanismo RRT
CONSTRUÇÃO		Nº 000009854380
		ROGÉRIO VASCONCELOS DE SOUZA CAU A29.399-7

REVISÃO	DATA	RESPONSÁVEL	DESCRIÇÃO	QR CODE
02	JUN/21	ROGÉRIO	ALTERAÇÕES CONFORME RELATÓRIO R1 DE ANÁLISE DA ETAPA 4	
03	AGO/21	ROGÉRIO	ALTERAÇÕES CONFORME RELATÓRIO R2 DE ANÁLISE DA ETAPA 4	
04	OUT/21	ROGÉRIO	ALTERAÇÕES CONFORME RELATÓRIO R3 DE ANÁLISE DA ETAPA 4	

--	--

PROJETO:	NOVA SEDE DO TRT 5ª REGIÃO	CLIENTE:	TRT 5ª REGIÃO
ENDEREÇO:	RUA IVONNE SILVEIRA, Nº 248, DORON	CIDADE / UF:	SALVADOR/BA
		CONTRATO:	5029/2020

1. TORRE 2	FRANCHA:
2. PLANTA LAYOUT 8º PAVIMENTO	T2 43
3.	
4.	ARQUITETURA


RESPONSÁVEL TÉCNICO:	ROGÉRIO VASCONCELOS DE SOUZA	NOME DO ARQUIVO:	TRT5-T2-ARQ-PE-043-R4.dwg	ESCALA:	1/75	REVISÃO:	R4	ETAPA:	PE
ARQUITETO E URBANISTA	A29.399-7								

Rua Alceu Amoroso Lima, 276-A, sala 910 - Edif. Mundial Salvador  
Caminho dos Avozes - Salvador / BA - CEP: 41.820-770  
Tel. (71) 3503-0000 - jca@engenharia.com.br

Av. Santos Dumont 3060, sala 502/504 - Edif. Emílio Any  
Alameda - Fátima / CE - CEP: 60.150-181  
Tel. (85) 3077-9999 - fortaleza@congenharia.com.br



CÓD.	DESCRIÇÃO
HF	ÁGUA FRIA
AC	AR. CONDICIONADO
EX	EXAUSTÃO MECÂNICA
FVC	VÁCUO CLÍNICO
FAM	AR. COMP. MEDICINAL

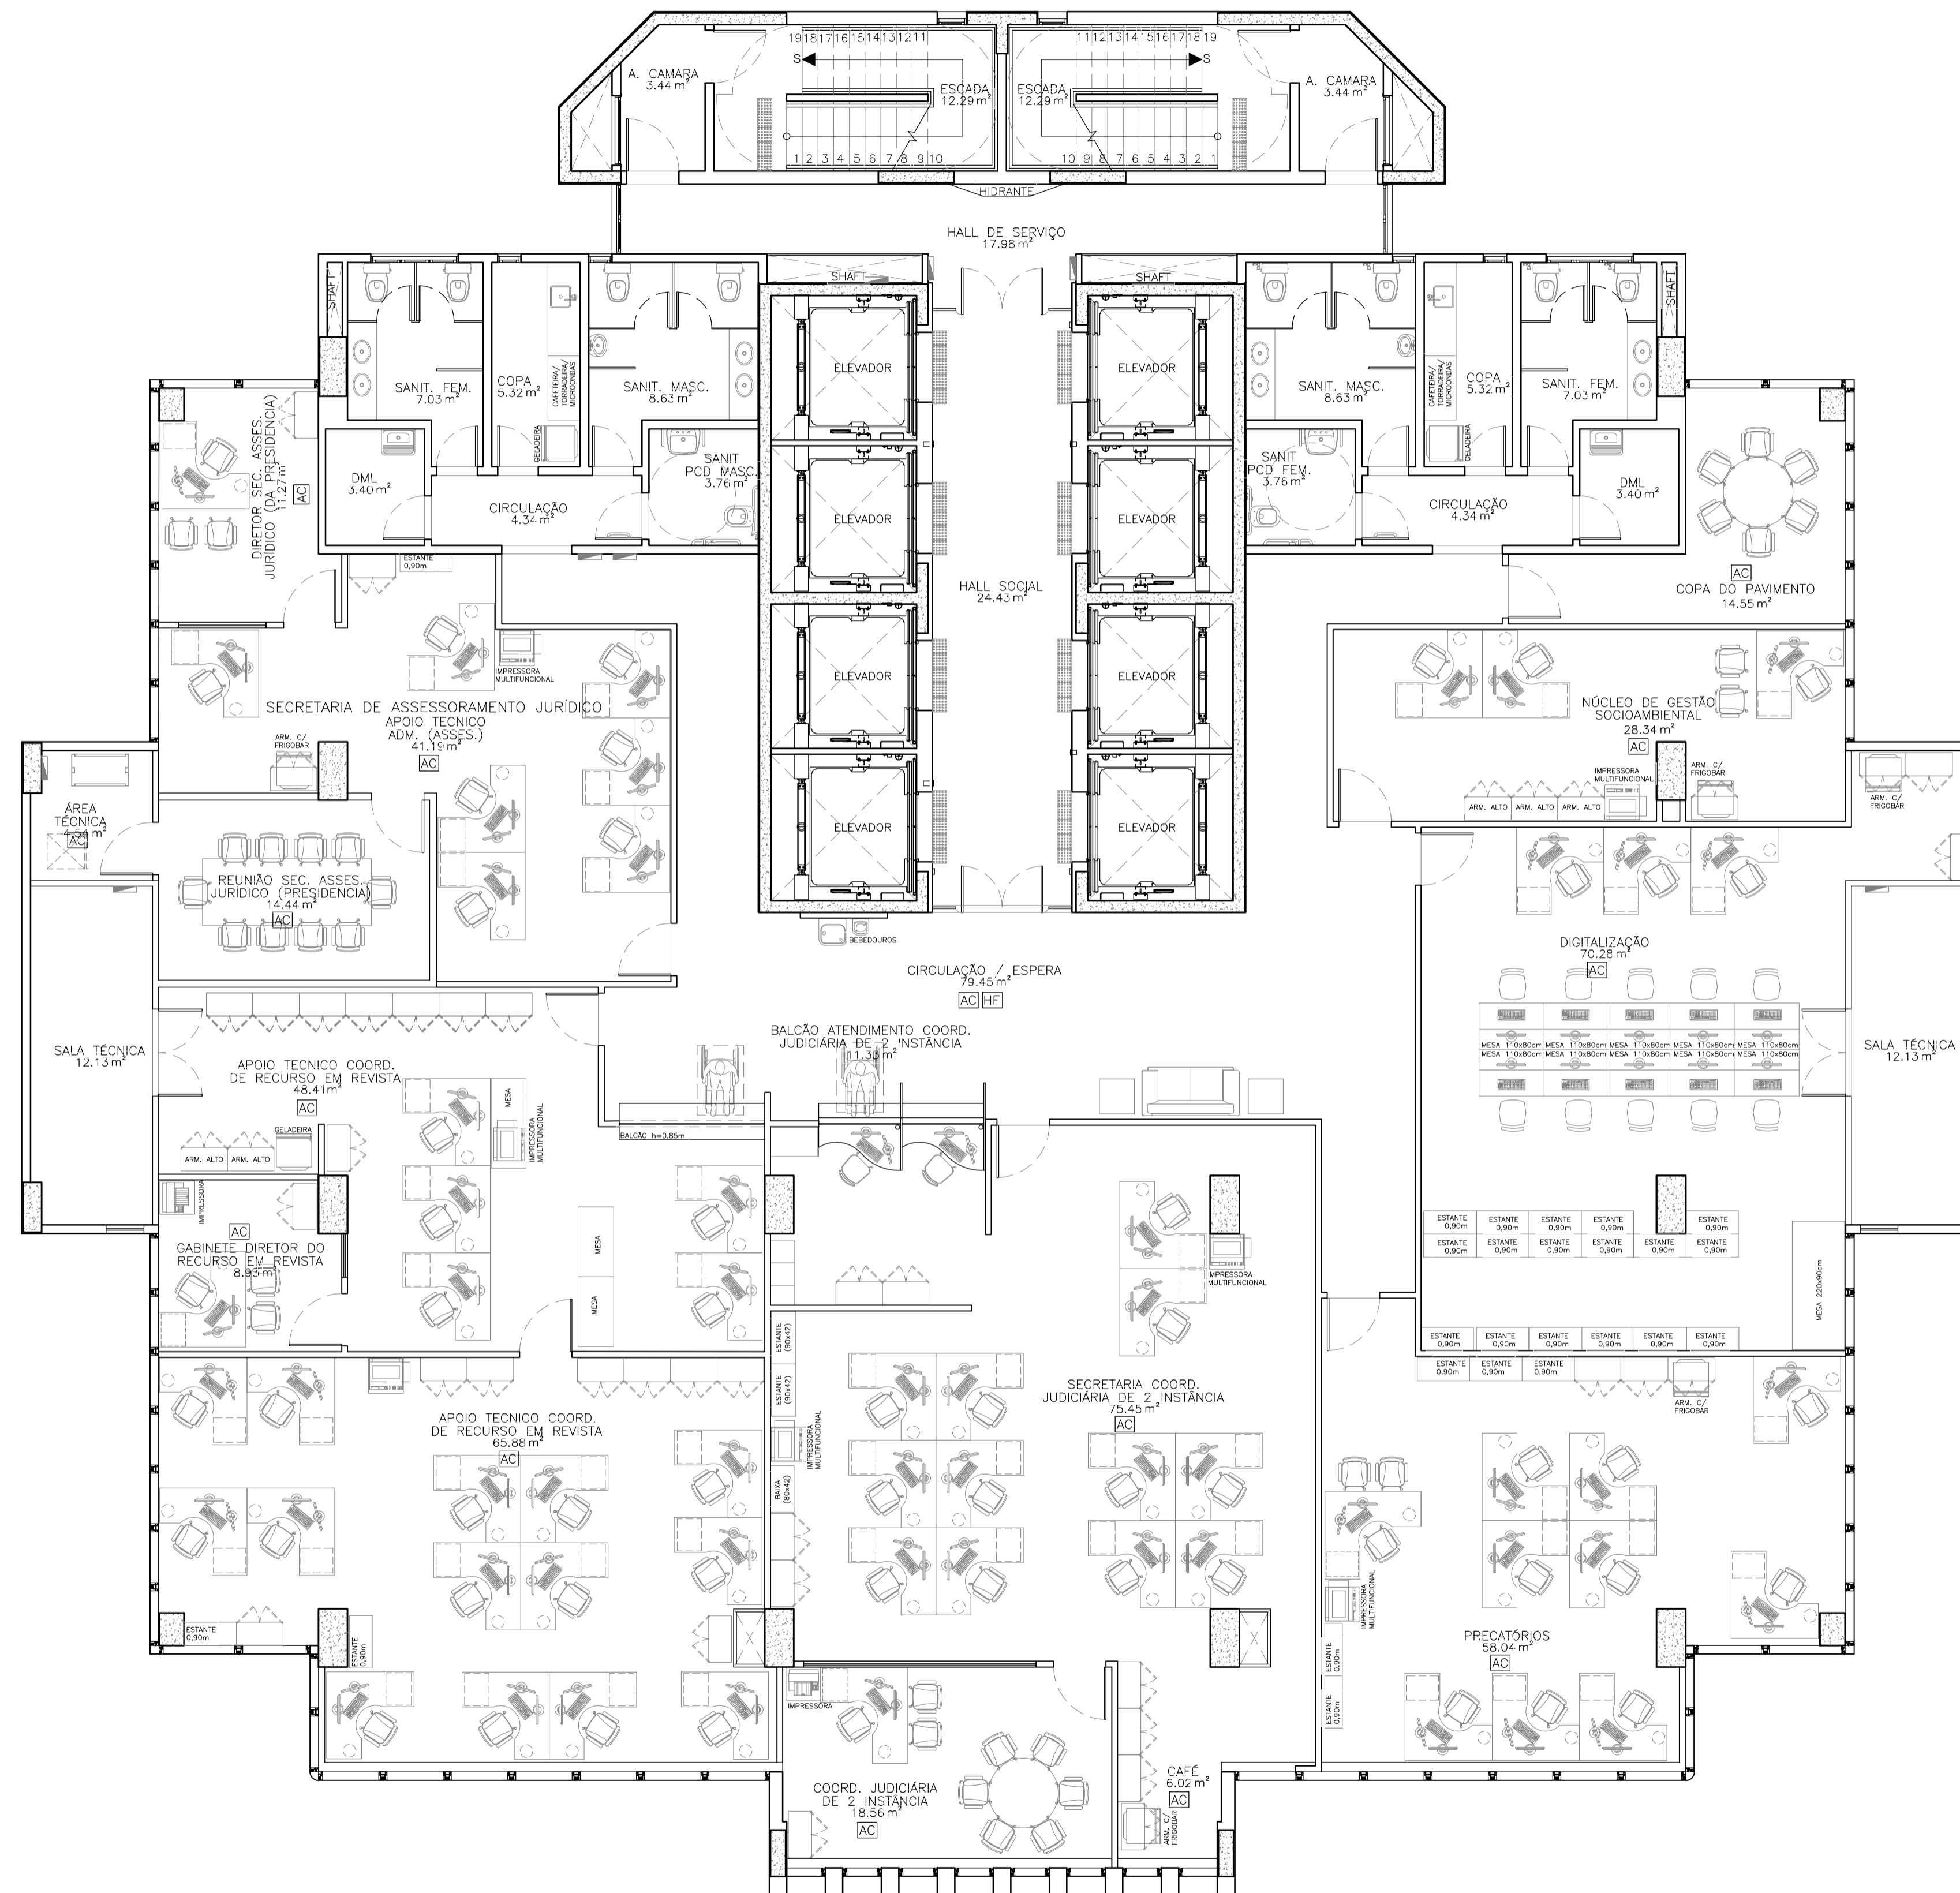

01 PLANTA LAYOUT - 9º PAV.  
ESCALA: 1/75

PROPRIETÁRIO	CAU	
PROJETO		Conselho de Arquitetura e Urbanismo RRT
CONSTRUÇÃO		Nº 000009854380
		ROGÉRIO VASCONCELOS DE SOUZA CAU A29.399-7

REVISÃO	DATA	RESPONSÁVEL	DESCRIÇÃO	QR CODE
02	JUN/21	ROGÉRIO	ALTERAÇÕES CONFORME RELATÓRIO R1 DE ANÁLISE DA ETAPA 4	
03	AGO/21	ROGÉRIO	ALTERAÇÕES CONFORME RELATÓRIO R2 DE ANÁLISE DA ETAPA 4	
04	OUT/21	ROGÉRIO	ALTERAÇÕES CONFORME RELATÓRIO R3 DE ANÁLISE DA ETAPA 4	

--	--


PROJETO:	NOVA SEDE DO TRT 5ª REGIÃO	CLIENTE:	TRT 5ª REGIÃO
ENDEREÇO:	RUA IVONNE SILVEIRA, Nº 248, DORON	CIDADE / UF:	SALVADOR/BA
		CONTRATO:	5029/2020

1. TORRE 2	FRANCHA:	T2	44
2. PLANTA LAYOUT 9º PAVIMENTO			
3.			
4.			

RESPONSÁVEL TÉCNICO:	ROGÉRIO VASCONCELOS DE SOUZA	NOME DO ARQUIVO:	TRT5-T2-ARQ-PE-044-R4.dwg	ESCALA:	1/75	REVISÃO:	R4	ETAPA:	PE
ARQUITETO E URBANISTA	A29.399-7								

Rua Alceu Amoroso Lima, 276-A, sala 910 - Edif. Mundial Salvador  
 Avenida dos Azeites - Salvador / BA - CEP: 41.820-770  
 Tel. (71) 3503-0000 - jca@engenharia.com.br

Av. Santos Dumont 3060, sala 502/504 - Edif. Emílio Any  
 Alameda - Fátima / CE - CEP: 60.150-181  
 Tel. (85) 3077-9999 - fortaleza@engenharia.com.br

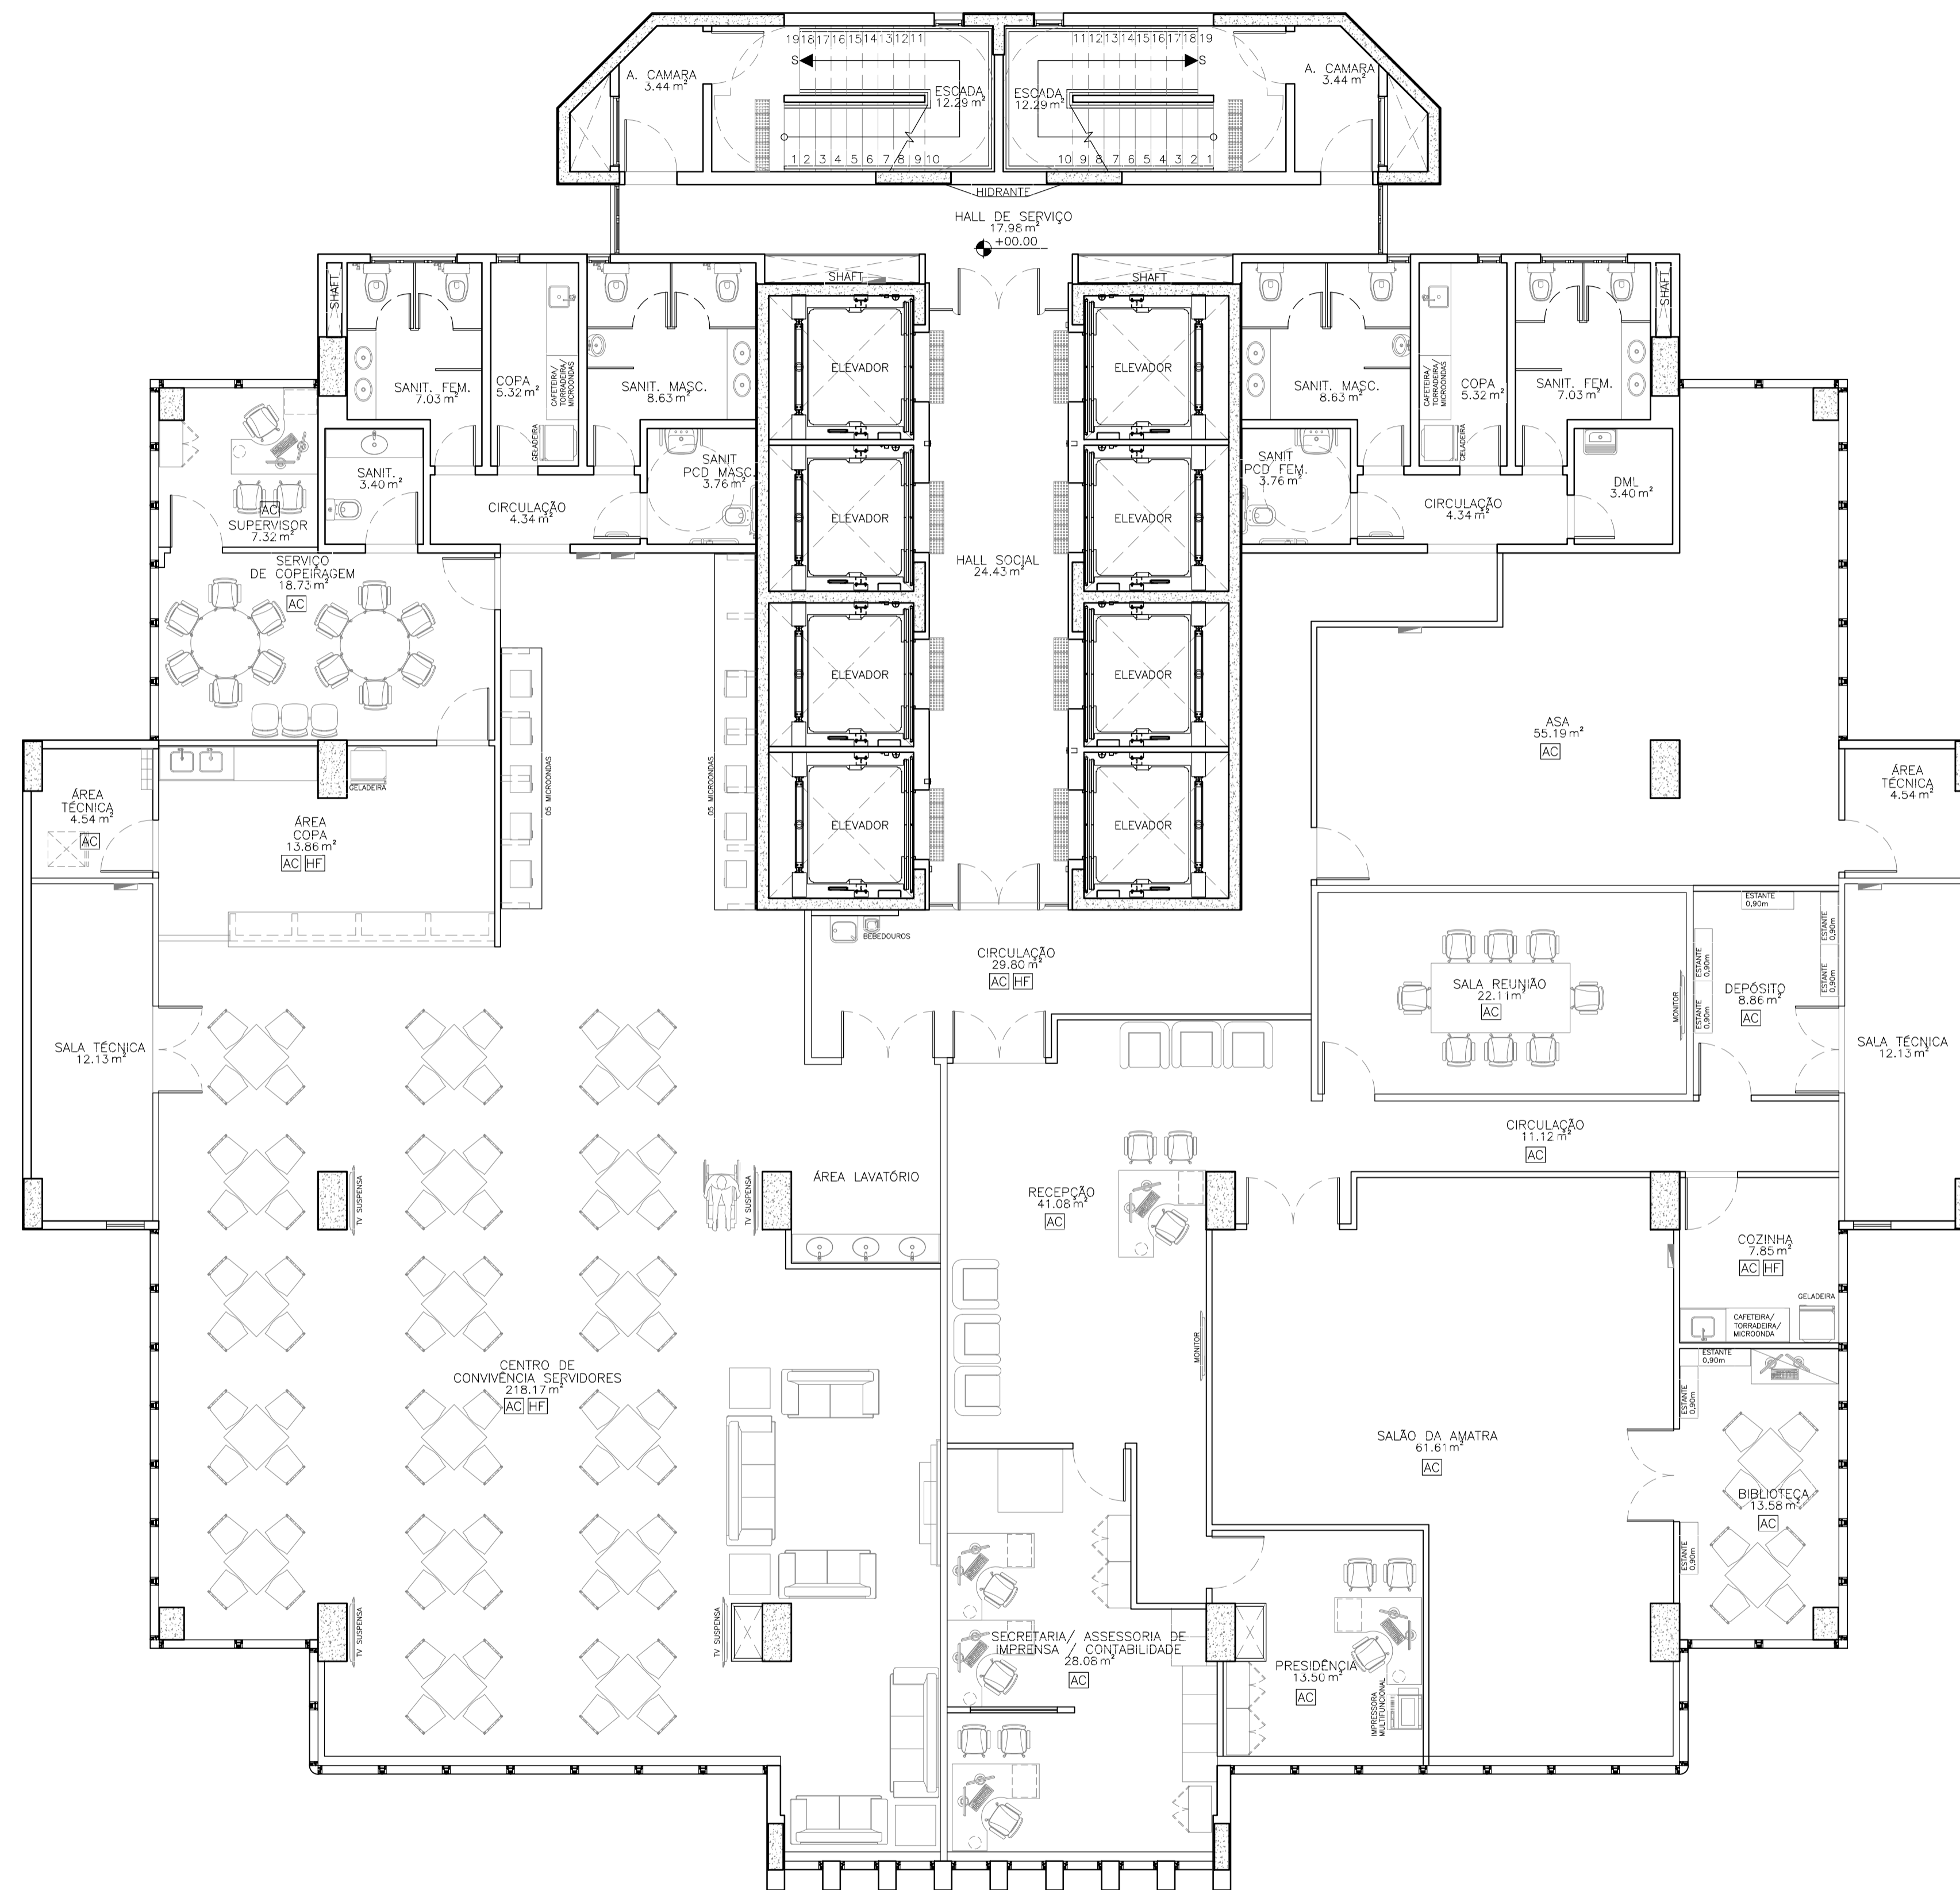

01 PLANTA LAYOUT – 10º PAV.  
ESCALA: 1/75

LEGENDA DE INSTALAÇÕES – RDC50

CÓD.	DESCRIÇÃO
HF	ÁGUA FRIA
AC	AR CONDICIONADO
EX	EXAUSTÃO MECÂNICA
FVC	VÁCUO CLÍNICO
FAM	AR COMP. MEDICINAL

PROPRIETÁRIO: \_\_\_\_\_

PROJETO: \_\_\_\_\_

CONSTRUÇÃO: \_\_\_\_\_

**Conselho de Arquitetura e Urbanismo RRT**  
**Nº 000009854380**  
 ROGÉRIO VASCONCELOS DE SOUZA  
 CAU A29.399-7

REVISÃO	DATA	RESPONSÁVEL	DESCRIÇÃO	QR CODE
02	JUN/21	ROGÉRIO	ALTERAÇÕES CONFORME RELATÓRIO R1 DE ANÁLISE DA ETAPA 4	
03	AGO/21	ROGÉRIO	ALTERAÇÕES CONFORME RELATÓRIO R2 DE ANÁLISE DA ETAPA 4	
04	OUT/21	ROGÉRIO	ALTERAÇÕES CONFORME RELATÓRIO R3 DE ANÁLISE DA ETAPA 4	

**JUSTIÇA DO TRABALHO**  
Tribunal Regional de Trabalho do 5º Região (BA)

**JCA**  
ENGENHARIA E ARQUITETURA


PROJETO: NOVA SEDE DO TRT 5ª REGIÃO	CLIENTE: TRT 5ª REGIÃO
ENDEREÇO: RUA IVONNE SILVEIRA, Nº 248, DORON	CIDADE / UF: SALVADOR/BA
	CONTRATO: 5029/2020

1. TORRE 2	FRANCHA: T2 45
2. PLANTA LAYOUT 10º PAVIMENTO	
3.	
4.	ARQUITETURA

RESPONSÁVEL TÉCNICO: ROGÉRIO VASCONCELOS DE SOUZA ARQUITETO E URBANISTA A29.399-7	NOME DO ARQUIVO: TRT5-T2-ARQ-PE-045-R4.dwg	ESCALA: 1/75	REVISÃO: R4	ETAPA: PE
--	--	--------------	-------------	-----------


Rua Azeu Amaro Lima, 276-A, sala 910 – Edif. Mundial Salvador  
 Alameda – Fátima / BA – CEP: 41.820-770  
 Tel. (71) 3503-0000 – jca@engenharia.com.br

Av. Santos Dumont 3060, sala 502/504 – Edif. Emílio Any  
 Alameda – Fátima / BA – CEP: 40.150-181  
 Tel. (85) 3077-9999 – fortaleza@engenharia.com.br

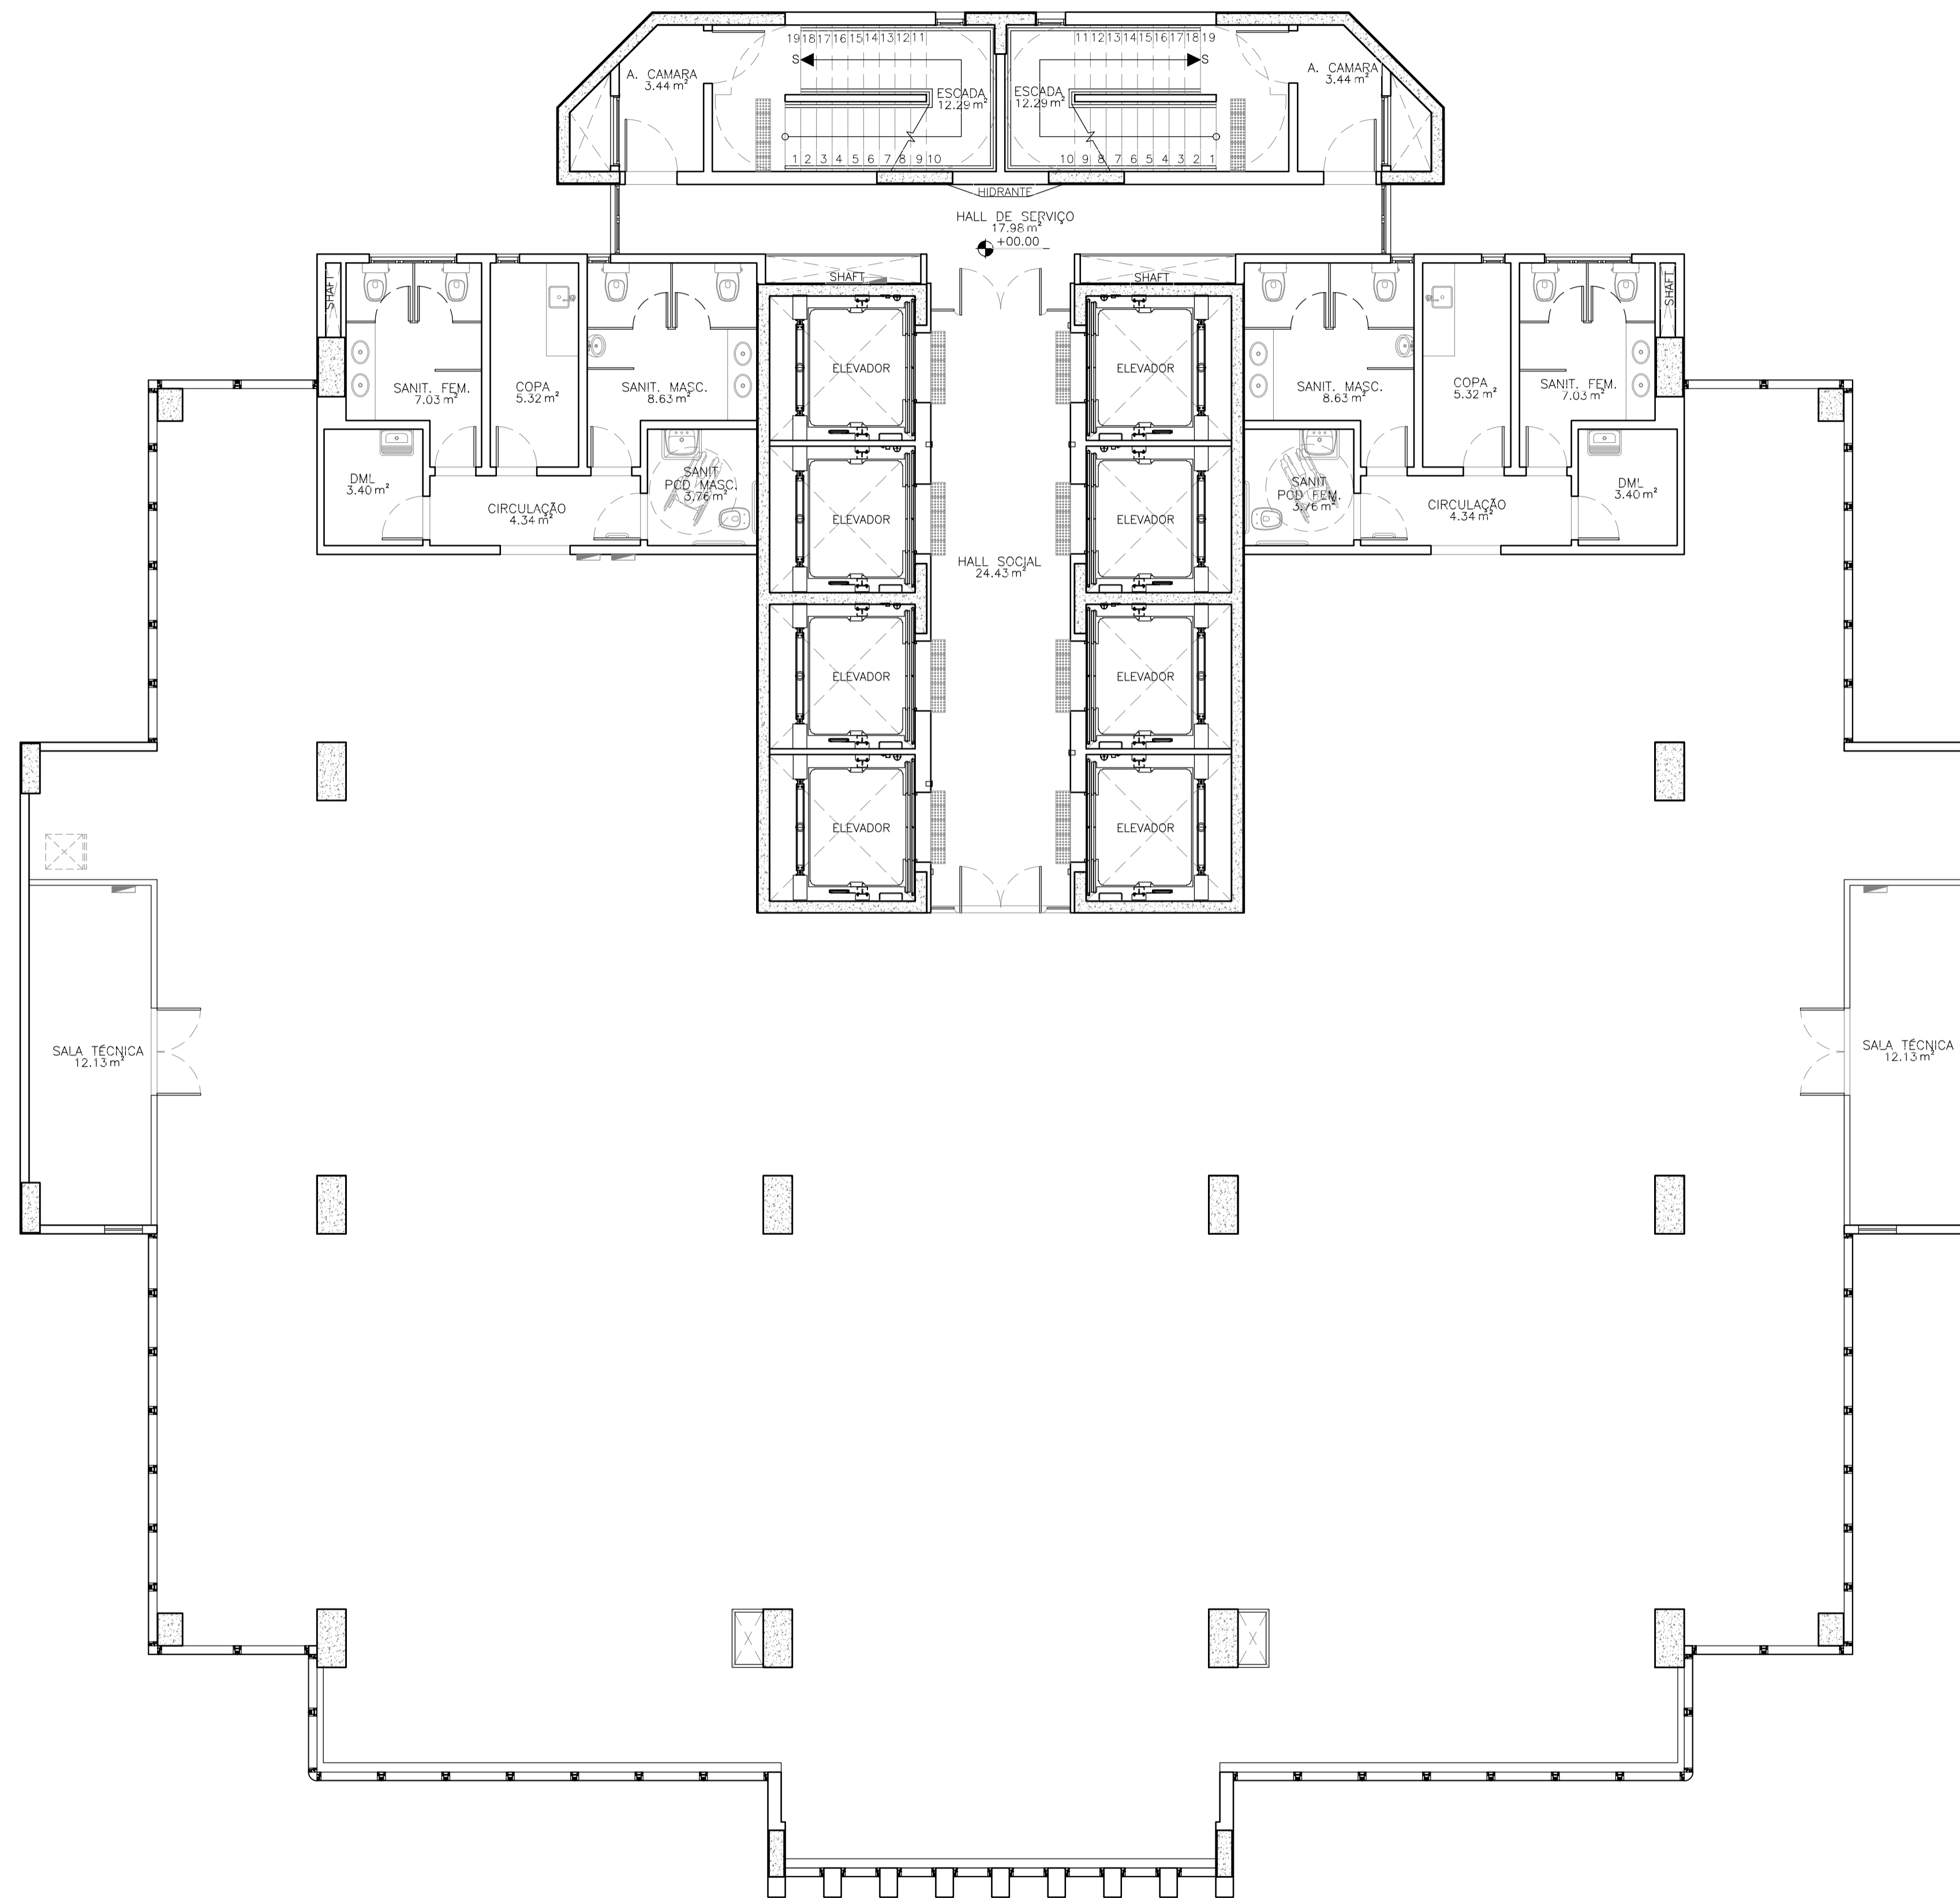


01 PLANTA LAYOUT - 11º PAV.  
ESCALA: 1/75


PROPRIETÁRIO		CAU	
PROJETO		 <b>Conselho de Arquitetura e Urbanismo RRT</b> <b>Nº 000009854380</b> ROGÉRIO VASCONCELOS DE SOUZA CAU A29.399-7	
CONSTRUÇÃO			
REVISÃO	DATA	RESPONSÁVEL	DESCRIÇÃO
01	JUN/21	ROGÉRIO	ALTERAÇÕES CONFORME RELATÓRIO R1 DE ANÁLISE DA ETAPA 4
03	AGO/21	ROGÉRIO	ALTERAÇÕES CONFORME RELATÓRIO R2 DE ANÁLISE DA ETAPA 4
04	OUT/21	ROGÉRIO	ALTERAÇÕES CONFORME RELATÓRIO R3 DE ANÁLISE DA ETAPA 4
PROJETO:		CLIENTE:	
NOVA SEDE DO TRT 5ª REGIÃO		TRT 5ª REGIÃO	
ENDEREÇO:	CIDADE / UF:	CONTRATO:	
RUA IVONNE SILVEIRA, Nº 248, DORON	SALVADOR/BA	5029/2020	
1. TORRE 2		FRANCHA:	
2. PLANTA LAYOUT 11º PAVIMENTO		T2 46	
3.		ARQUITETURA	
4.			
RESPONSÁVEL TÉCNICO:	NOME DO ARQUIVO:	ESCALA:	REVISÃO:
ROGÉRIO VASCONCELOS DE SOUZA	TRT5-T2-ARQ-PE-046-R4.dwg	1/75	R4
ARQUITETO E URBANISTA	A29.399-7		ETA:
Rue Alceu Amoroso Lima, 276-A, sala 910 - Edif. Mundial Salvador Caminho das Águas - Salvador / BA - CEP: 41.820-770 Tel. (71) 3503-0000 - jca@engenharia.com.br		Av. Santos Dumont 3060, sala 502/504 - Edif. Emílio Any Alameda - Fátima / CE - CEP: 60.150-181 Tel. (85) 3077-9999 - fortaleza@engenharia.com.br	

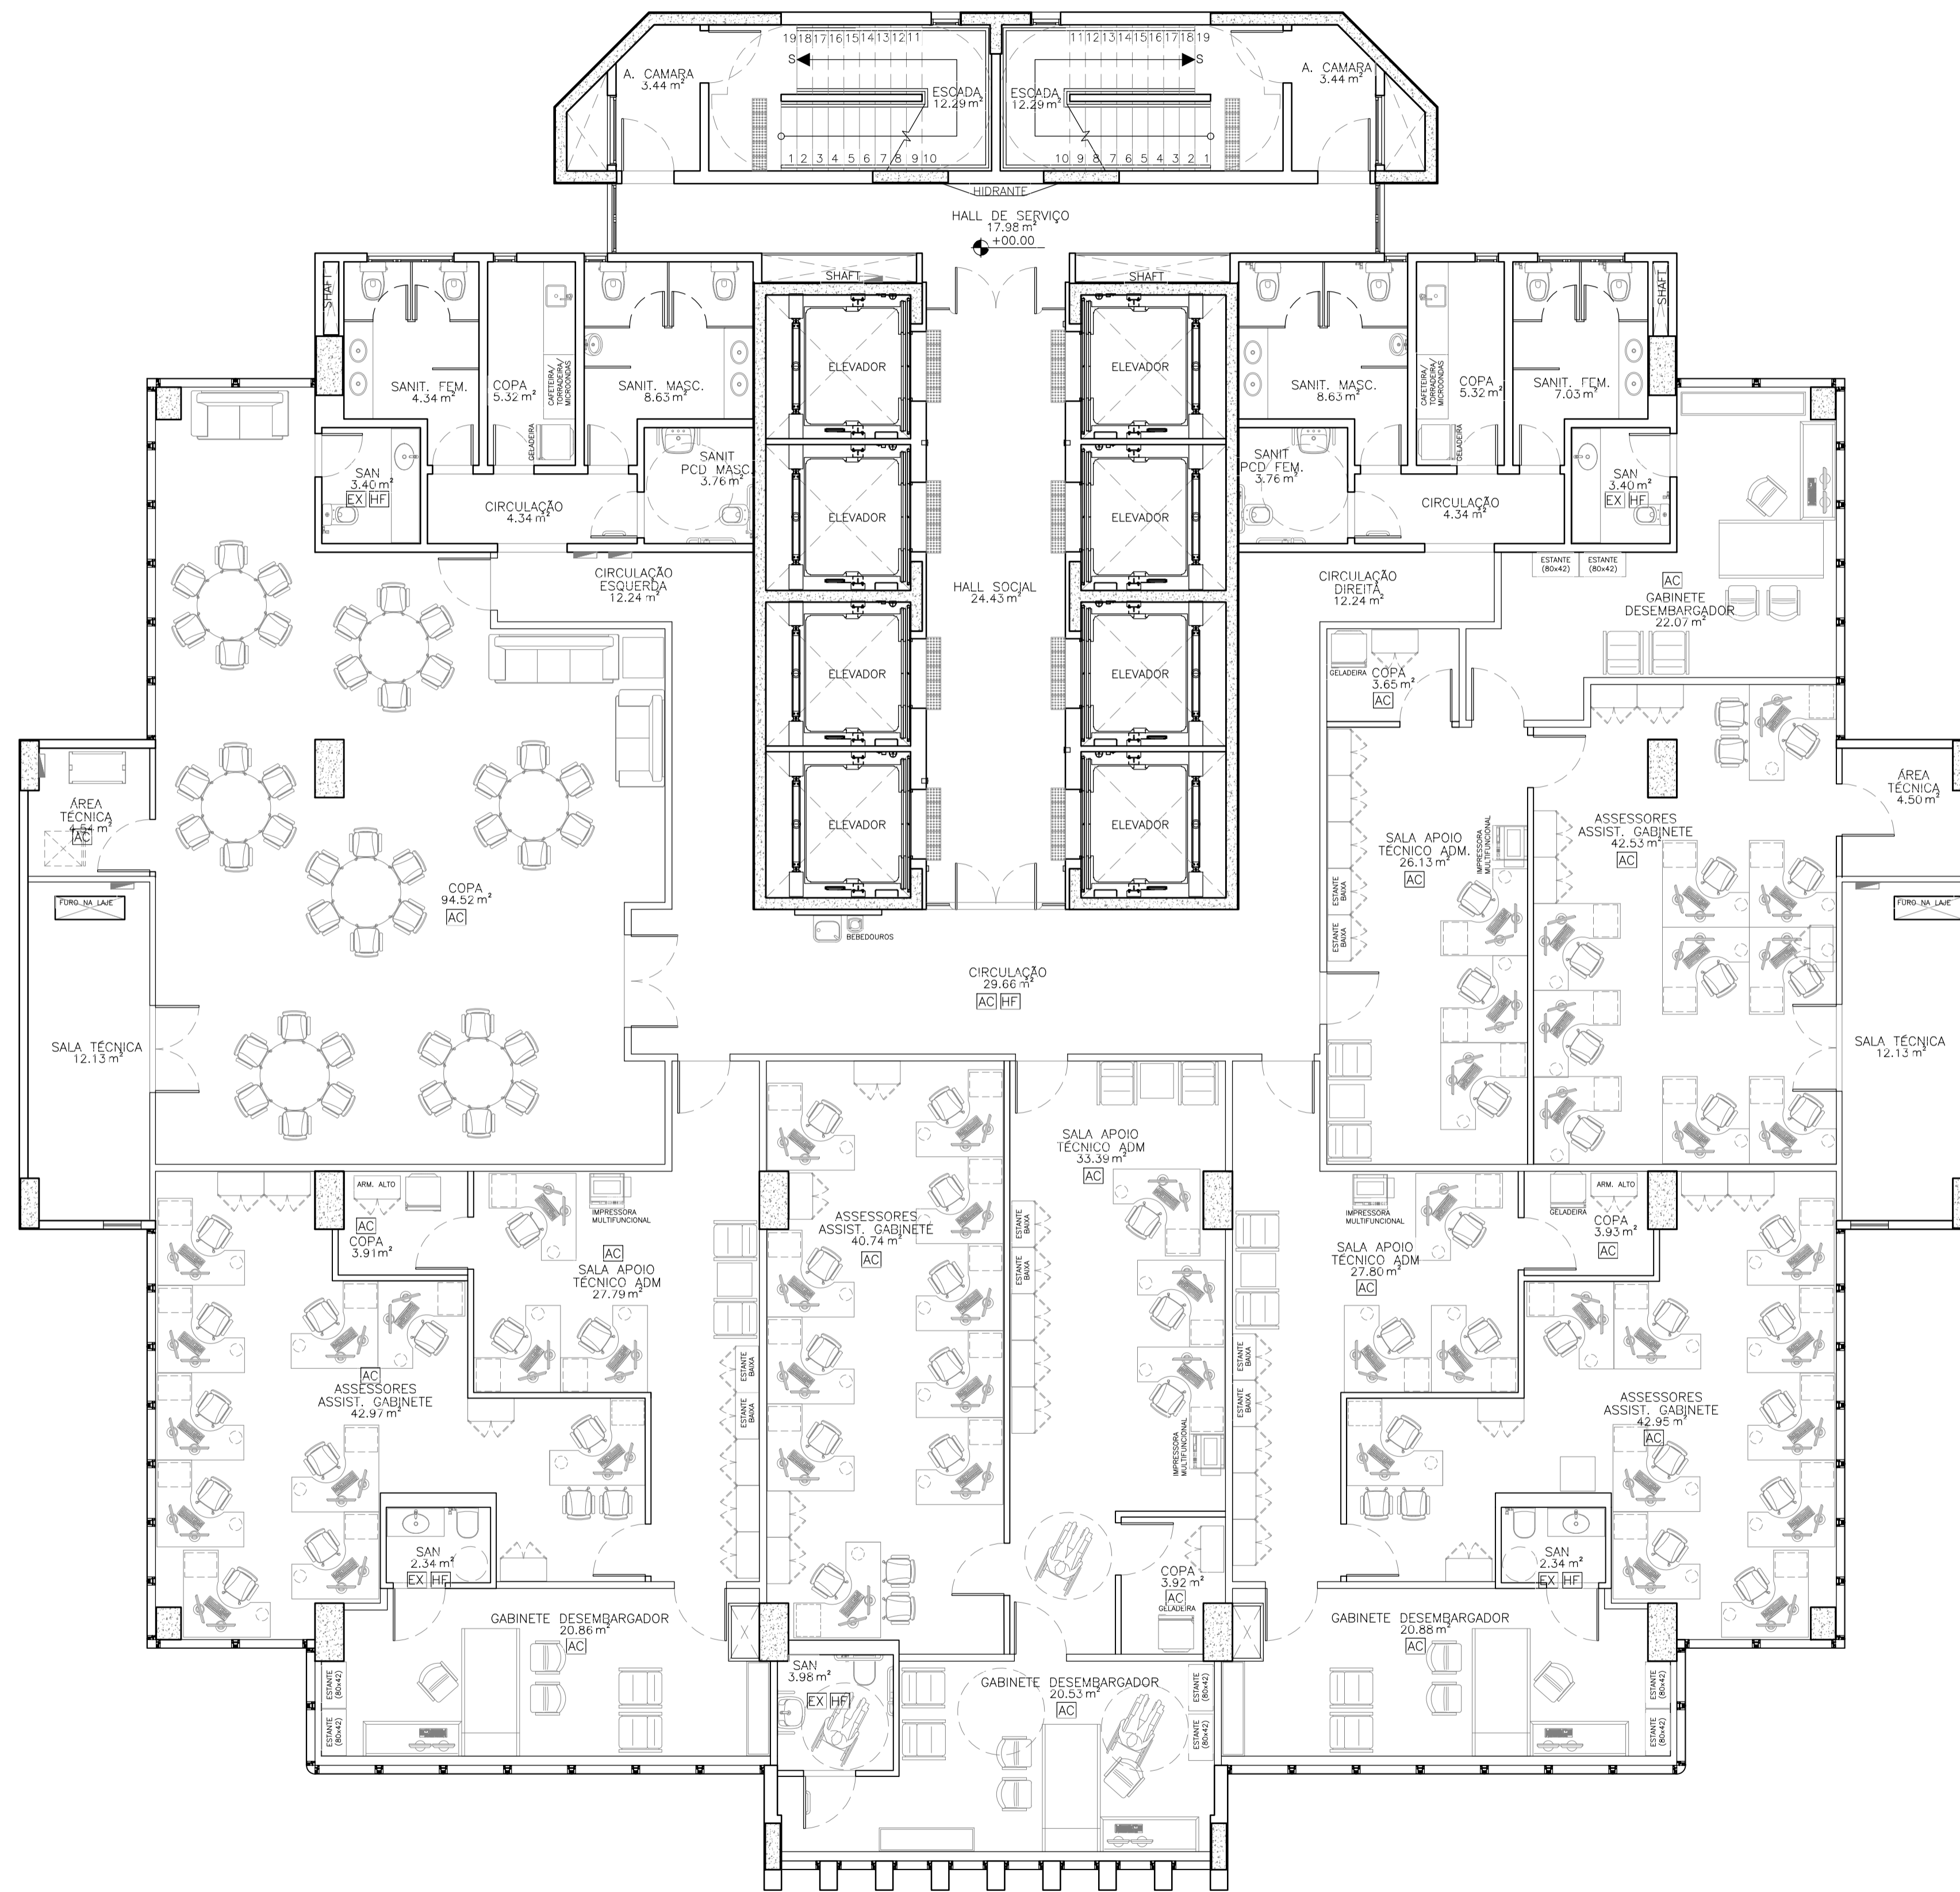

01 PLANTA LAYOUT - 12º PAV.  
ESCALA: 1/75

PROPRIETÁRIO		 <b>Conselho de Arquitetura e Urbanismo RRT</b> <b>Nº 0000009854380</b> ROGÉRIO VASCONCELOS DE SOUZA CAU A29.399-7	
PROJETO		NOVA SEDE DO TRT 5ª REGIÃO	
CONSTRUÇÃO		TRT 5ª REGIÃO	
REVISÃO	DATA	RESPONSÁVEL	DESCRIÇÃO
02	JUN/21	ROGÉRIO	ALTERAÇÕES CONFORME RELATÓRIO R1 DE ANÁLISE DA ETAPA 4
03	AGO/21	ROGÉRIO	ALTERAÇÕES CONFORME RELATÓRIO R2 DE ANÁLISE DA ETAPA 4
04	OUT/21	ROGÉRIO	ALTERAÇÕES CONFORME RELATÓRIO R3 DE ANÁLISE DA ETAPA 4
 		PROJETO: NOVA SEDE DO TRT 5ª REGIÃO CLIENTE: TRT 5ª REGIÃO ENDEREÇO: RUA IVONNE SILVEIRA, Nº 248, DORON CIDADE / UF: SALVADOR/BA CONTRATO: 5029/2020 1. TORRE 2 2. PLANTA LAYOUT 12º PAVIMENTO 3. 4.	
RESPONSÁVEL TÉCNICO: ROGÉRIO VASCONCELOS DE SOUZA ARQUITETO E URBANISTA		NOME DO ARQUIVO: TRT5-T2-ARQ-PE-047-R4.dwg ESCALA: 1/75	
REVISÃO: R4		ETAPA: PE	
Rue Alceu Amoroso Lima, 276-A, sala 910 - Edif. Mundial Salvador Alameda - Faria Lima / SP - CEP: 05150-100 Tel. (11) 3503-0000 - jca@engenharia.com.br		Av. Santos Dumont 3060, sala 502/504 - Edif. Emílio Any Alameda - Faria Lima / SP - CEP: 05150-100 Tel. (85) 3077-9999 - fortaleza@engenharia.com.br	

TODAS AS DIMENSÕES SÃO EM METROS

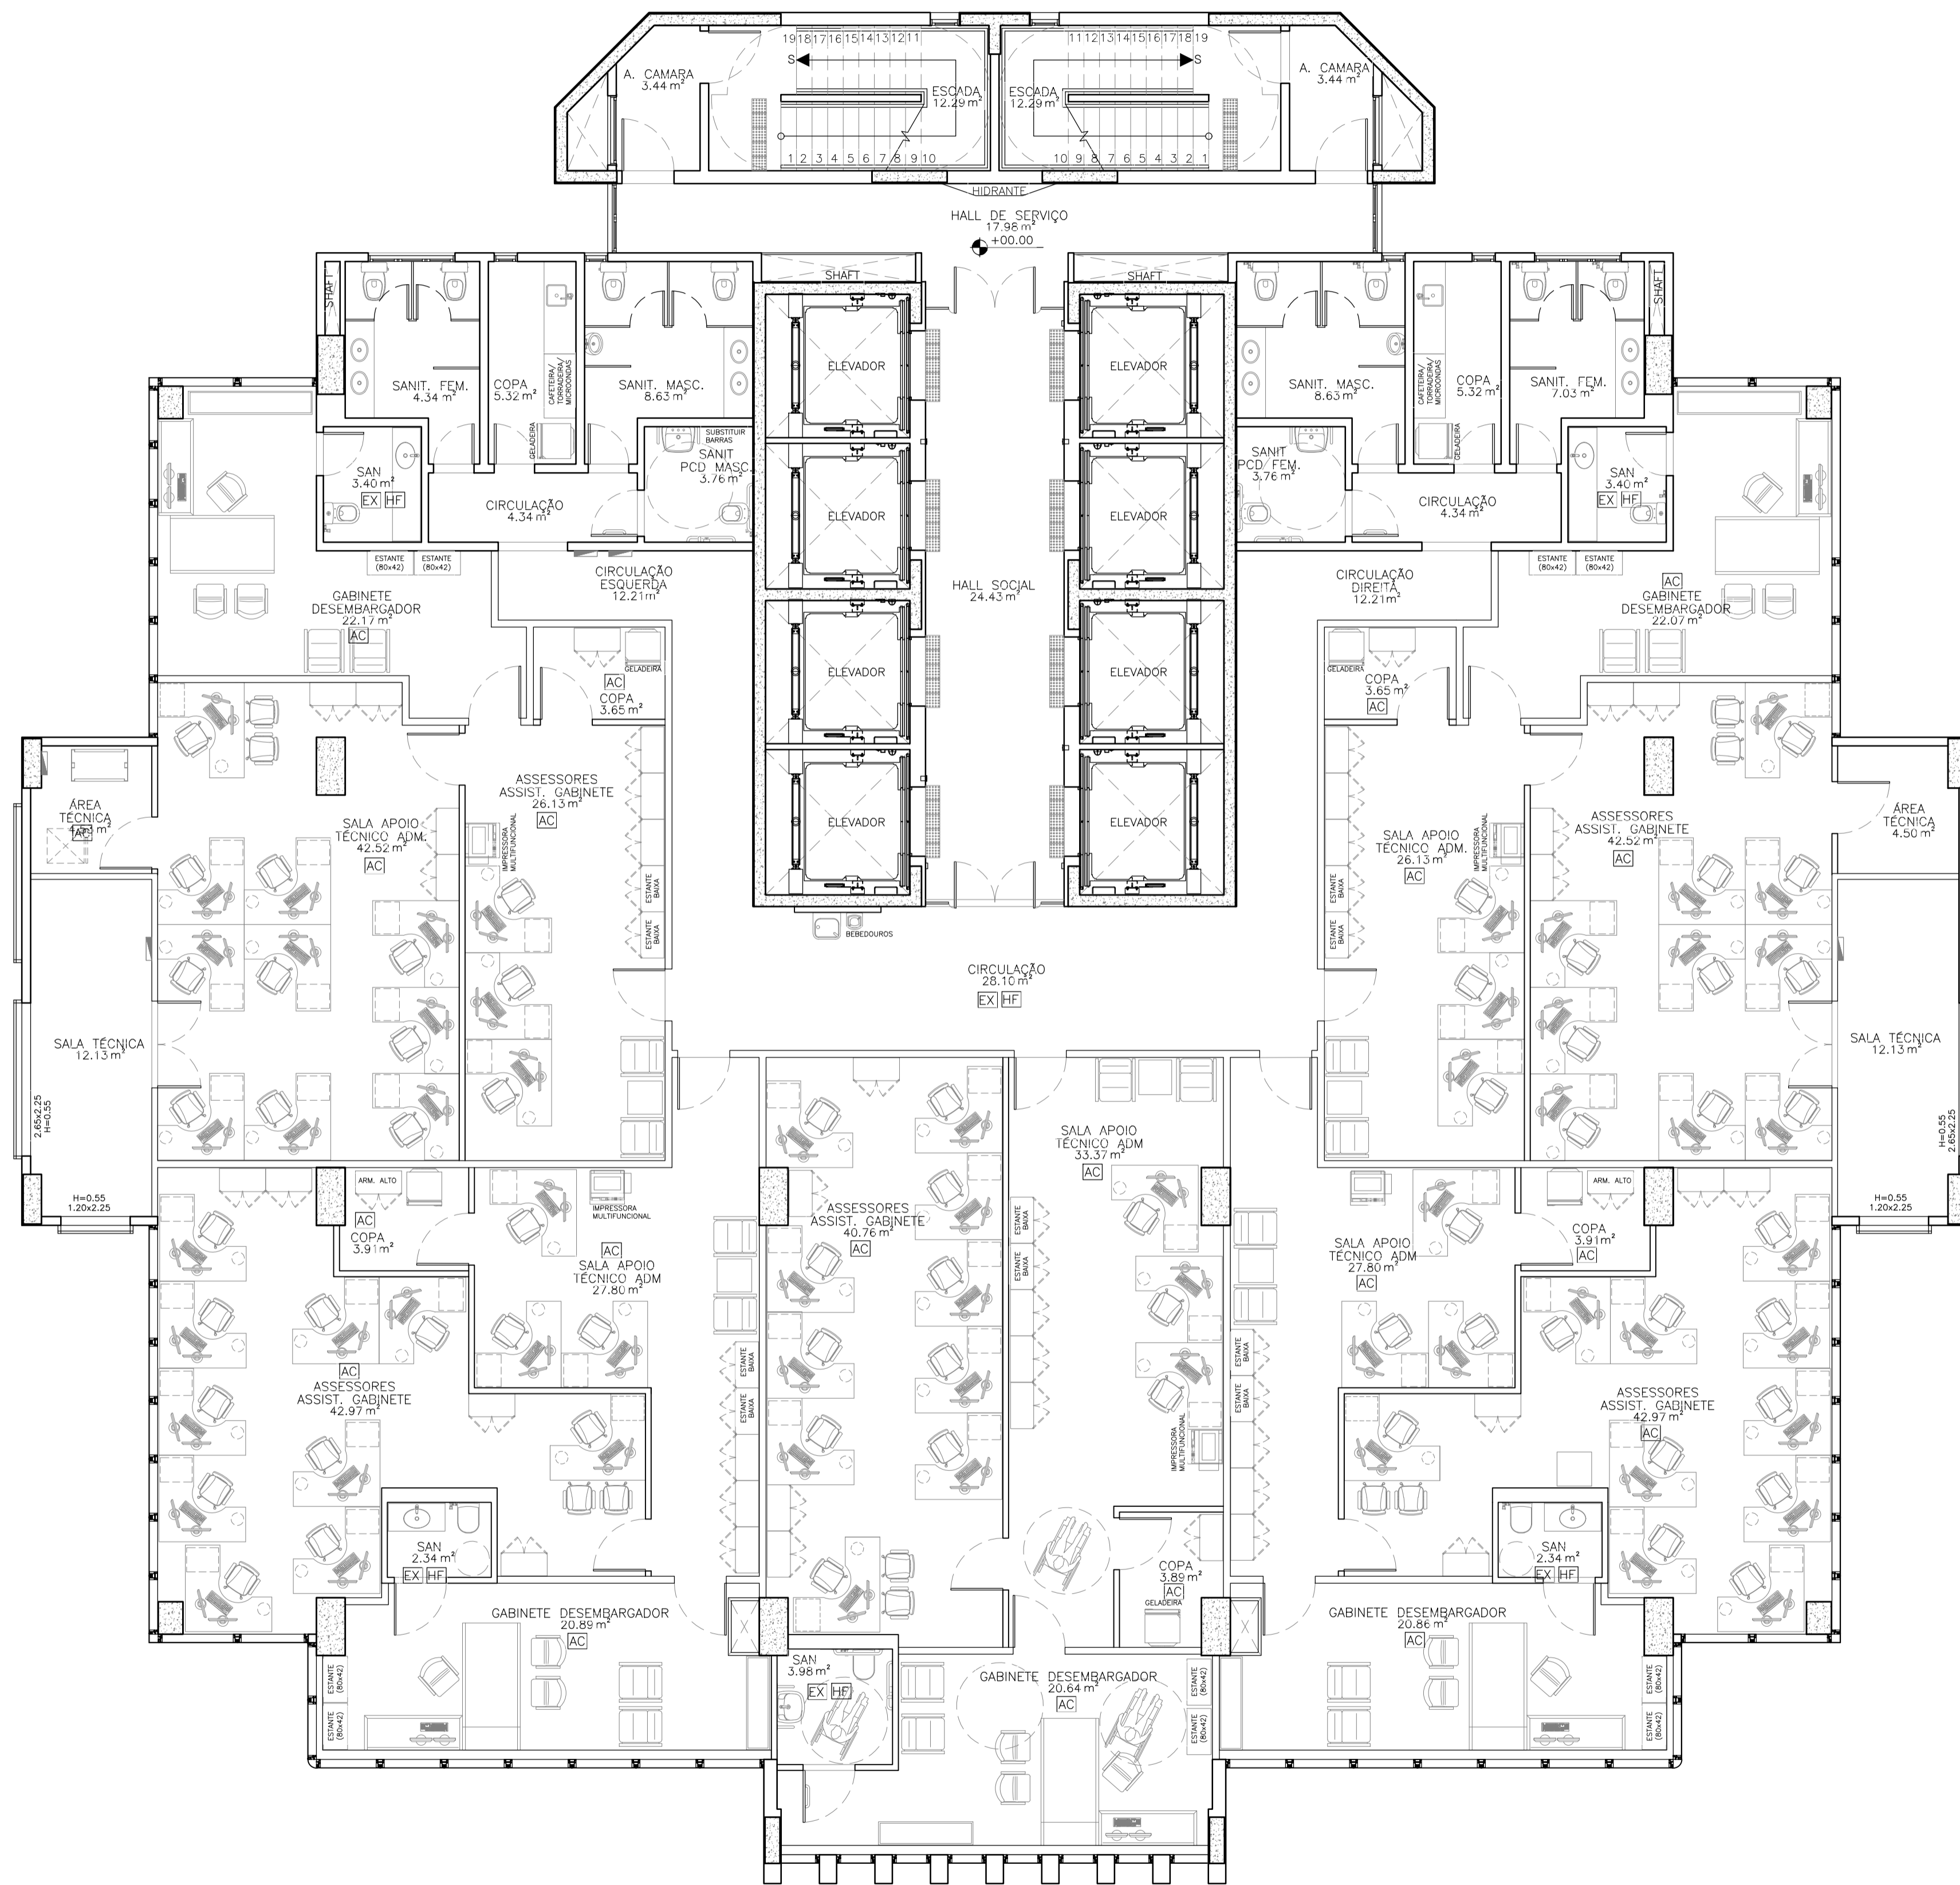


01 PLANTA LAYOUT - 13° AO 15° PAV.  
ESCALA: 1/75


PROPRIETÁRIO		 <b>Conselho de Arquitetura e Urbanismo RRT</b> <b>Nº 000009854380</b> ROGÉRIO VASCONCELOS DE SOUZA CAU A29.399-7	
PROJETO		NOVA SEDE DO TRT 5ª REGIÃO	
CONSTRUÇÃO		TRT 5ª REGIÃO	
REVISÃO	DATA	RESPONSÁVEL	DESCRIÇÃO
02	JUN/21	ROGÉRIO	ALTERAÇÕES CONFORME RELATÓRIO R1 DE ANÁLISE DA ETAPA 4
03	AGO/21	ROGÉRIO	ALTERAÇÕES CONFORME RELATÓRIO R2 DE ANÁLISE DA ETAPA 4
04	OUT/21	ROGÉRIO	ALTERAÇÕES CONFORME RELATÓRIO R3 DE ANÁLISE DA ETAPA 4
 <b>JUSTIÇA DO TRABALHO</b> Tribunal Regional do Trabalho da 5ª Região (BA)		 <b>JCA</b> ENGENHARIA E ARQUITETURA	
PROJETO		CLIENTE	
NOVA SEDE DO TRT 5ª REGIÃO		TRT 5ª REGIÃO	
ENDEREÇO		CIDADE / UF	
RUA IVONNE SILVEIRA, Nº 248, DORON		SALVADOR/BA	
CONTRATO		CONTRATO	
5029/2020		5029/2020	
1. TORRE 2		FRANCHA:	
2. PLANTA LAYOUT 13° AO 15° PAVIMENTO		T2 48	
3.		ARQUITETURA	
4.		ARQUITETURA	
RESPONSÁVEL TÉCNICO		NOME DO ARQUIVO	
ROGÉRIO VASCONCELOS DE SOUZA		TRT5-T2-ARQ-PE-048-R4.dwg	
ARQUITETO E URBANISTA		A29.399-7	
ESCALA		REVISÃO	
1/75		R4	
ETAPA		PE	
Rue Alceu Amoroso Lima, 276-A, sala 910 - Edif. Mundial Salvador		Av. Santos Dumont 3060, sala 502/504 - Edif. Emílio Any	
Caminho dos Avozes - Salvador / BA - CEP: 41.820-770		Alameda - Faria Lima / CE - CEP: 60.150-181	
Tel. (71) 3503-0000 - jca@engenharia.com.br		Tel. (85) 3077-9999 - fortaleza@engenharia.com.br	


TODAS AS DIMENSÕES SÃO EM METROS


CÓD.	DESCRIÇÃO
HF	ÁGUA FRIA
AC	AR. CONDICIONADO
EX	EXAUSTÃO MECÂNICA
FVC	VÁCUO CLÍNICO
FAM	AR. COMP. MEDICINAL

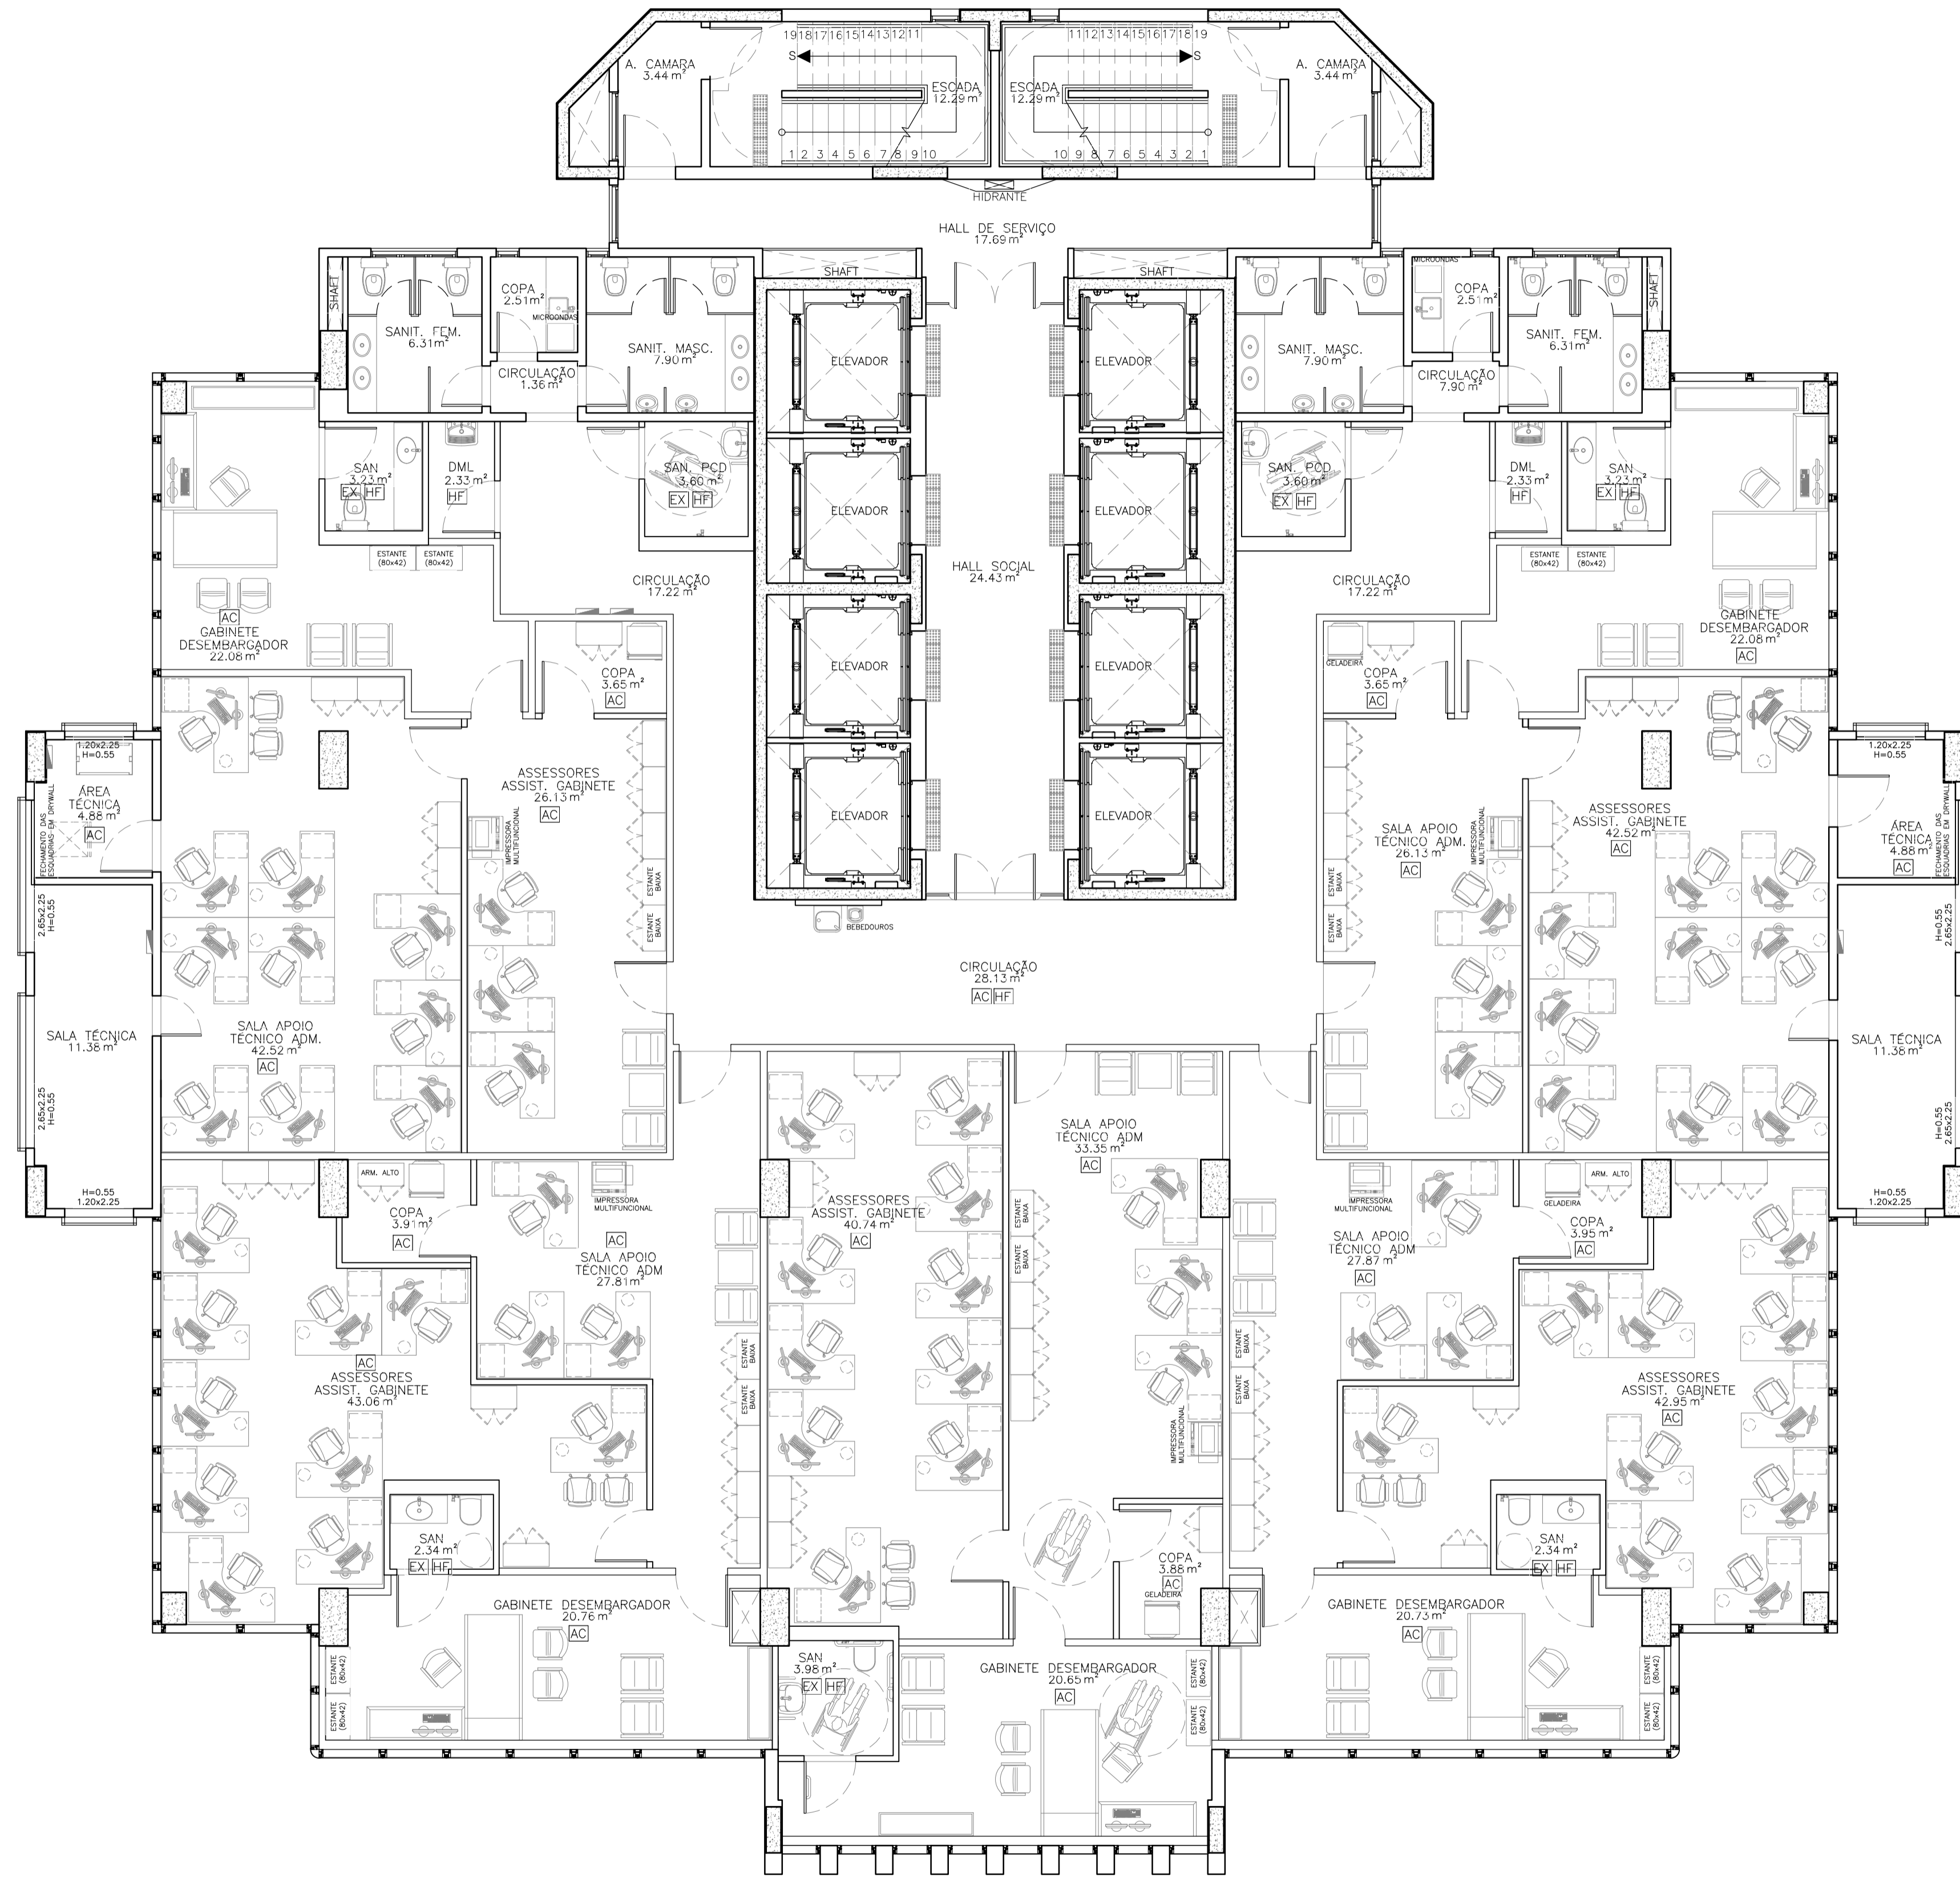

01 PLANTA LAYOUT - 16' e 17' PAV.  
ESCALA: 1/75

PROPRIETÁRIO	 Conselho de Arquitetura e Urbanismo RRTA			
PROJETO	Nº 000009854380			
CONSTRUÇÃO	ROGÉRIO VASCONCELOS DE SOUZA CAU A29.399-7			
REVISÃO	DATA	RESPONSÁVEL	DESCRIÇÃO	QR CODE
02	JUN/21	ROGÉRIO	ALTERAÇÕES CONFORME RELATÓRIO R1 DE ANÁLISE DA ETAPA 4	
03	AGO/21	ROGÉRIO	ALTERAÇÕES CONFORME RELATÓRIO R2 DE ANÁLISE DA ETAPA 4	
04	OUT/21	ROGÉRIO	ALTERAÇÕES CONFORME RELATÓRIO R3 DE ANÁLISE DA ETAPA 4	

  
**JUSTIÇA DO TRABALHO**  
Tribunal Regional de Trabalho do 2º Região (BA)


  
**JCA**  
ENGENHARIA E ARQUITETURA

PROJETO:	NOVA SEDE DO TRT 5ª REGIÃO	CLIENTE:	TRT 5ª REGIÃO
ENDEREÇO:	RUA IVONNE SILVEIRA, Nº 248, DORON	CIDADE / UF:	SALVADOR/BA
CONTRATO:		CONTRATO:	5029/2020
1. TORRE 2		FRANCHA:	T2 49
2. PLANTA LAYOUT 16' e 17' PAVIMENTO			
3.			
4.			
RESPONSÁVEL TÉCNICO:	ROGÉRIO VASCONCELOS DE SOUZA ARQUITETO E URBANISTA	NOME DO ARQUIVO:	TRT5-T2-ARQ-PE-049-R4.dwg
	A29.399-7	ESCALA:	1/75
		REVISÃO:	R4
		ETAPA:	PE

Rua Alceu Amoroso Lima, 276-A, sala 910 - Edif. Mundial Salvador  
 Alameda - Faria Lima / Salvador - BA - CEP: 41.820-770  
 Tel. (71) 3503-0000 - jca@engenharia.com.br

Av. Santos Dumont 3060, sala 502/504 - Edif. Emílio Any  
 Alameda - Faria Lima / Salvador - BA - CEP: 41.150-161  
 Tel. (85) 3077-9999 - fortaleza@caengenharia.com.br

CÓD.	DESCRIÇÃO
HF	ÁGUA FRIA
AC	AR CONDICIONADO
EX	EXAUSTÃO MECÂNICA
FVC	VÁCUO CLÍNICO
FAM	AR COMP. MEDICAL

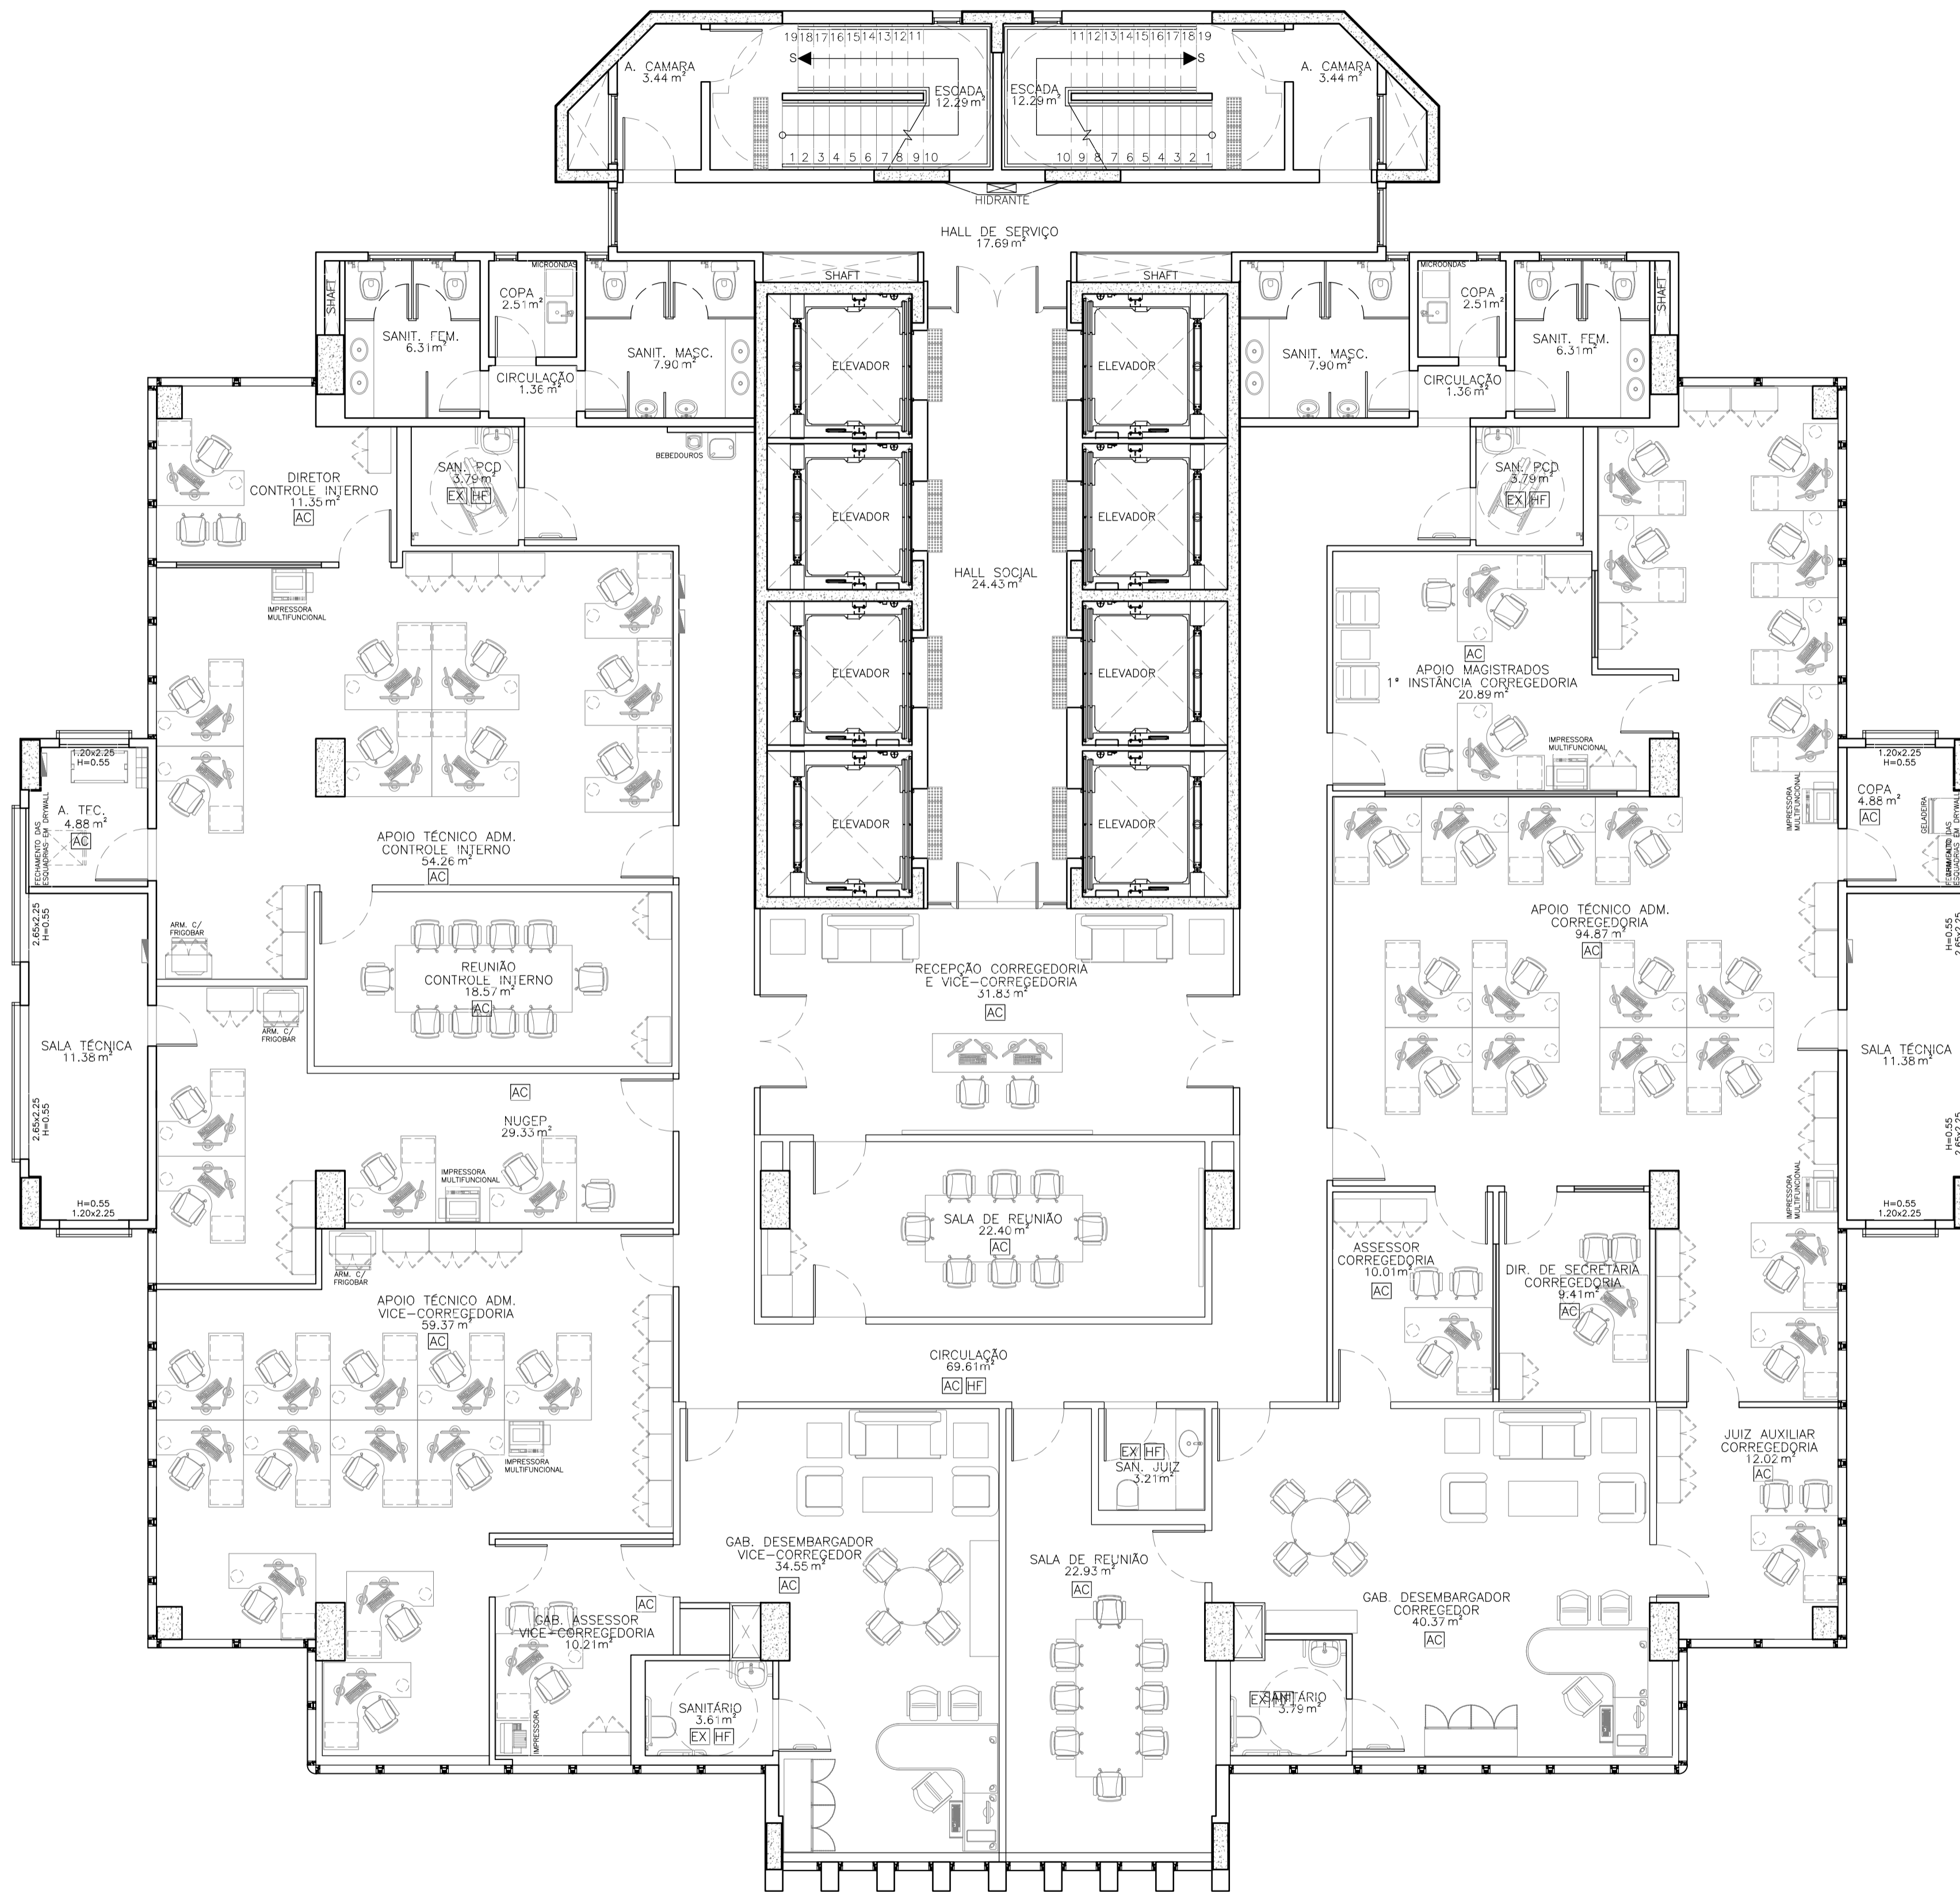

01 PLANTA LAYOUT - 18º PAV.  
ESCALA: 1/75

PROPRIETÁRIO	 Conselho de Arquitetura e Urbanismo RRT Nº 000009854380 ROGÉRIO VASCONCELOS DE SOUZA CAU A29.399-7		
PROJETO			
CONSTRUÇÃO			

REVISÃO	DATA	RESPONSÁVEL	DESCRIÇÃO	QR CODE
02	JUN/21	ROGÉRIO	ALTERAÇÕES CONFORME RELATÓRIO R1 DE ANÁLISE DA ETAPA 4	
03	AGO/21	ROGÉRIO	ALTERAÇÕES CONFORME RELATÓRIO R2 DE ANÁLISE DA ETAPA 4	
04	OUT/21	ROGÉRIO	ALTERAÇÕES CONFORME RELATÓRIO R3 DE ANÁLISE DA ETAPA 4	



PROJETO:	NOVA SEDE DO TRT 5ª REGIÃO	CLIENTE:	TRT 5ª REGIÃO
ENDEREÇO:	RUA IVONNE SILVEIRA, Nº 248, DORON	CIDADE / UF:	SALVADOR/BA
		CONTRATO:	5029/2020

1. TORRE 2	FRANCHA:	T2 50
2. PLANTA LAYOUT 18º PAVIMENTO		
3.		
4.		

RESPONSÁVEL TÉCNICO:	ROGÉRIO VASCONCELOS DE SOUZA	NOME DO ARQUIVO:	TRT5-T2-ARQ-PE-050-R4.dwg	ESCALA:	1/75	REVISÃO:	R4	ETAPA:	PE
ARQUITETO E URBANISTA	A29.399-7								

Rua Alceu Amoroso Lima, 276-A, sala 910 - Edif. Mundial Salvador  
 Alameda - Faria Lima / SP - CEP: 01.820-770  
 Tel. (11) 3503-0000 - jca@engenharia.com.br

Av. Santos Dumont 3060, sala 502/504 - Edif. Emílio Ayr  
 Alameda - Faria Lima / SP - CEP: 01.150-181  
 Tel. (85) 3077-9999 - rrt@cau.org.br

